



EXISTENTE - QUADRA COBERTA

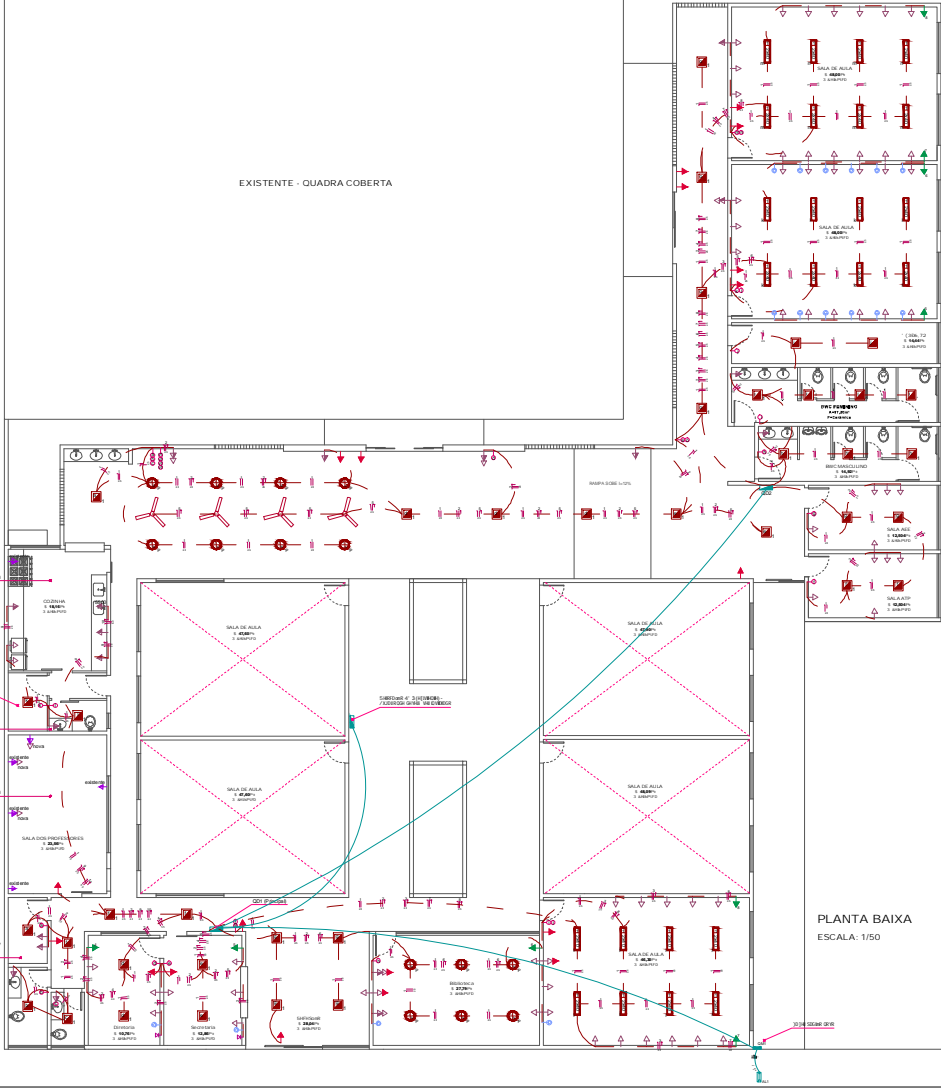

PLANTA BAIXA
ESCALA: 1/50

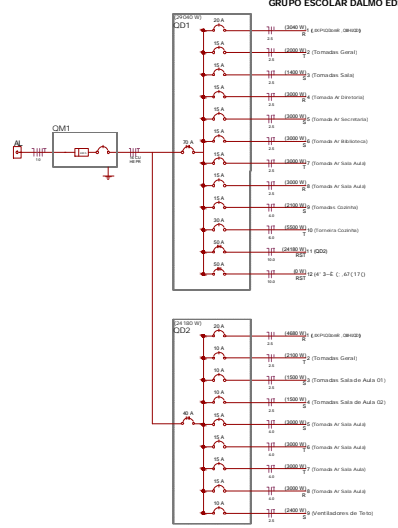

Quadro de Cargas (QD1)

Descrição	Quantidade	Valor	Unidade	Valor	Unidade	Valor	Unidade	Valor	Unidade	Valor	Unidade	Valor	Unidade	Valor	Unidade	Valor	Unidade
Equipos (Gerais)	1	2.000	VA	2.000	VA	2.000	VA	2.000	VA	2.000	VA	2.000	VA	2.000	VA	2.000	VA
Tomadas Gerais	10	1.000	VA	10.000	VA	10.000	VA	10.000	VA	10.000	VA	10.000	VA	10.000	VA	10.000	VA
Tomadas Sala	1	1.000	VA	1.000	VA	1.000	VA	1.000	VA	1.000	VA	1.000	VA	1.000	VA	1.000	VA
Tomadas Ar Condicionado	1	1.000	VA	1.000	VA	1.000	VA	1.000	VA	1.000	VA	1.000	VA	1.000	VA	1.000	VA
Tomadas Ar Sala Aula	1	1.000	VA	1.000	VA	1.000	VA	1.000	VA	1.000	VA	1.000	VA	1.000	VA	1.000	VA
Tomadas Cozinha	1	1.000	VA	1.000	VA	1.000	VA	1.000	VA	1.000	VA	1.000	VA	1.000	VA	1.000	VA
Tomadas Sala de Aula (D)	1	1.000	VA	1.000	VA	1.000	VA	1.000	VA	1.000	VA	1.000	VA	1.000	VA	1.000	VA
Tomadas Ar Sala Aula	1	1.000	VA	1.000	VA	1.000	VA	1.000	VA	1.000	VA	1.000	VA	1.000	VA	1.000	VA
Tomadas de Teto	1	1.000	VA	1.000	VA	1.000	VA	1.000	VA	1.000	VA	1.000	VA	1.000	VA	1.000	VA
TOTAL	16	10.000	VA	10.000	VA	10.000	VA	10.000	VA	10.000	VA	10.000	VA	10.000	VA	10.000	VA

Quadro de Cargas (QD2)

Descrição	Quantidade	Valor	Unidade	Valor	Unidade	Valor	Unidade	Valor	Unidade	Valor	Unidade	Valor	Unidade	Valor	Unidade	Valor	Unidade
Equipos (Gerais)	1	2.000	VA	2.000	VA	2.000	VA	2.000	VA	2.000	VA	2.000	VA	2.000	VA	2.000	VA
Tomadas Gerais	10	1.000	VA	10.000	VA	10.000	VA	10.000	VA	10.000	VA	10.000	VA	10.000	VA	10.000	VA
Tomadas Sala	1	1.000	VA	1.000	VA	1.000	VA	1.000	VA	1.000	VA	1.000	VA	1.000	VA	1.000	VA
Tomadas Ar Condicionado	1	1.000	VA	1.000	VA	1.000	VA	1.000	VA	1.000	VA	1.000	VA	1.000	VA	1.000	VA
Tomadas Ar Sala Aula	1	1.000	VA	1.000	VA	1.000	VA	1.000	VA	1.000	VA	1.000	VA	1.000	VA	1.000	VA
Tomadas Cozinha	1	1.000	VA	1.000	VA	1.000	VA	1.000	VA	1.000	VA	1.000	VA	1.000	VA	1.000	VA
Tomadas Sala de Aula (D)	1	1.000	VA	1.000	VA	1.000	VA	1.000	VA	1.000	VA	1.000	VA	1.000	VA	1.000	VA
Tomadas Ar Sala Aula	1	1.000	VA	1.000	VA	1.000	VA	1.000	VA	1.000	VA	1.000	VA	1.000	VA	1.000	VA
Tomadas de Teto	1	1.000	VA	1.000	VA	1.000	VA	1.000	VA	1.000	VA	1.000	VA	1.000	VA	1.000	VA
TOTAL	16	10.000	VA	10.000	VA	10.000	VA	10.000	VA	10.000	VA	10.000	VA	10.000	VA	10.000	VA

236/ SPS#2
- 2V FIDELTY GA BIGH GATHEB: SÓVOSU HP
eletródicos exclusivos, e separados ds
BIGH H@B#FD.

KAROLINE_CRESTANI

352-(728/4675,8,2)

KAROLINE_CRESTANI

PROFESSORA DE ARQUITETURA

01

LEGENDA

[Symbol]	Equipos (Gerais)
[Symbol]	Tomadas Gerais
[Symbol]	Tomadas Sala
[Symbol]	Tomadas Ar Condicionado
[Symbol]	Tomadas Ar Sala Aula
[Symbol]	Tomadas Cozinha
[Symbol]	Tomadas Sala de Aula (D)
[Symbol]	Tomadas Ar Sala Aula
[Symbol]	Tomadas de Teto

NOTAS

[Symbol]	Equipos (Gerais)	2.000 VA
[Symbol]	Tomadas Gerais	10.000 VA
[Symbol]	Tomadas Sala	1.000 VA
[Symbol]	Tomadas Ar Condicionado	1.000 VA
[Symbol]	Tomadas Ar Sala Aula	1.000 VA
[Symbol]	Tomadas Cozinha	1.000 VA
[Symbol]	Tomadas Sala de Aula (D)	1.000 VA
[Symbol]	Tomadas Ar Sala Aula	1.000 VA
[Symbol]	Tomadas de Teto	1.000 VA