

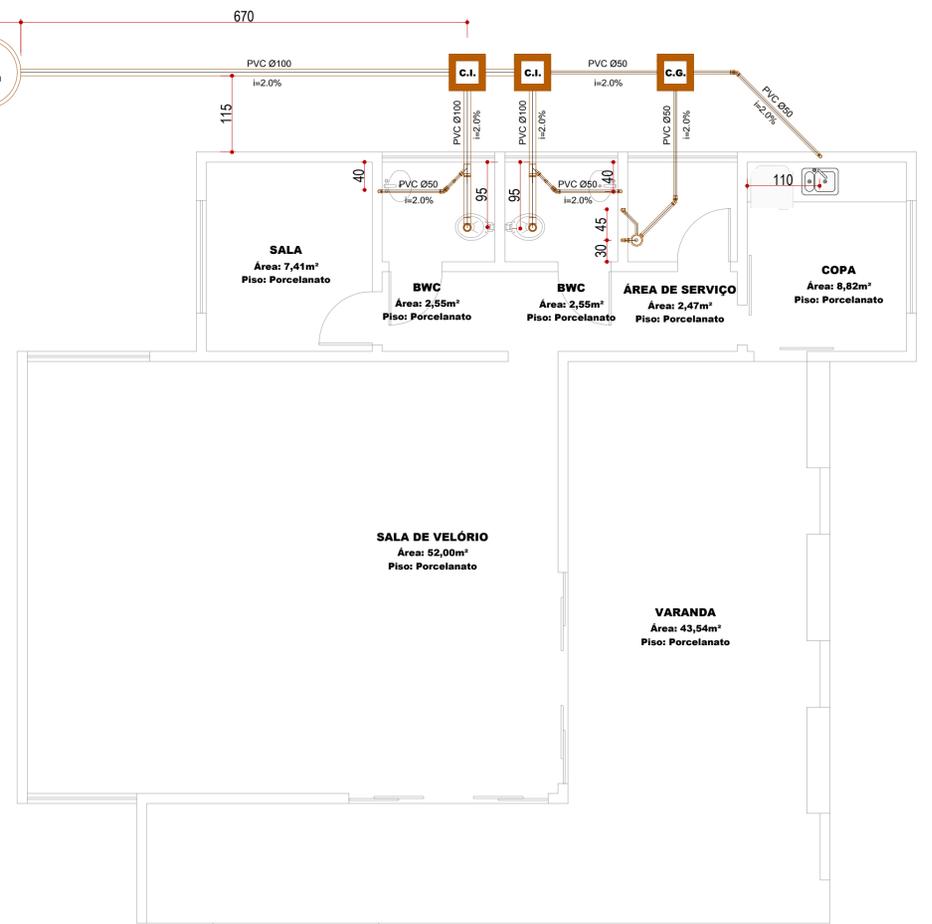



**1.0** PLANTA BAIXA - HIDRO  
ESCALA 1:50

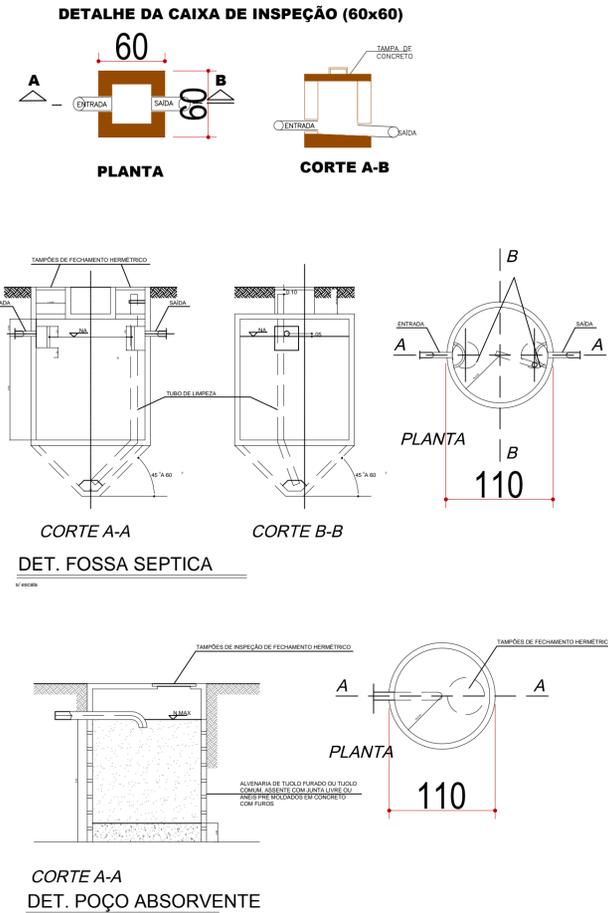


**2.0** PLANTA BAIXA - SANITÁRIO  
ESCALA 1:50

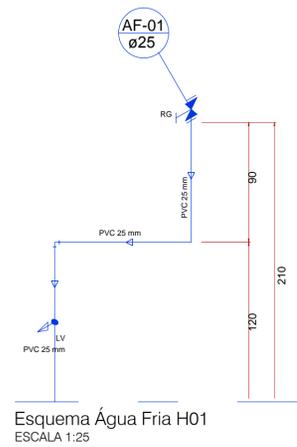


Esquema Água Fria H01  
ESCALA 1:25

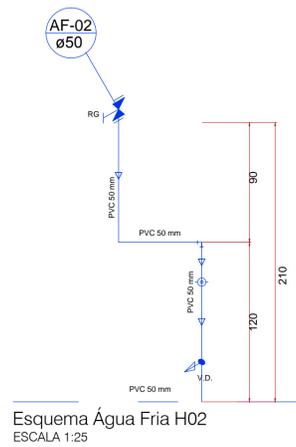


Esquema Água Fria H02  
ESCALA 1:25

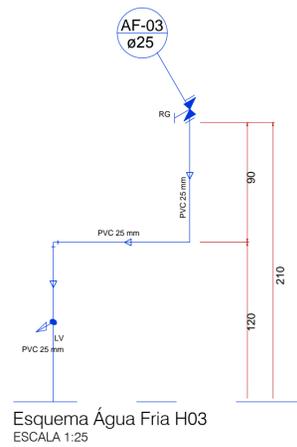

Esquema Água Fria H03  
ESCALA 1:25

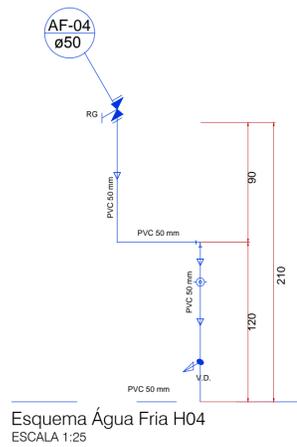

Esquema Água Fria H04  
ESCALA 1:25

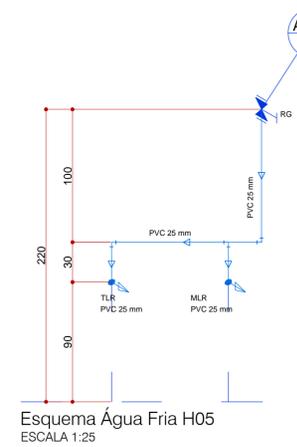

Esquema Água Fria H05  
ESCALA 1:25

**KAROLINE\_CRESTANI**  
karolrest@gmail.com

**PROJETO\_HIDROSSANITARIO**

CONTEUDO: PLANTA\_BAIXA\_HIDRO  
PLANTA\_BAIXA\_SANITARIO  
DETALHES

RESPONSABILIDADE PROJETO: PROPRIETÁRIO

**KAROLINE APARECIDA CRESTANI** ARQUITETA E URBANISTA  
CAU 461466-1

**PREFEITURA MUNICIPAL DE IRINEOPOLIS**

QUADRO DE ÁREAS	DATA:
	ESCALA: INDICADA
	ÁREA: 134,85MP
	DESENHO: KAROLINE
	FRANCHA N.º:

**01**  
**01**

OBSERVAÇÕES:  
\* CONFERIR AS MEDIDAS NO LOCAL.  
\* QUISI-QUEIR ALTERAÇÕES DEVEM SER COMUNICADAS AOS AUTORES DO PROJETO.  
\* MEDIDAS EM CENTÍMETROS.