


1.0 PLANTA BAIXA
ESCALA 1:50

LEGENDA GERAL	
●	Interruptor Paralelo
○	Interruptor Simples
□	Quadro de distribuição - embutir a 1,50m do piso
⊃	Tomada hexagonal (NBR 14136) - 2P+T 10 A a 0,30m do piso
⊃	Tomada hexagonal (NBR 14136) - 2P+T 10 A a 1,10m do piso
⊃	Tomada hexagonal (NBR 14136) - 2P+T 10 A a 2,20m do piso
⊃	Tomada existente à ser mantida
⊃	Tomada Ar condicionado - 2P+T 10 A a 2,20m do piso
⊃	Tomada Sistema Prev. Incêndio - 2P+T 10 A a 2,20m do piso - Em circuito separado
⊃	Tomada RJ 45 a 0,30m do piso
⊃	Tomada RJ 11 a 0,30m do piso

LEGENDA LUMINÁRIAS			
ESPECIFICAÇÃO	USO	COR	
⊕ P	Luminária Pendente - 40 a 45cm Lâmpada Fluorescente Compacta - 40w	Interno	Branca
⊃ 1 1 2x20	Luminária Tipo Calha Duas Lâmpadas Fluorescentes - 20w	Interno	Branca
⊃	Luminária Spot em alumínio, de sobrepor 2 Lâmpada de Led - 26w	Interno	Branca
Esp.	Luminária Espeto - Jardim 2 Lâmpada de Led - 26w	Externo	Preto
⊃	Luminária Arandela em alumínio Duas lâmpadas Halógenas Par 20 - 26w	Interno e Externo	Branca
S.P.	Spot Dicroica - Led - Cor Branco - Para Piso	Externo	Branca
S.T.	Spot Dicroica - Led - Cor Branco - Para Teto	Interno	Branca
⊃ Proj	Projeto direcionável - Led - Cor Branco quente - Para Piso - Área externa		

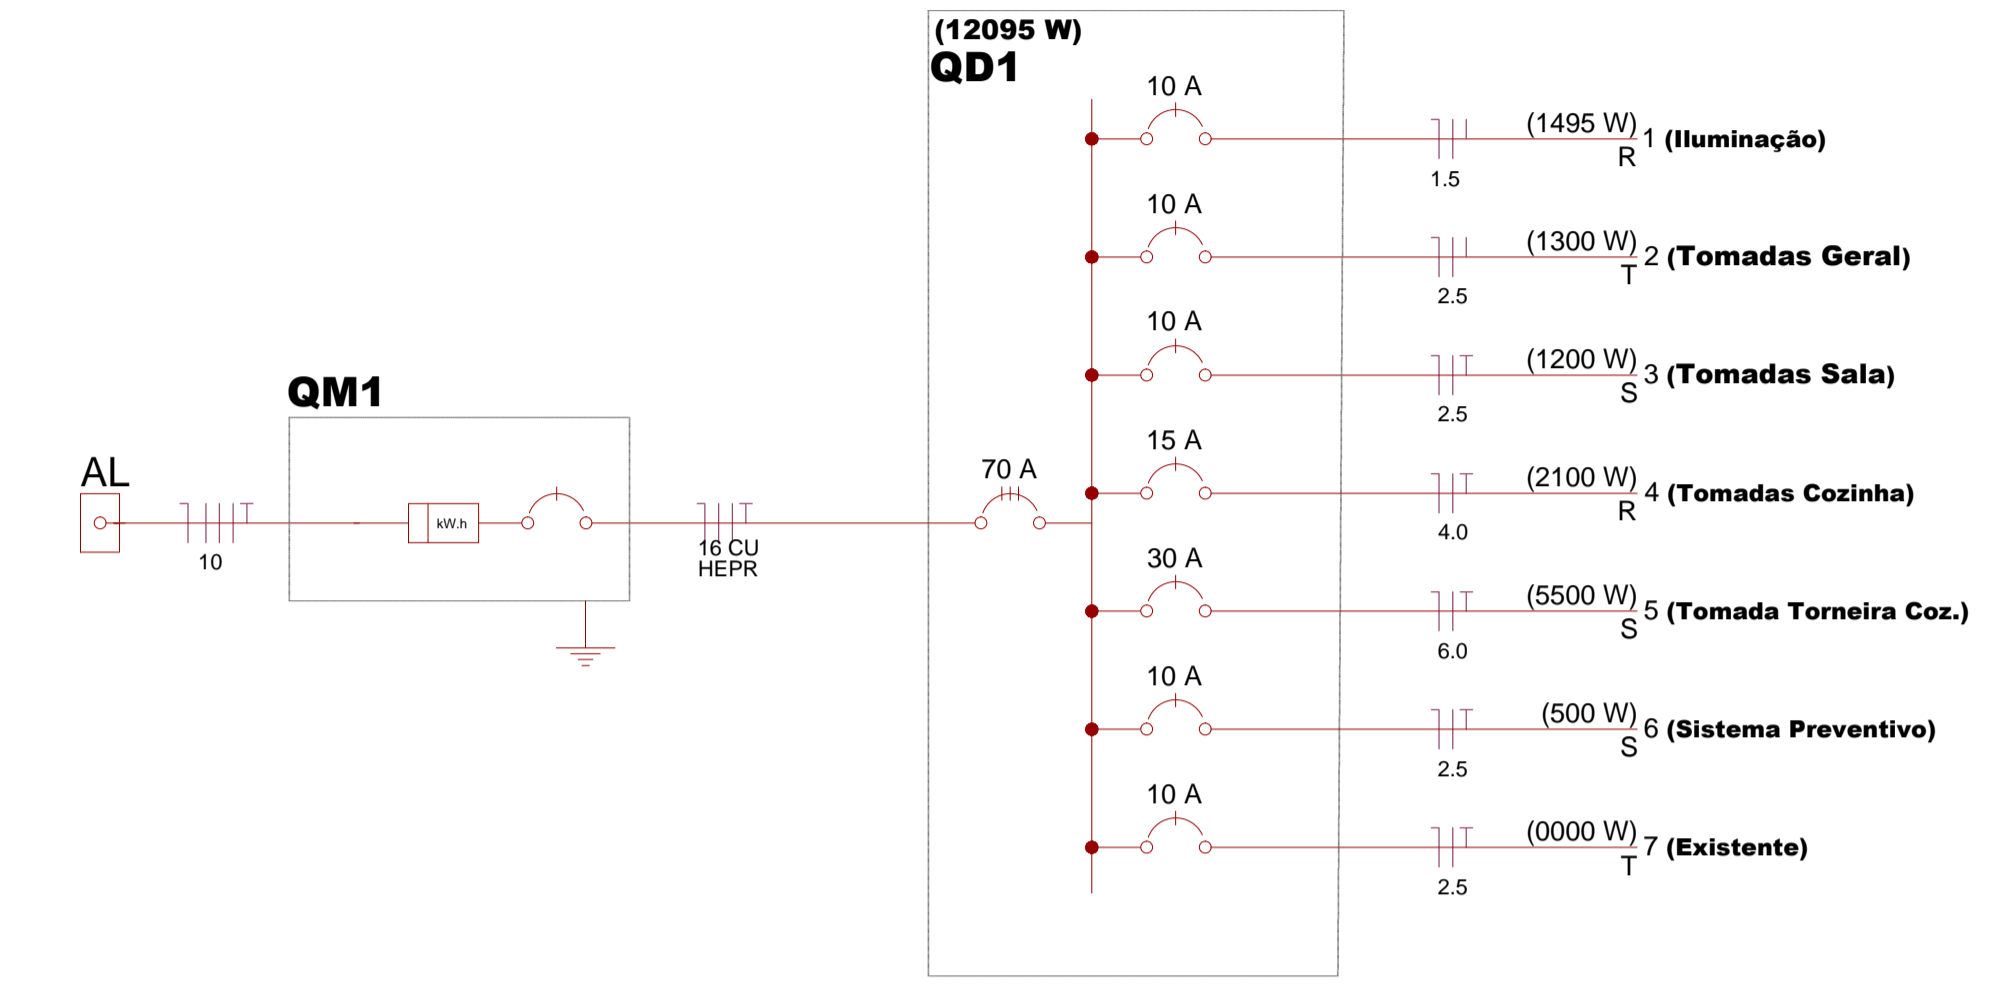

Quadro de Cargas (QD1)																	
Circuito	Descrição	Esquema	V	Iluminação (w)					Tomadas(w)			Pot. total.	Fases	FCT	Seção	Disj	
			(V)	7	15	40	60	100	600	3000	5500	7500	(W)			(mm2)	(A)
1	Iluminação	F+N+T	220 V	0	9	4	20	0	0	0	0	0	1495	R	1,00	1,5	10,0
2	Tomadas Geral	F+N+T	220 V	0	0	0	0	13	0	0	0	0	1300	T	1,00	2,5	10,0
3	Tomadas Sala	F+N+T	220 V	0	0	0	0	12	0	0	0	0	1200	S	1,00	2,5	10,0
4	Tomadas Cozinha	F+N+T	220 V	0	0	0	0	3	3	0	0	0	2100	R	1,00	4,0	15,0
5	Tomada Torneira Coz.	F+N+T	220 V	0	0	0	0	0	0	0	1	0	5500	T	1,00	6,0	30,0
6	Sistema Preventivo	F+N+T	220 V	0	0	0	0	5	0	0	0	0	500	S	1,00	2,5	10,0
7	Existente	F+N+T	220 V	0	0	0	0	0	0	0	0	0	0000	R	1,00	2,5	10,0
TOTAL				0	135	160	1200	3300	1800	0	5500	0	12095				

KAROLINE CRESTANI
karolcrest@gmail.com

PROJETO ELÉTRICO

CONTEÚDO: PLANTA BAIXA
DETALHES

RESPONSABILIDADE PROJETO: PROPRIETÁRIO

KAROLINE APARECIDA CRESTANI
ARQUITETA E URBANISTA
CAU 461466-1

PREFEITURA MUNICIPAL DE IRINEÓPOLIS

QUADRO DE ÁREAS	DATA:
	ESCALA: INDICADA
	ÁREA:
	DESENHO: KAROLINE
	FRANCHA N.º:

OBSERVAÇÕES:
* CONFERIR AS MEDIDAS NO LOCAL.
* QUISI-QUEIR ALTERAÇÕES DEVEM SER COMUNICADAS AOS AUTORES DO PROJETO.
* MEDIDAS EM CENTÍMETROS.

01
01