

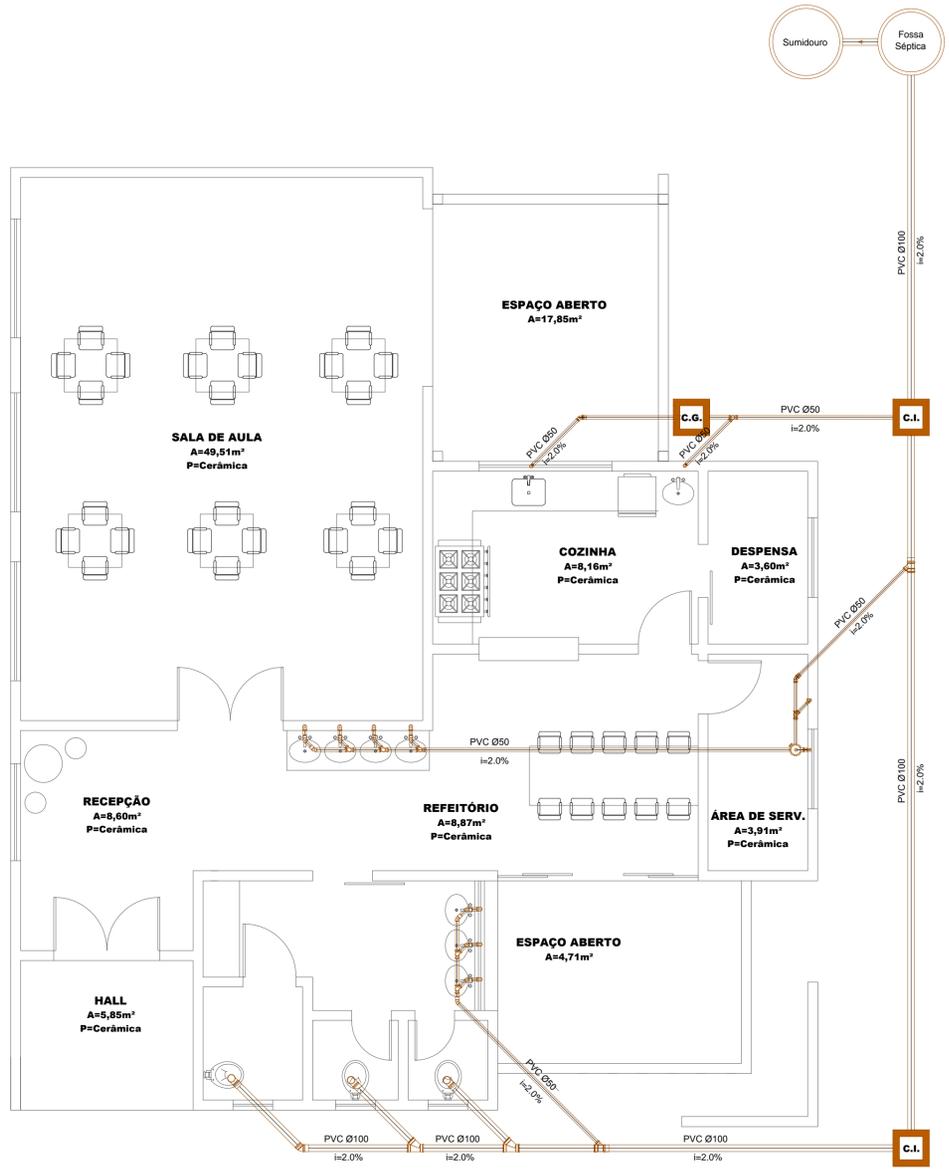



1.0 PLANTA BAIXA - HIDRO
ESCALA 1:50

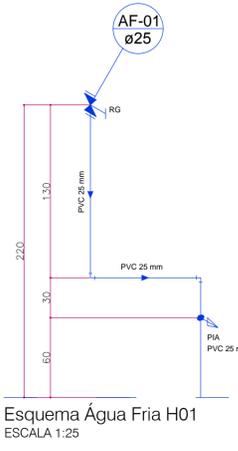


2.0 PLANTA BAIXA - SANITÁRIO
ESCALA 1:50

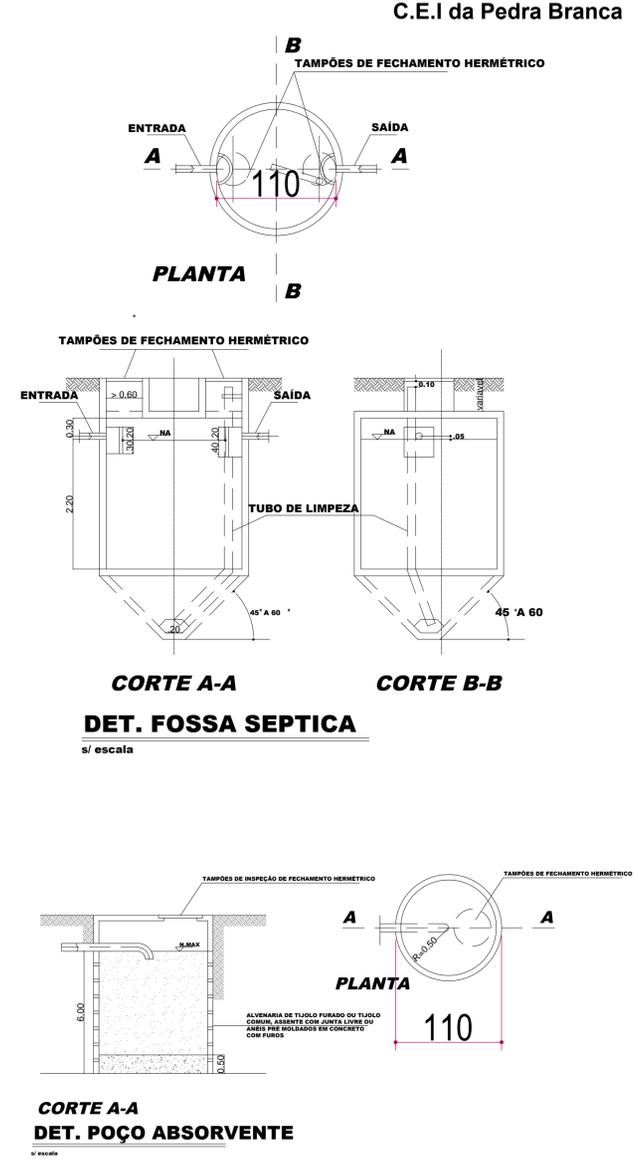


Esquema Água Fria H01
ESCALA 1:25

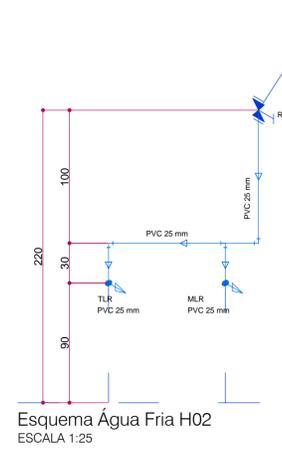


Esquema Água Fria H02
ESCALA 1:25

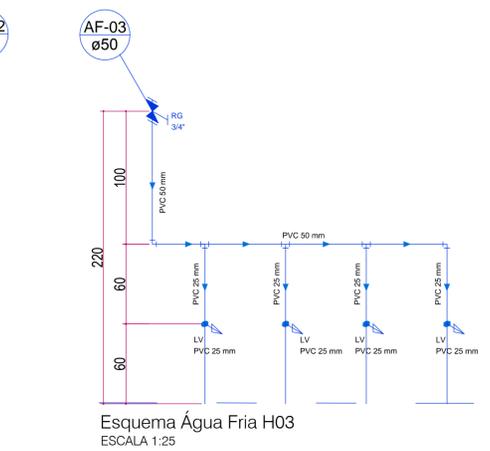


Esquema Água Fria H03
ESCALA 1:25

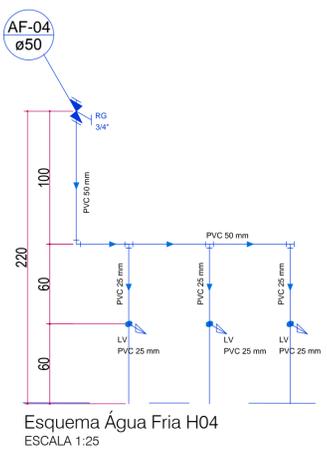

Esquema Água Fria H04
ESCALA 1:25

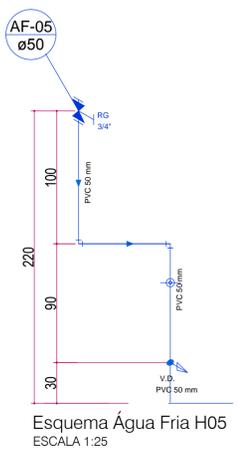

Esquema Água Fria H05
ESCALA 1:25

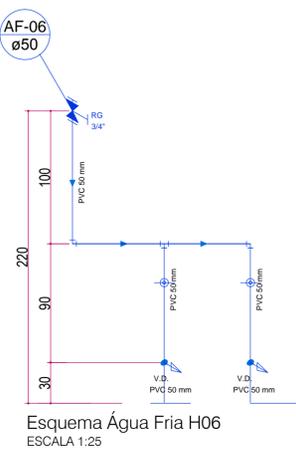

Esquema Água Fria H06
ESCALA 1:25

KAROLINE CRESTANI
karolcrest@gmail.com

PROJETO_HIDROSSANITÁRIO

CONTEÚDO: PLANTA BAIXA HIDRO, PLANTA DE SANITARIO, DETALHES

RESPONSABILIDADE PROJETO: PROPRIETÁRIO

KAROLINE APARECIDA CRESTANI - ARQUITETA E URBANISTA - CAU 461466-1
PREFEITURA MUNICIPAL DE IRINEÓPOLIS

QUADRO DE ÁREAS	DATA:
	ESCALA: INDICADA
	ÁREA:
	DESENHO: KAROLINE
	FRANCHA N.º:
01	01

OBSERVAÇÕES:
 * CONFERIR AS MEDIDAS NO LOCAL.
 * QUISER OUTRAS ALTERAÇÕES DEVERÃO SER COMUNICADAS AOS AUTORES DO PROJETO.
 * MEDIDAS EM CENTÍMETROS.