

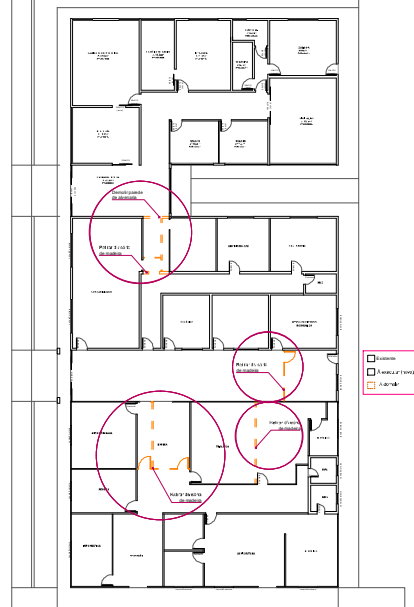
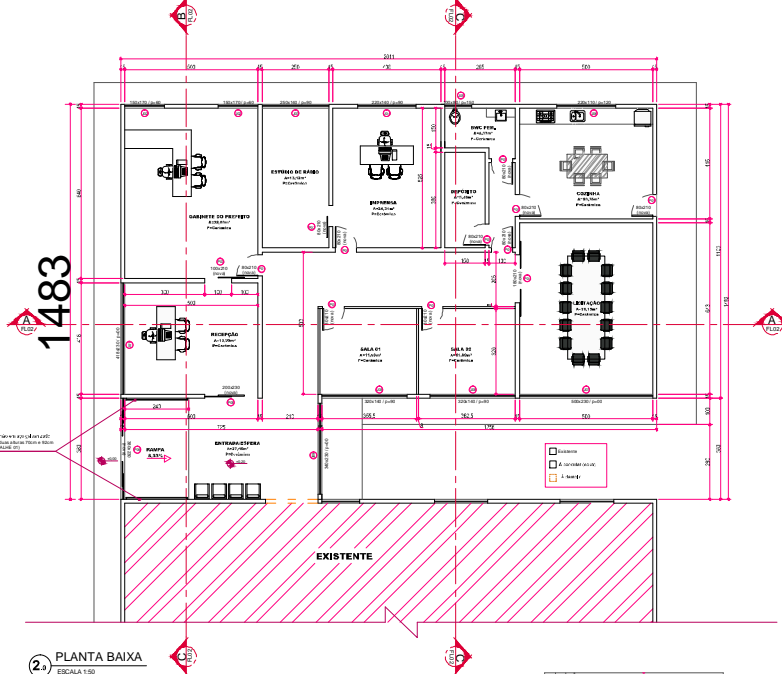
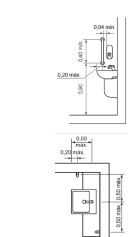
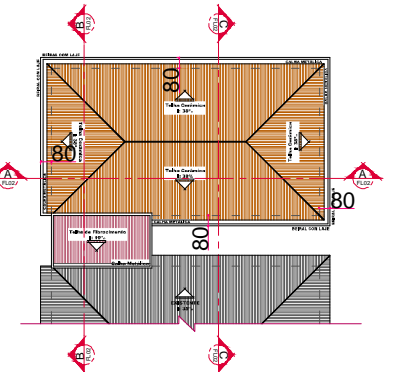


Detalhe 01

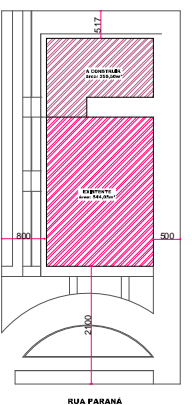

COD	DESCRIÇÃO	QUANTIDADE	UNIDADE	VALOR UNITÁRIO	VALOR TOTAL
01	ALVENARIA	100	M ²	100	10000
02	REFRIGERANTE	100	kg	100	10000
03	TRABALHO DE MANO DE OBRA	100	dia	100	10000
04	ACABAMENTO	100	M ²	100	10000
05	REVESTIMENTO DE PISO	100	M ²	100	10000
06	REVESTIMENTO DE PAREDE	100	M ²	100	10000
07	REVESTIMENTO DE TETO	100	M ²	100	10000
08	INSTALAÇÃO ELÉTRICA	100	unidade	100	10000
09	INSTALAÇÃO DE HIDRÁULICA	100	unidade	100	10000
10	INSTALAÇÃO DE VENTILAÇÃO	100	unidade	100	10000
11	INSTALAÇÃO DE ILUMINAÇÃO	100	unidade	100	10000
12	INSTALAÇÃO DE SINALIZAÇÃO	100	unidade	100	10000
13	INSTALAÇÃO DE AQUECIMENTO	100	unidade	100	10000
14	INSTALAÇÃO DE RESFRIAMENTO	100	unidade	100	10000
15	INSTALAÇÃO DE SEGURANÇA	100	unidade	100	10000
16	INSTALAÇÃO DE COMUNICAÇÃO	100	unidade	100	10000
17	INSTALAÇÃO DE SISTEMAS DE AUTOMAÇÃO	100	unidade	100	10000
18	INSTALAÇÃO DE SISTEMAS DE MONITORAMENTO	100	unidade	100	10000
19	INSTALAÇÃO DE SISTEMAS DE ANÁLISE DE DADOS	100	unidade	100	10000
20	INSTALAÇÃO DE SISTEMAS DE ARMAZENAMENTO	100	unidade	100	10000
21	INSTALAÇÃO DE SISTEMAS DE TRANSMISSÃO DE DADOS	100	unidade	100	10000
22	INSTALAÇÃO DE SISTEMAS DE REDE	100	unidade	100	10000
23	INSTALAÇÃO DE SISTEMAS DE SEGURANÇA DE INFORMAÇÃO	100	unidade	100	10000
24	INSTALAÇÃO DE SISTEMAS DE SEGURANÇA DE OPERAÇÃO	100	unidade	100	10000
25	INSTALAÇÃO DE SISTEMAS DE SEGURANÇA DE CONTINUIDADE DE NEGÓCIOS	100	unidade	100	10000
26	INSTALAÇÃO DE SISTEMAS DE SEGURANÇA DE RESPOSTA A INCIDENTES	100	unidade	100	10000
27	INSTALAÇÃO DE SISTEMAS DE SEGURANÇA DE RESPOSTA A VIOLAÇÃO DE POLÍTICA DE SEGURANÇA	100	unidade	100	10000
28	INSTALAÇÃO DE SISTEMAS DE SEGURANÇA DE RESPOSTA A VIOLAÇÃO DE POLÍTICA DE SEGURANÇA	100	unidade	100	10000
29	INSTALAÇÃO DE SISTEMAS DE SEGURANÇA DE RESPOSTA A VIOLAÇÃO DE POLÍTICA DE SEGURANÇA	100	unidade	100	10000
30	INSTALAÇÃO DE SISTEMAS DE SEGURANÇA DE RESPOSTA A VIOLAÇÃO DE POLÍTICA DE SEGURANÇA	100	unidade	100	10000

2.1 PLANTA BAIXA
ESCALA 1:100

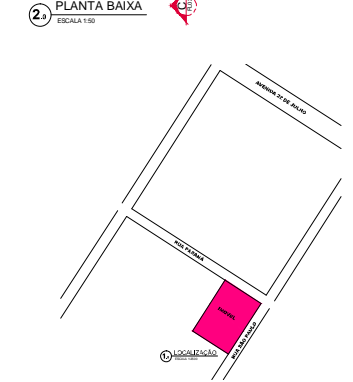

3.0 PLANTA DE COBERTURA
ESCALA 1:100

KAROLINE CRESTANI
PROJETO ARQUITETÔNICO

PROJETO ARQUITETÔNICO

TÍTULO DO PROJETO/PROPOSTA	PROJETO ARQUITETÔNICO
PROJETO ARQUITETÔNICO	PROJETO ARQUITETÔNICO

01
02