

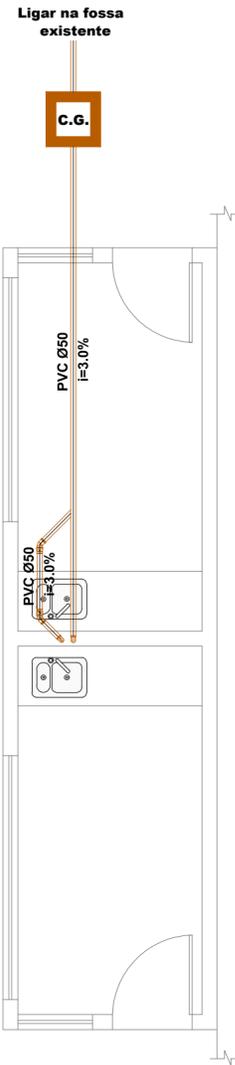



1.0 PLANTA BAIXA - Hidro
ESCALA 1:50

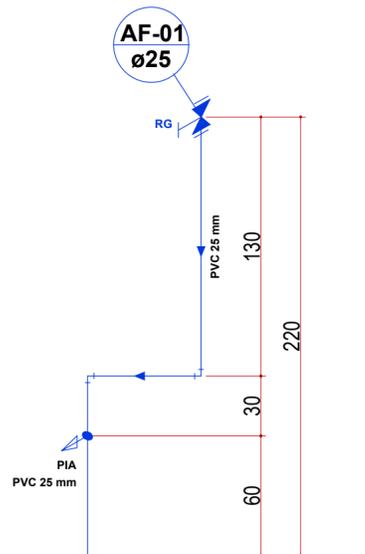

1.1 PLANTA BAIXA - Sanitário
ESCALA 1:50

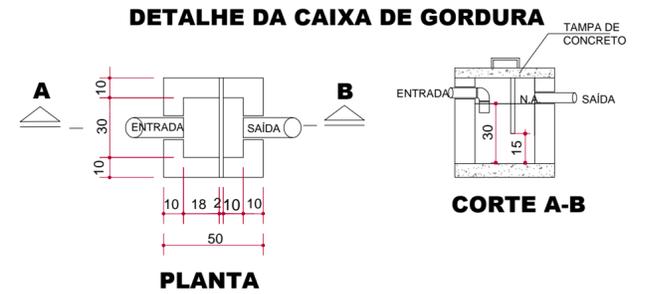

2.1 Esquema Água Fria H01
ESCALA 1:25

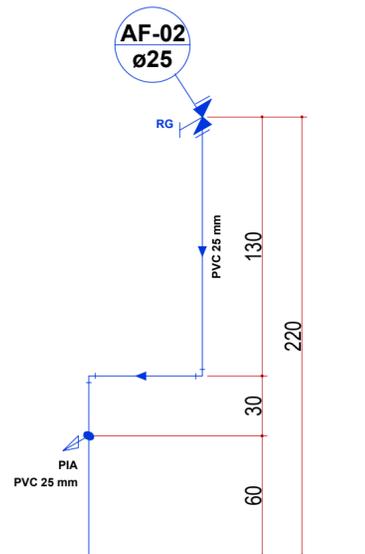

2.1 Esquema Água Fria H02
ESCALA 1:25

KAROLINE_CRESTANI

karolcrest@gmail.com

PROJETO_HIDROSSANITARIO

CONTEÚDO:
PLANTA BAIXA
DETALHES

RESPONSABILIDADE PROJETO:

PROPRIETÁRIO:

KAROLINE APARECIDA CRESTANI
ARQUITETA E URBANISTA
CAU_A61466-1

PREFEITURA MUNICIPAL DE IRINEOPOLIS

| | |
|-----------------|------------------------|
| QUADRO DE ÁREAS | DATA: |
| | ESCALA: INDICADA |
| | ÁREA: 80,00M² |
| | DESENHO: KAROLINE |
| OBSERVAÇÕES | FRANCHA Nº: |
| | 01 01 |

* CONFERIR AS MEDIDAS NO LOCAL;
* QUAIS QUER ALTERAÇÕES DEVERÃO SER COMUNICADAS AOS AUTORES DO PROJETO;
* MEDIDAS EM CENTÍMETROS;