



Detalhe H6
escala 1:25

Planta de Baixa Cobertura
Esc. 1:50

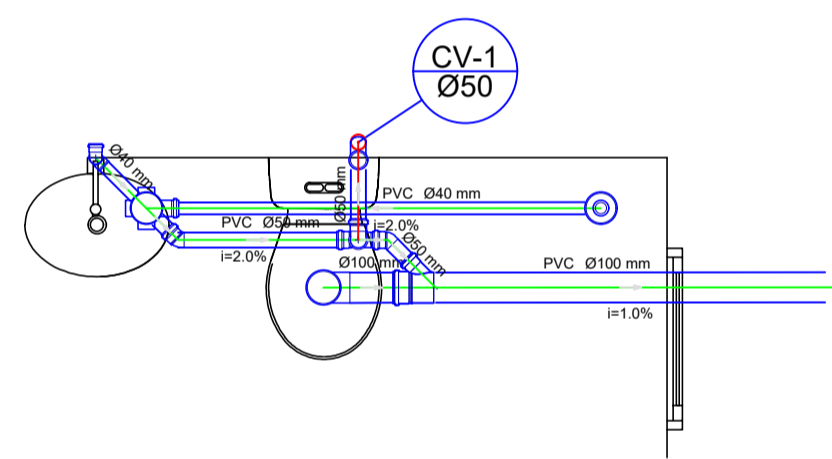


Detalhe S1
escala 1:25

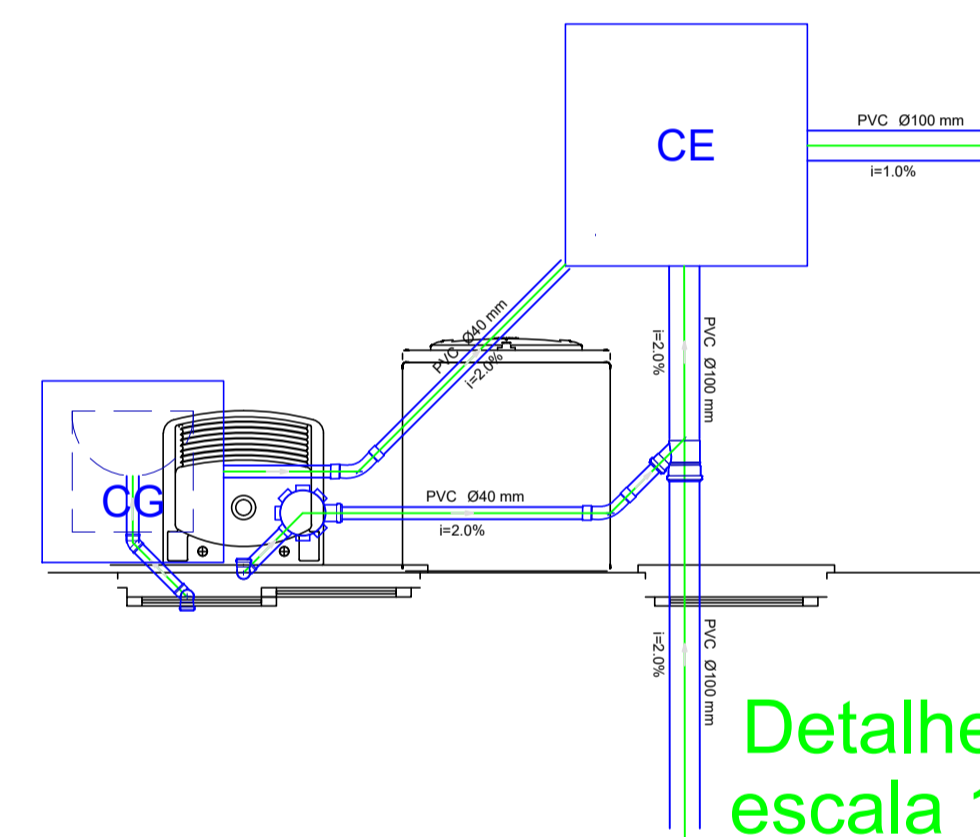


Detalhe S2
escala 1:25

Legenda

- Alimentador Predial
- Caixa Sifonada
- Caixas Inspeção Esgoto Simples
- Caixas de Gordura
- Chuveiro Residencial
- Curva 45 Longa para Esgoto Sanitário- sobe
- Curva 45 longa Amarelo
- Hidrômetros - HIDRÔMETRO
- Joelho 45
- Junção simples
- Lavatório de Uso Geral
- Pia de Cozinha Residencial com Sifão 40mm
- Ramais de Ventilação
- Registro de Pressão com PVC soldável - RP
- Registro de gaveta c/ canopla cromada c/PVC soldável - RG
- Tanque de Lavar Roupas DN 40mm
- Vaso Sanitário c/ curva 90°

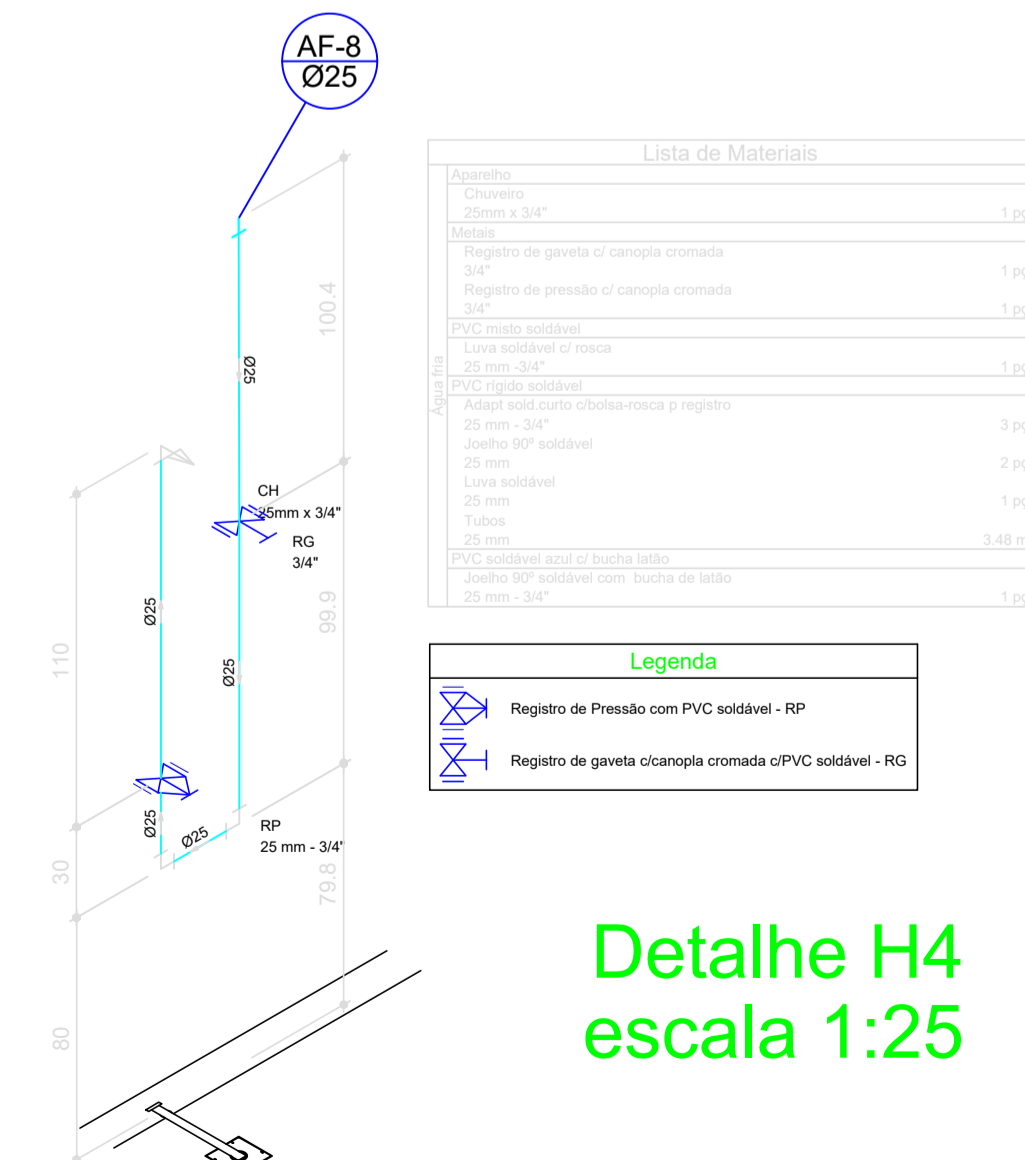

Detalhe H4
escala 1:25

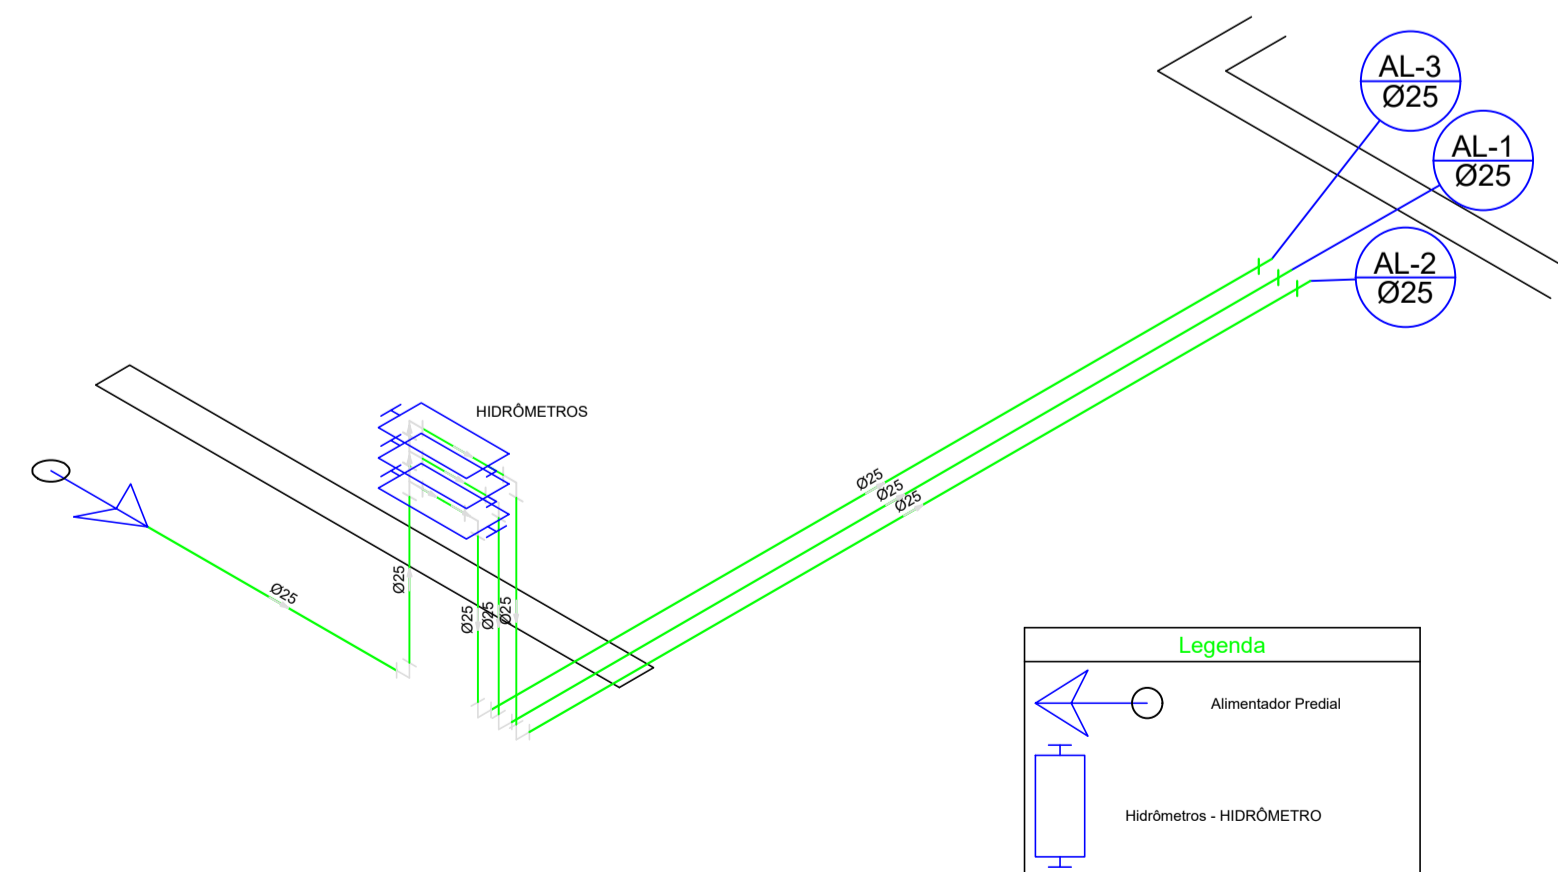

Detalhe H5
escala 1:25

Lista de Materiais

Mosses	
Registro de esfera 3/4"	1,95
Registro esfera borboleta bruto PVC 3/4"	1,95
PVC misto soldável	
Curva de tomada em PVC 3/4"	1,95
Joelho 90 soldável c/ rosca 25 mm - 3/4"	4,95
PVC rígido rosca/c/	
Tubos 3/4"	0,28 m
PVC soldável	
Anel estático c/ rosca-rosca p registro 25 mm - 3/4"	2,95
Joelho 90° soldável 25 mm	11,95
Tubo 25 mm	16,28 m
T8 90 soldável 25 mm	2,95

PROJETO HIDROSSANITÁRIO			
APROVAÇÕES			
DISCRIMINATIVO DE ÁREAS			
Área do Terreno:	252,00 m ²	Taxa de Ocupação:	58,87%
Área Construída:	147,00 m ²		
Área Útil:	147,00 m ²		
Rua V. Iris Olga, Bairro Colina Verde IRINEÓPOLIS-SC	TIPO DE OBRA Residencial	SIST. EDIFICAÇÃO Alvenaria	
REFERÊNCIAS Planta Baixa Cobertura Isométricos Detalhamentos	DATA 20/06/2021	PRANCHA 02/02	
PROPRIETÁRIO	RESPONSÁVEL TÉCNICO		
PREFEITURA MUNICIPAL DE IRINEÓPOLIS-SC CNPJ: 83.102.558/0001-05	JULIO ANDREI NASCIMENTO ENGENHEIRO CIVIL CREA SC 166369-1		

