




PLANTA BAIXA INSTALAÇÕES DE ESGOTO DOMÉSTICO - TÉRREO
ESCALA 1:50

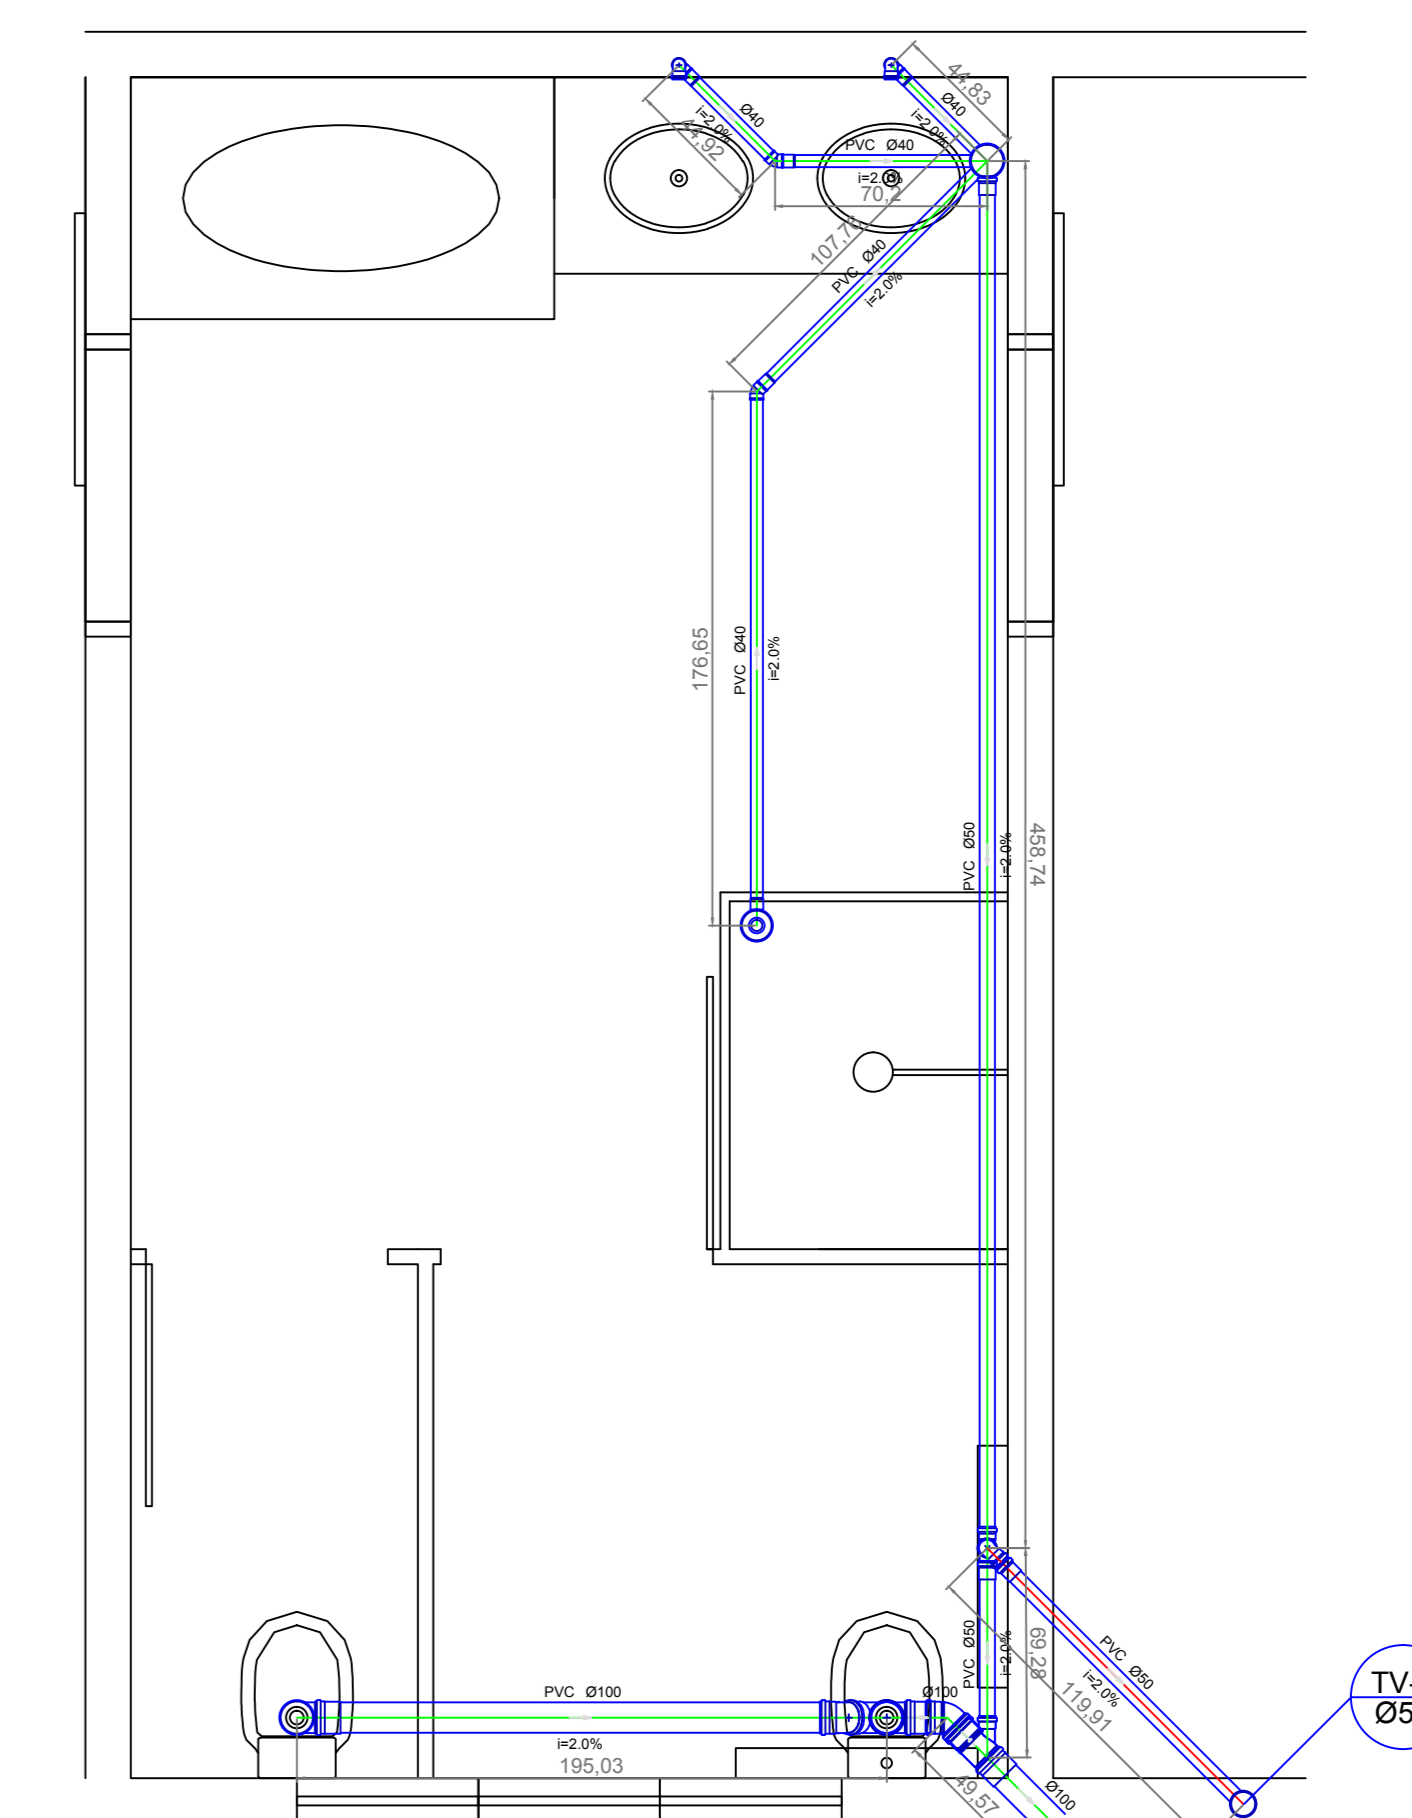

DETALHE S2
ESCALA 1:25

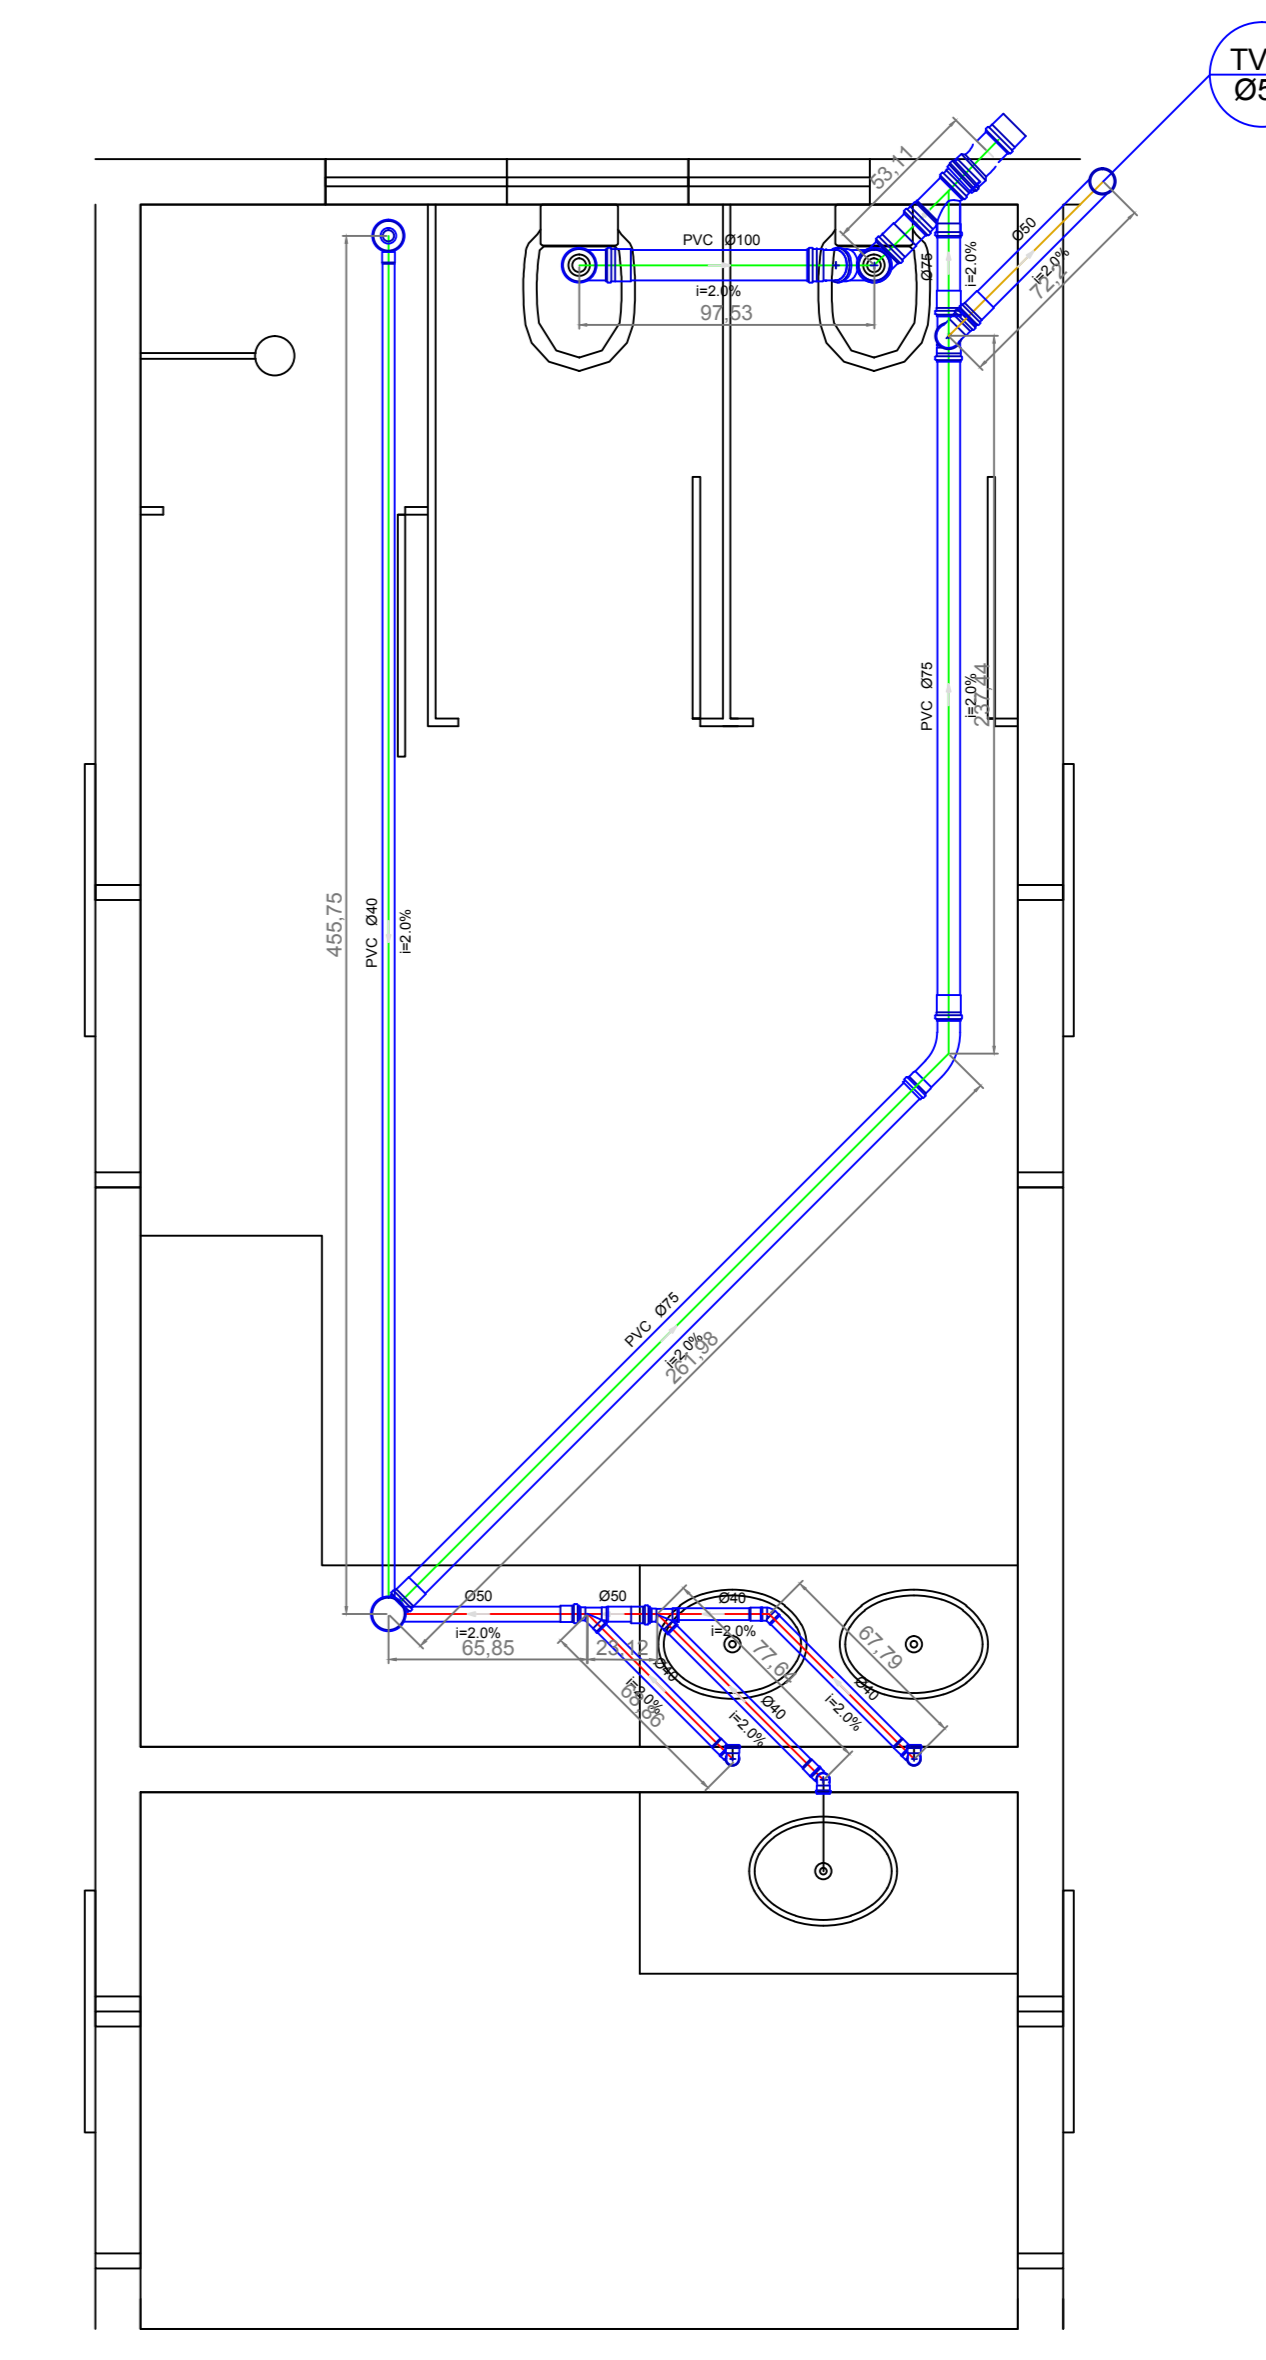


DETALHE S1
ESCALA 1:25

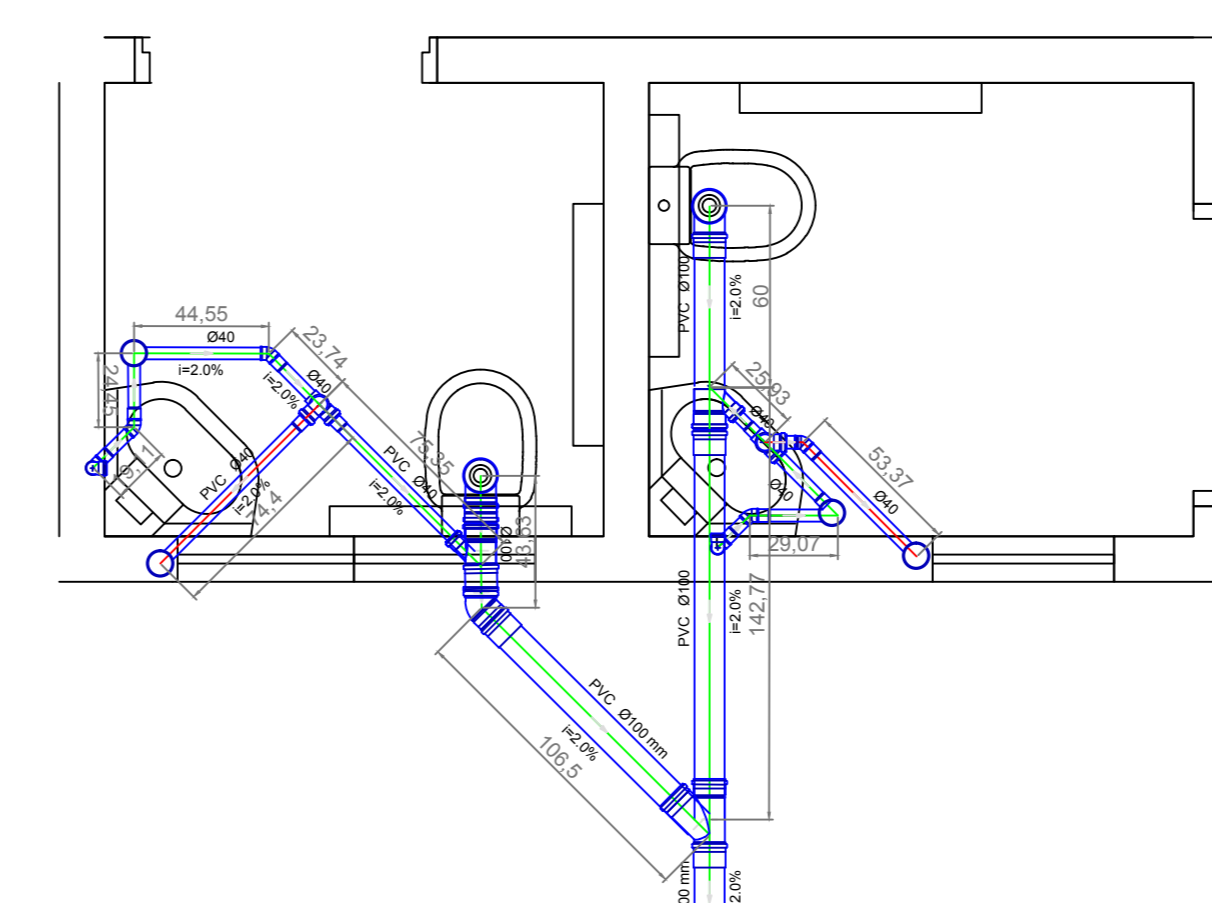


DETALHE S4
ESCALA 1:25

DETALHES CONSTRUTIVOS TANQUE SÉPTICO, FILTRO ANAERÓBIO E SUMIDOURO

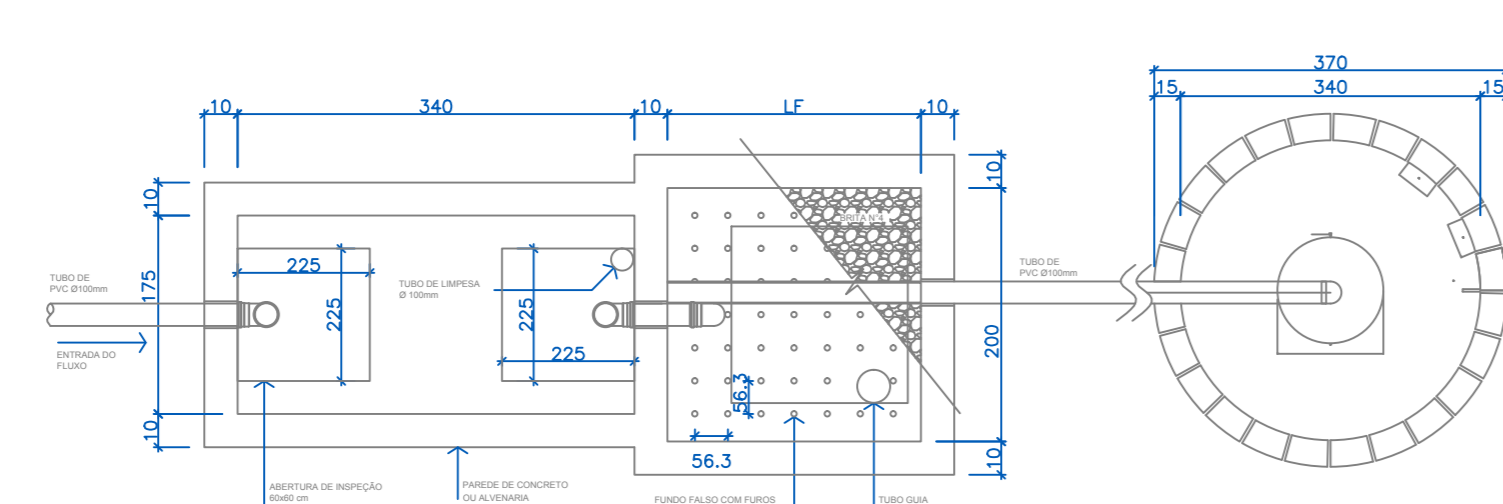

PLANTA BAIXA
ESCALA 1:25

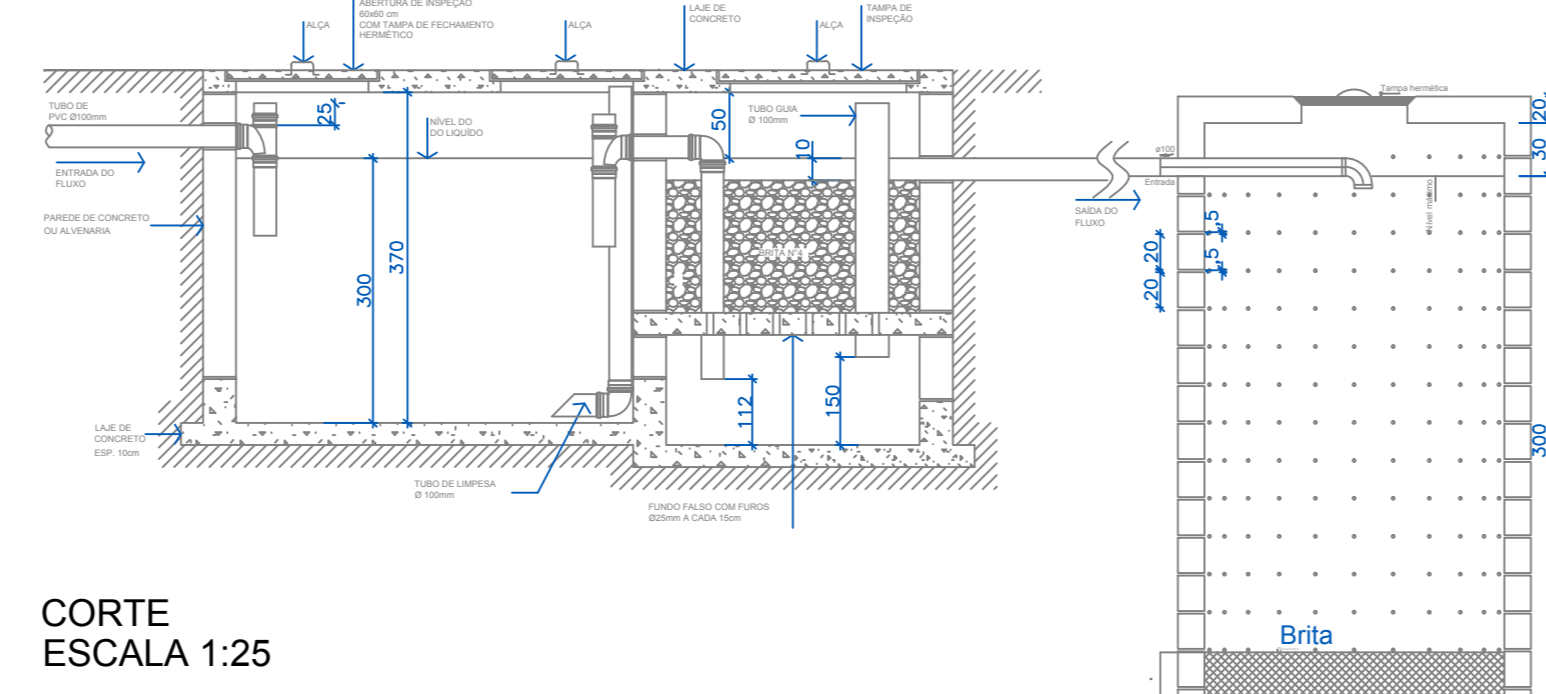

CORTE
ESCALA 1:25

SIMBOLOGIAS E ABREVIATURAS	
■	Raio seco
●	Caixa sifonada
→	Sentido do fluxo
CS	Caixa sifonada
CI	Caixa de inspeção
TV	Tubo de ventilação
—	Tubulação primária
---	Tubulação secundária
---	Tubulação de ventilação
☉	Chuveiro residencial
↘	Curva longa 45°
↙	Junção 45°
⊕	Relevo de ventilação
⊕	Lavatório de uso geral
⊕	Vaso sanitário com curva de 90°
⊕	Vaso sanitário com junção 45° + 90°
⊕	Junção simples
⊕	Tê 45°

OBSERVAÇÃO: OS DIÂMETROS INDICADOS ESTÃO EM MILÍMETROS

Wagner Engenharia

PROPRIETÁRIO	PREFEITURA MUNICIPAL DE IRINEÓPOLIS		
LOCALIZAÇÃO	RUA PARANÁ, 200 - CENTRO - IRINEÓPOLIS/SC		
RESERVOIRIO	EDIFICAÇÃO DO CENTRO DE EDUCAÇÃO INFANTIL NOSSA SENHORA APARECIDA		
PROJETO	HIDROSSANITÁRIO	ÁREA TOTAL DA CONSTRUÇÃO	1285,63m ²
ESCALA	INDICADA	DESENHO	Letícia G. Neppel
DATA	SET/2014		FRANQUIA
			01 / 2