


PLANTA BAIXA INSTALAÇÕES DE ESGOTO DOMÉSTICO- 1º PAVIMENTO  
ESCALA 1/75




COBERTURA/ ESGOTO PLUVIAL  
esc:1/75

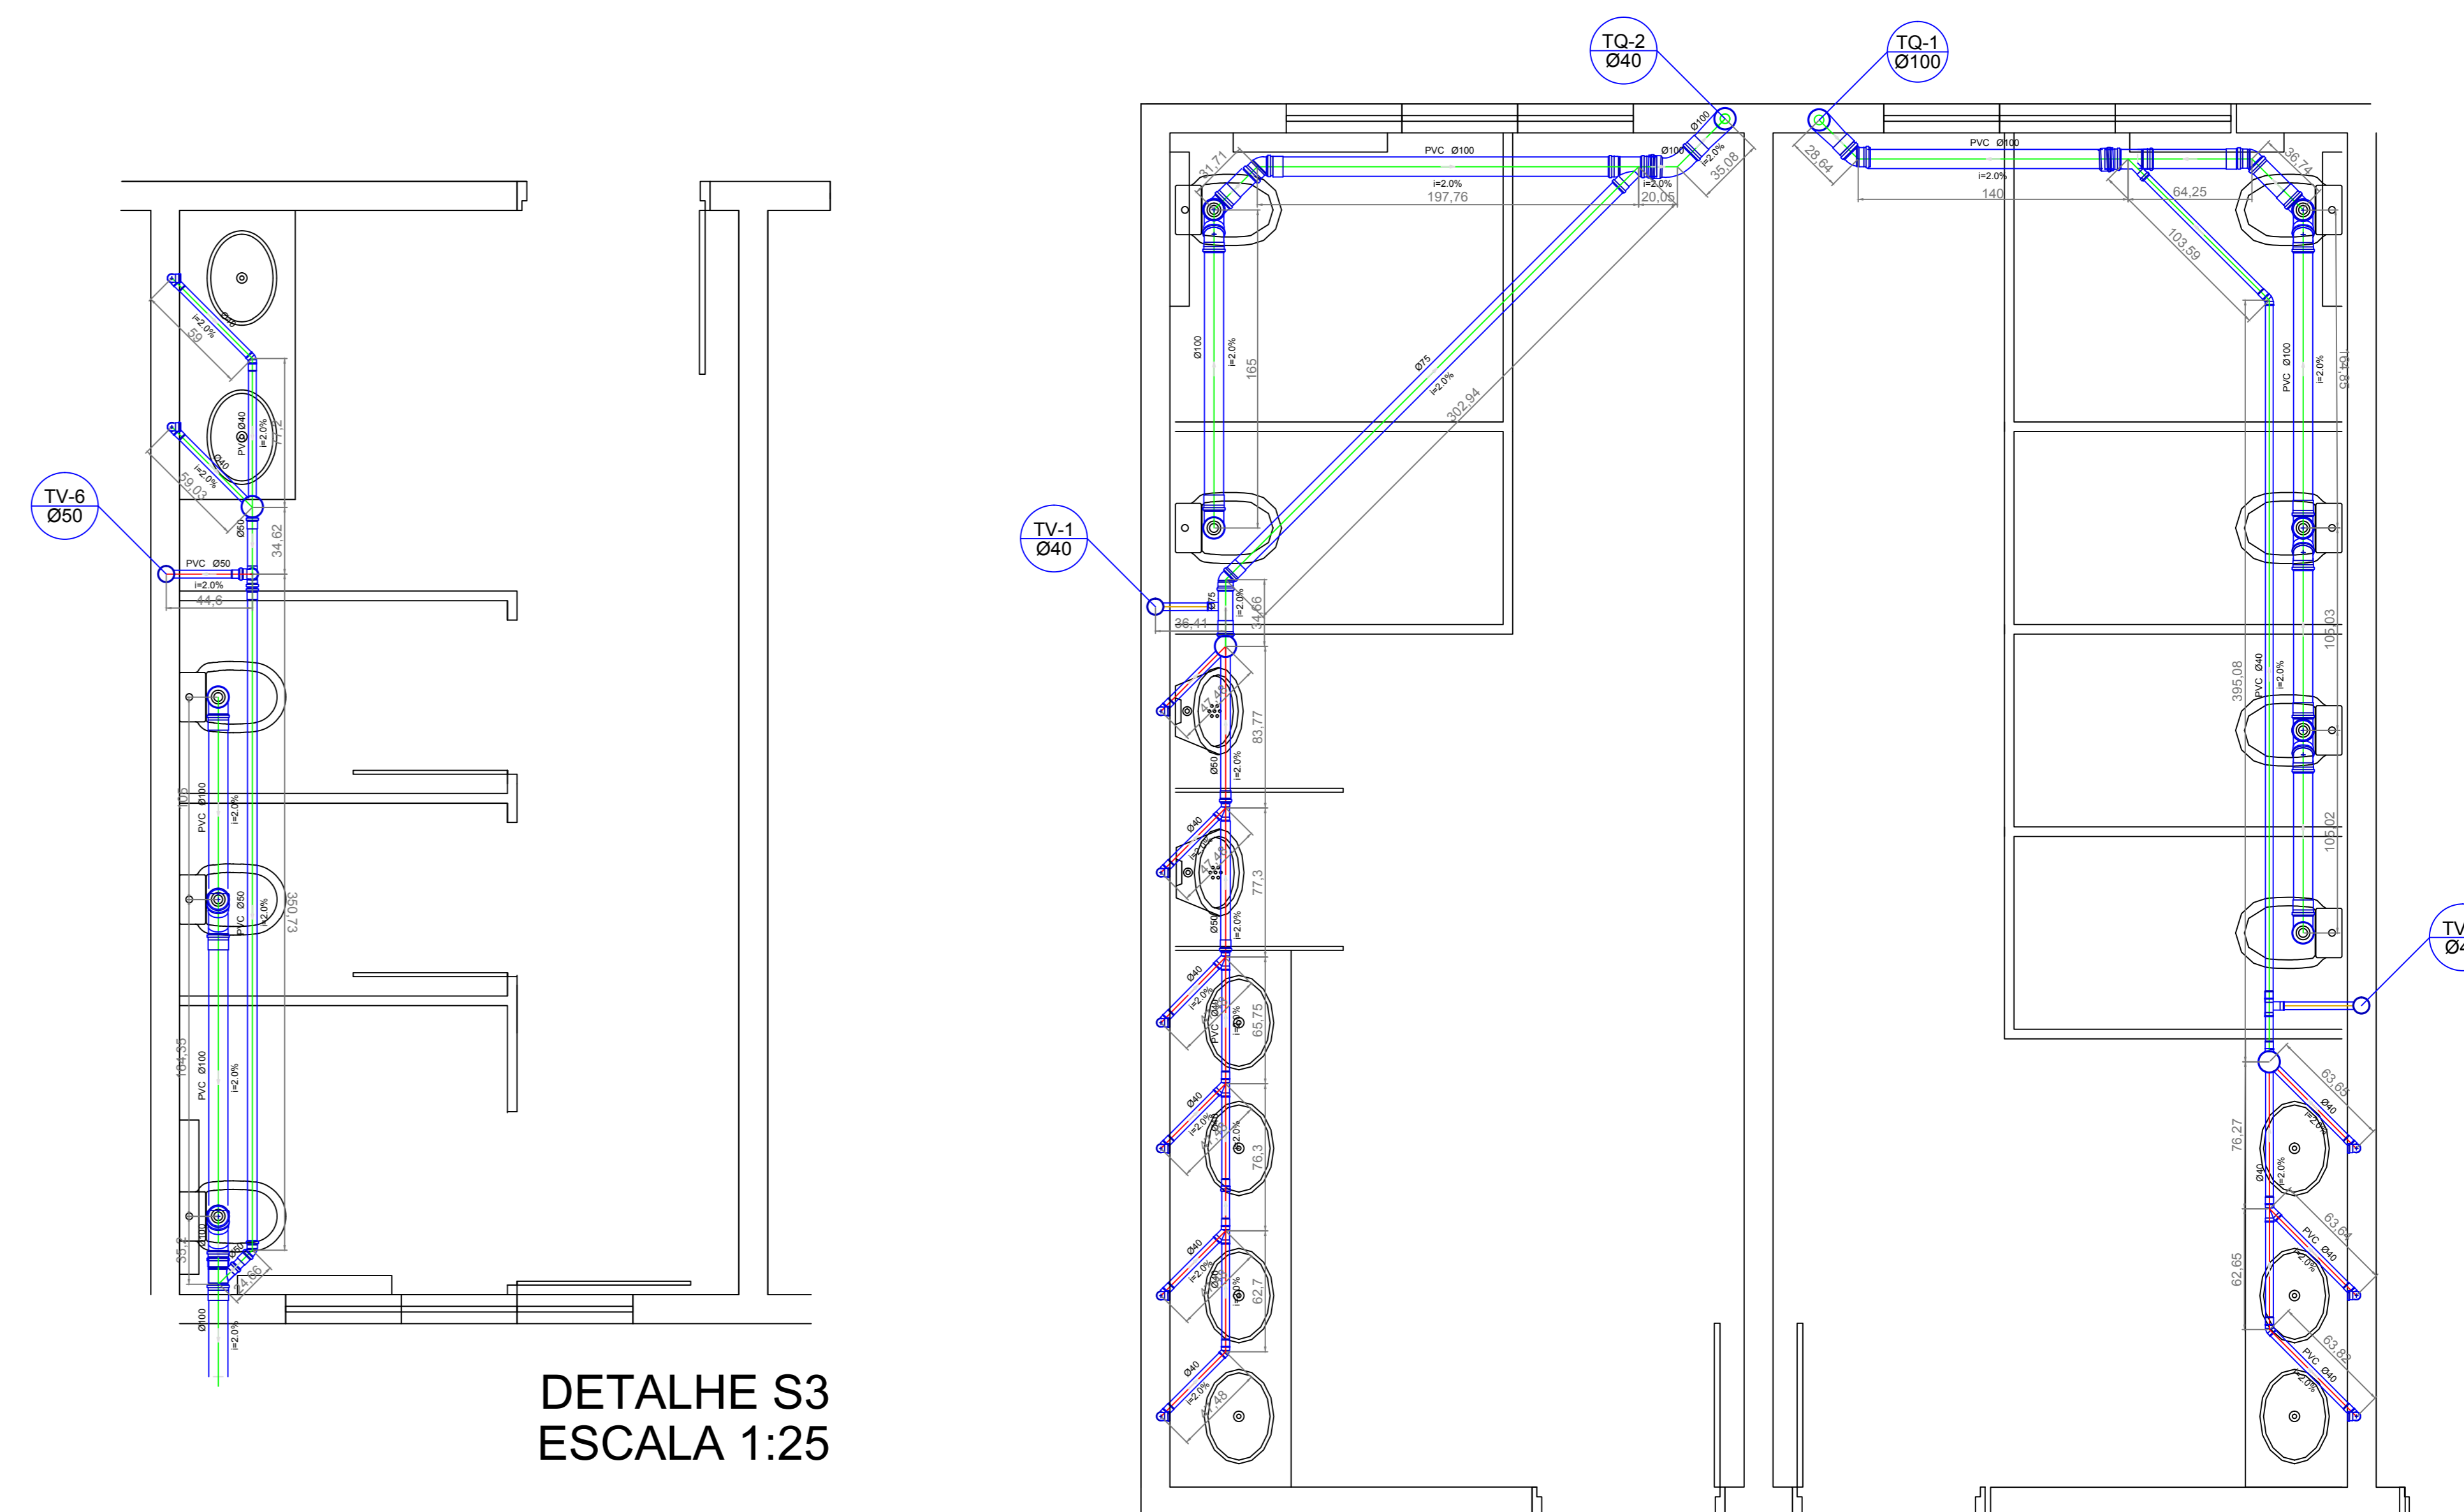

DETALHE S3  
ESCALA 1:25

DETALHE S5  
ESCALA 1:25

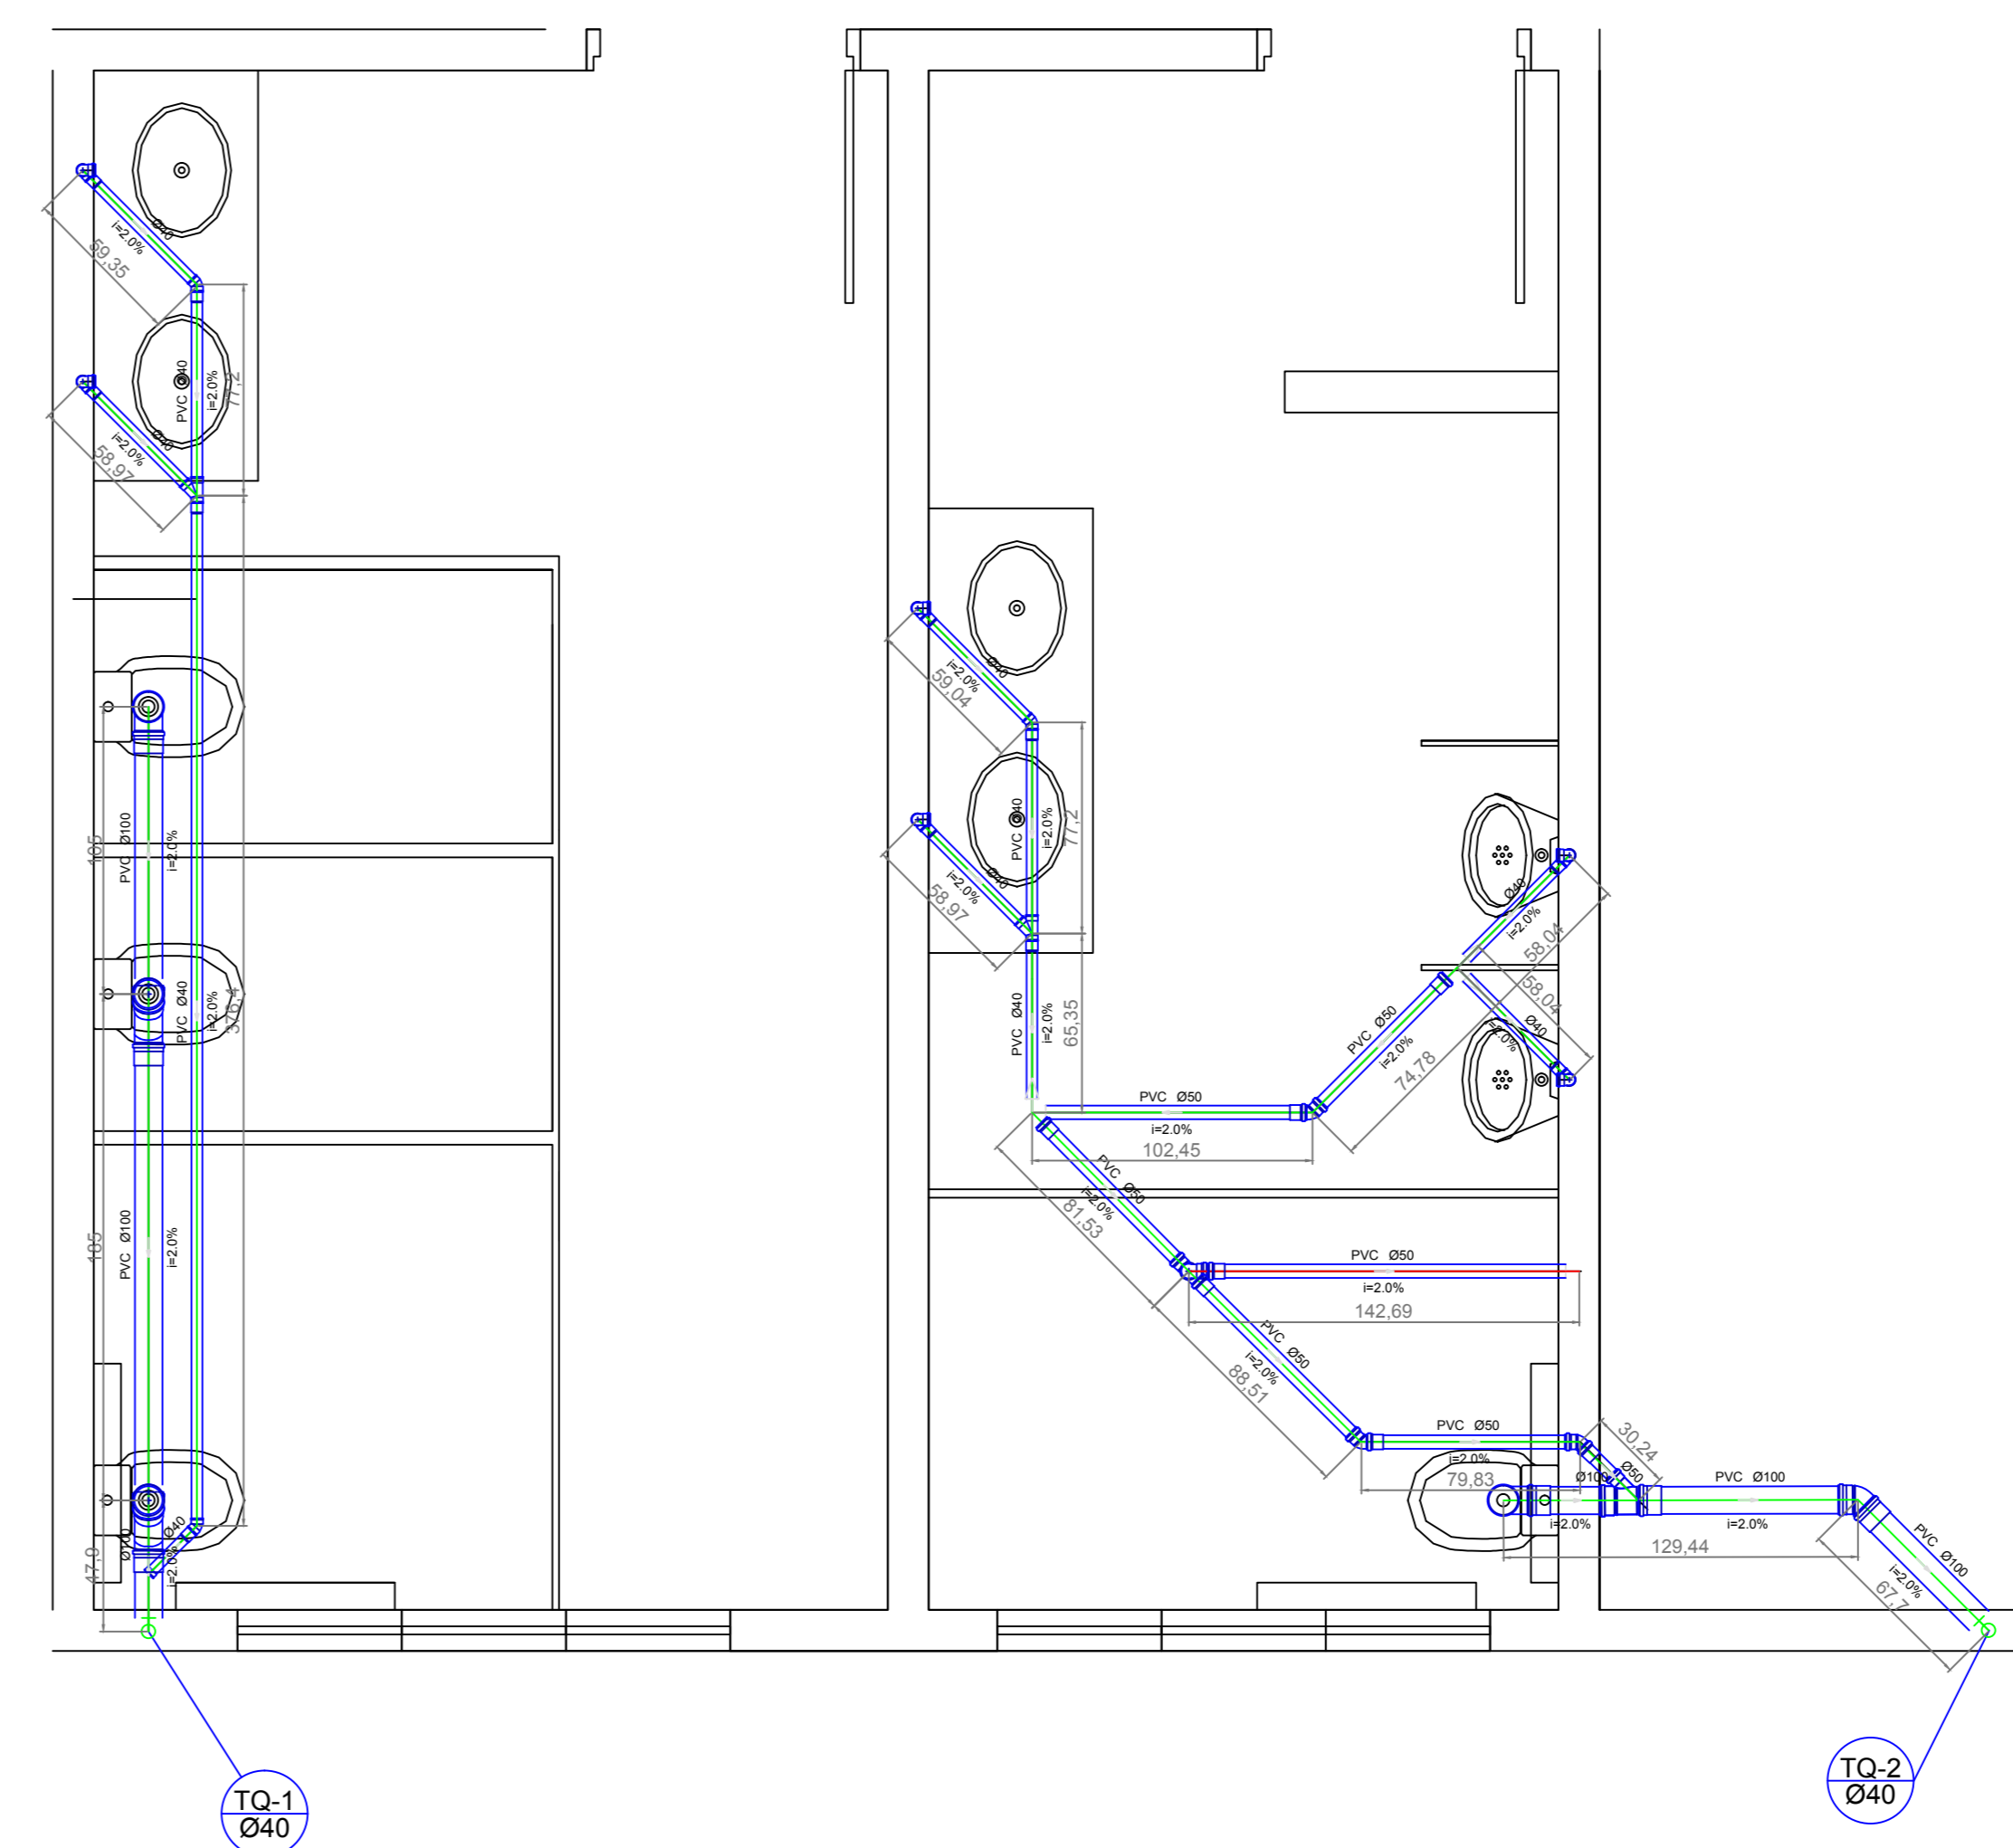

DETALHE S6  
ESCALA 1:25

SIMBOLOGIAS E ABREVIATURAS

■	Tubo seco
●	Caixa sifonada
→	Sentido do fluxo
CS	Caixa sifonada
CI	Caixa de inspeção
TV	Tubo de ventilação
—	Tubulação primária
----	Tubulação secundária
----	Tubulação de ventilação
⊙	Chuveiro residencial
⤵	Curva longa 45°
⤵	Joaelho 45°
⤵	Rnais de ventilação
⤵	Lavatório de uso geral
⊙	Vaso sanitário com curva de 90°
⊙	Vaso sanitário com junção 45° + 90°
⊙	Junção simples
⊙	Tx 45°

OBSERVAÇÃO: OS DIÂMETRO INDICADOS ESTÃO EM MILÍMETROS

**Wagner Engenharia**

PROPRIETÁRIO	PREFEITURA MUNICIPAL DE IRINEÓPOLIS	
LOCALIZAÇÃO	RUA PARANÁ, 200 - CENTRO - IRINEÓPOLIS/SC	
RESERVO	EDIFICAÇÃO DO CENTRO DE EDUCAÇÃO INFANTIL NOSSA SENHORA APARECIDA	
PROJETO	HIDROSSANITÁRIO	ÁREA TOTAL DA CONSTRUÇÃO 1285,63m <sup>2</sup>
ESCALA	INDICADA	FRANQUIA 02 / 2
DESENHO	Leticia G. Neppel	DATA SET/2014