



Legenda

- Alimentador Predial
- Caixa Sifonada
- Caixas Inspeção Engoto Simples
- Caixas de Gordura
- Chuveiro Residencial
- Curva 45 Longa para Engoto Sanitário- sobe
- Curva 45 Longa Amargo
- Hidrômetros - HIDRÔMETRO
- Joelho 45
- Junção simples
- Lavatório de Uso Geral
- Plat. de Cozinha Residencial com Sifão 40mm
- Ramais de Ventilação
- Registro de Pressão com PVC soldável - RP
- Registro de gaveta c/anoleta cromada c/PVC soldável - RG
- Tanque de Lavar Roupa DN 40mm
- Vaso Sanitário c/ curva 90°

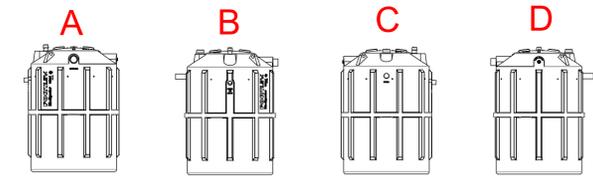


**BIODIGESTOR FORTLEV 1500L
DETALHES - ESC. 1:50**

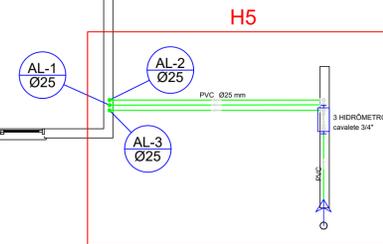


**LEITO DE SECAGEM
CORTE - ESC. 1:25**

**LEITO DE SECAGEM
PLANTA BAIXA - ESC. 1:25**


**Planta de Baixa Térreo
Esc. 1:50**

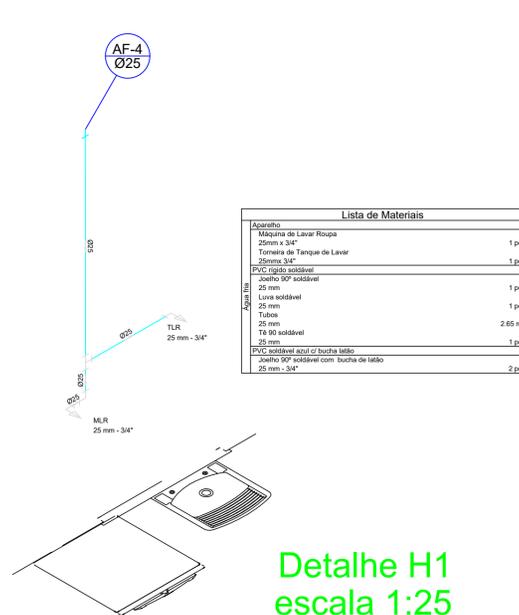

**Detalhe H1
escala 1:25**

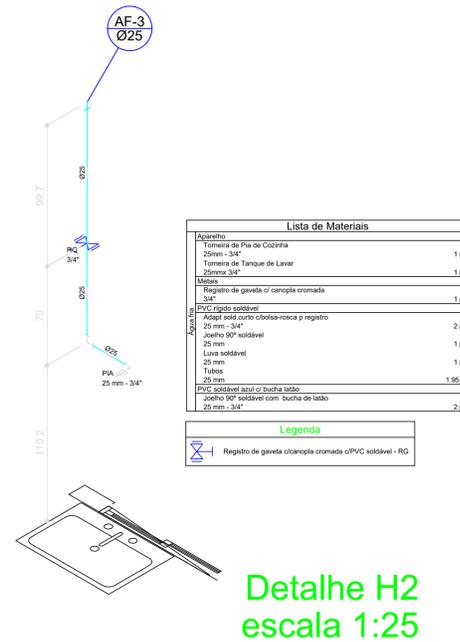

**Detalhe H2
escala 1:25**

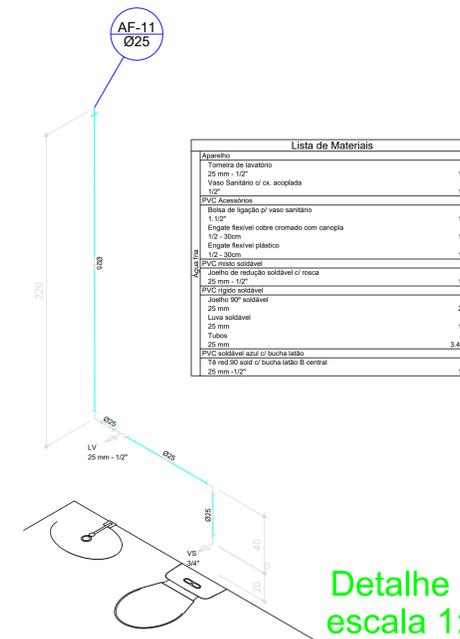

**Detalhe H3
escala 1:25**

PROJETO HIDROSSANITÁRIO

APROVAÇÕES			
DISCRIMINATIVO DE ÁREAS			
Área do Terreno:	252,00 m ²	Taxa de Ocupação:	58,87%
Área Construída:	147,00 m ²		
Área Útil:	147,00 m ²		
Rua V. Iris Olga, Bairro Colina Verde	TIPO DE OBRA	SIST. EDIFICAÇÃO	
IRINEÓPOLIS-SC	Residencial	Alvenaria	
REFERÊNCIAS	DATA	PRANCHA	
Planta Baixa Térreo	20/06/2021	01/02	
Isométricos	ESCALA		
Detalhamentos	INDICADA		
PROPRIETÁRIO	RESPONSÁVEL TÉCNICO		
PREFEITURA MUNICIPAL DE IRINEÓPOLIS-SC CNPJ: 83.102.558/0001-05	JULIO ANDREI NASCIMENTO ENGENHEIRO CIVIL CREA SC 166369-1		

