


**1.0** PLANTA BAIXA  
ESCALA 1:50

Tomadas de sobrepor retirar, fazer tomadas novas de embutir conforme indicação

LEGENDA GERAL	
●	Interruptor Paralelo
○	Interruptor Simples
□	Quadro de distribuição - embutir a 1,50m do piso
▽	Tomada hexagonal (NBR 14136) - 2P+T 10 A a 0,30m do piso
▽	Tomada hexagonal (NBR 14136) - 2P+T 10 A a 1,10m do piso
▽	Tomada hexagonal (NBR 14136) - 2P+T 10 A a 2,20m do piso
▽	Tomada existente à ser mantida
▽	Tomada Ar condicionado - 2P+T 10 A a 2,20m do piso
▽	Tomada Sistema Prev. Incêndio - 2P+T 10 A a 2,20m do piso - Em circuito separado
▽	Tomada RJ 45 a 0,30m do piso
▽	Tomada RJ 11 a 0,30m do piso

LEGENDA LUMINÁRIAS			
ESPECIFICAÇÃO			
		USO	COR
⊕	Luminária Pendente - 40 a 45cm Lâmpada Fluorescente Compacta - 40w	Interno	Branca
⊕	Luminária Tipo Calha Duas Lâmpadas Fluorescentes - 20w	Interno	Branca
⊕	Luminária Spot em alumínio, de sobrepor 2 Lâmpada de Led - 26w	Interno	Branca
⊕	Luminária Espeto - Jardim 2 Lâmpada de Led - 26w	Externo	Preto
⊕	Luminária Arandela em alumínio Duas lâmpadas Halógenas Par 20 - 26w	Interno e Externo	Branca
S.P.	Spot Dicroica - Led - Cor Branco - Para Piso	Externo	Branca
S.T.	Spot Dicroica - Led - Cor Branco - Para Teto	Interno	Branca
Proj	Projeto direcionável - Led - Cor Branco quente - Para Piso - Área externa		

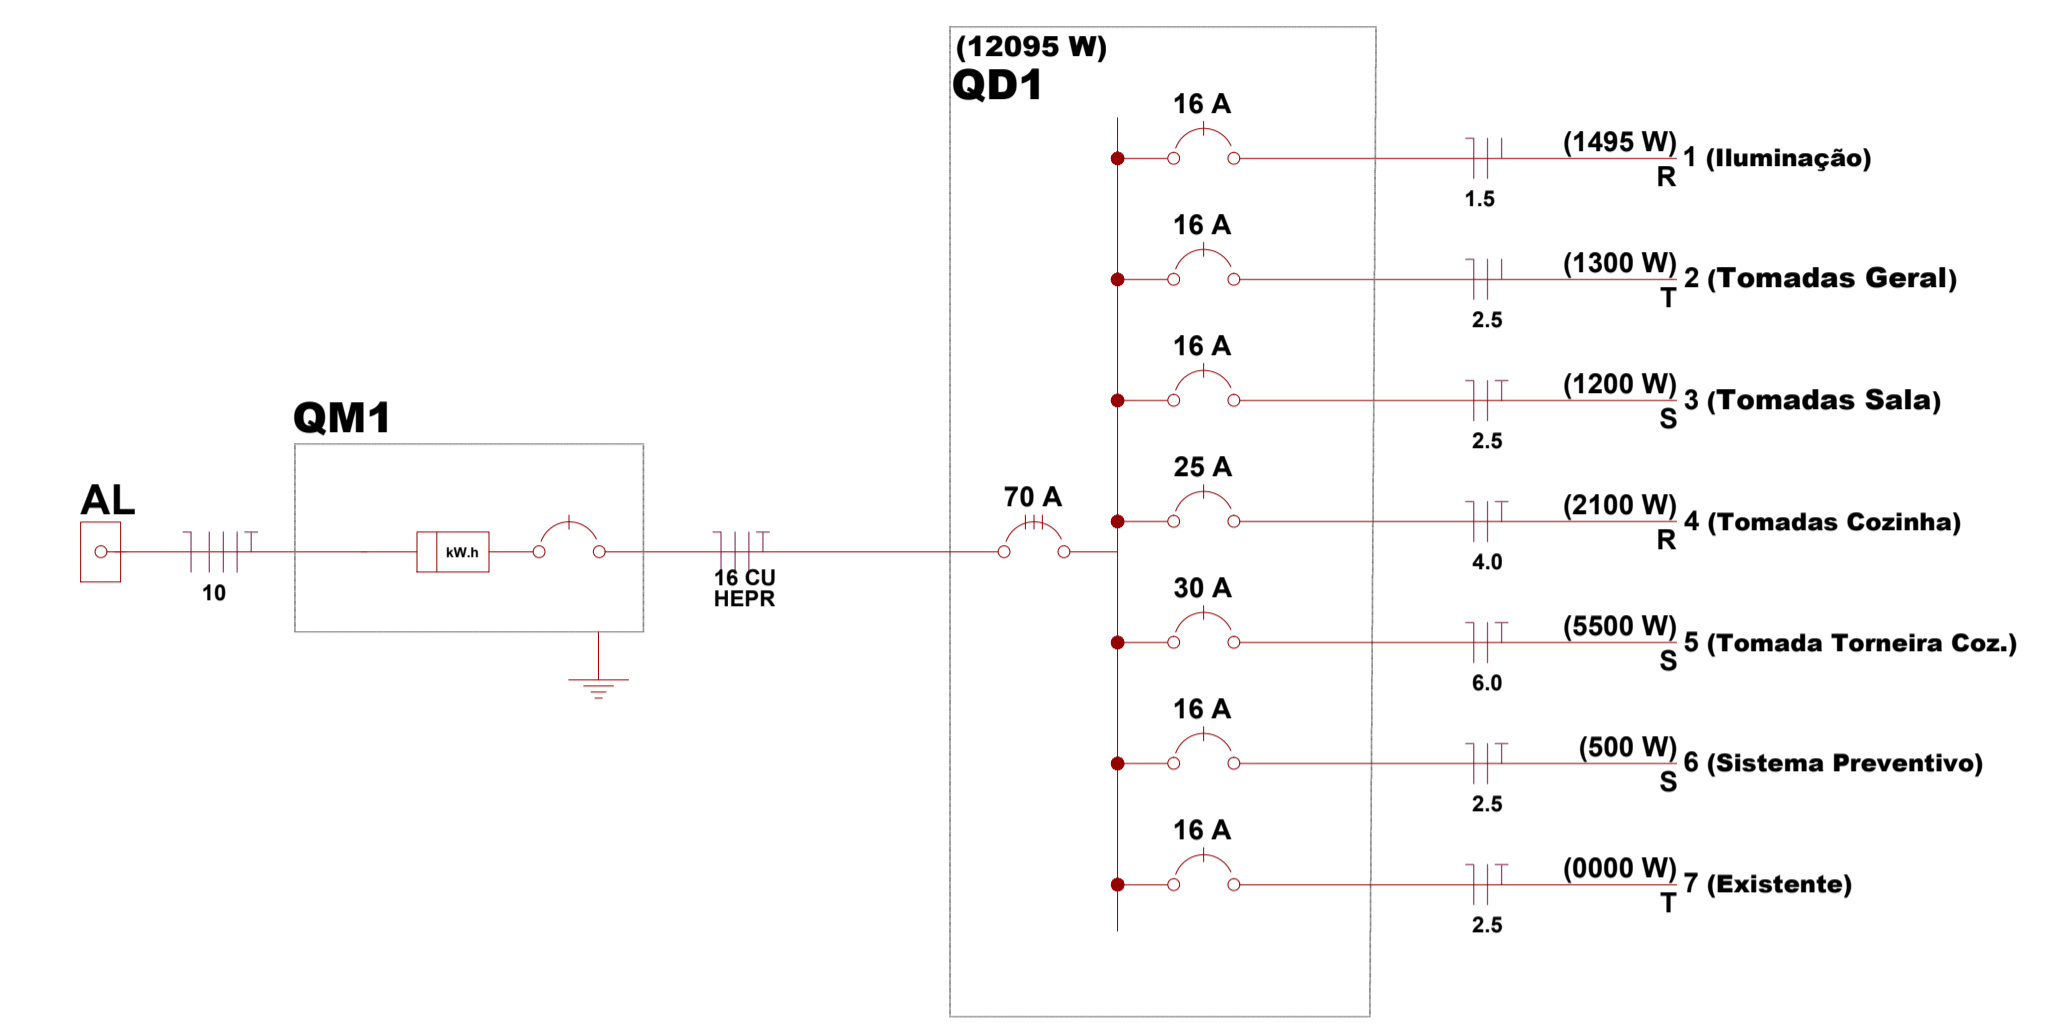

Quadro de Cargas (QD1)																			
Circuito	Descrição	Esquema	V	Iluminação (w)					Tomadas(w)					Pot. total. (W)	Fases	FCT	Seção (mm2)	Disj (A)	
				7	15	40	60	100	600	3000	5500	7500							
1	Iluminação	F+N+T	220 V	0	9	4	20	0	0	0	0	0	0	0	1495	R	1,00	1,5	16,0
2	Tomadas Geral	F+N+T	220 V	0	0	0	0	13	0	0	0	0	0	1300	T	1,00	2,5	16,0	
3	Tomadas Salas	F+N+T	220 V	0	0	0	0	12	0	0	0	0	0	1200	S	1,00	2,5	16,0	
4	Tomadas Cozinha	F+N+T	220 V	0	0	0	0	3	3	0	0	0	0	2100	R	1,00	4,0	25,0	
5	Tomada Torneira Coz.	F+N+T	220 V	0	0	0	0	0	0	0	1	0	0	5500	T	1,00	6,0	30,0	
6	Sistema Preventivo	F+N+T	220 V	0	0	0	0	5	0	0	0	0	0	500	S	1,00	2,5	16,0	
7	Existente	F+N+T	220 V	0	0	0	0	0	0	0	0	0	0	0000	R	1,00	2,5	16,0	
<b>TOTAL</b>				0	135	160	1200	3300	1800	0	5500	0	12095						

**KAROLINE\_CRESTANI**

karolcrest@gmail.com

**PROJETO ELÉTRICO**

CONTEÚDO: PLANTA BAIXA  
PLANTA DE COBERTURA  
DETALHES

RESPONSABILIDADE PROJETO: \_\_\_\_\_ PROPRIETÁRIO: \_\_\_\_\_

**KAROLINE APARECIDA CRESTANI** ARQUITETA E URBANISTA  
CAU 761188-1

PREFEITURA MUNICIPAL DE IRINEÓPOLIS

QUADRO DE ÁREAS:	DATA:
ESCALA: INDICADA	ÁREA:
DESENHO: KAROLINE	PRONCHA IV:
OBSERVAÇÕES:	<b>01</b>
* CONFERRIR AS MEDIDAS NO LOCAL; * QUAIS QUER ALTERAÇÕES DEVERÃO SER COMUNICADAS AOS AUTORES DO PROJETO; * MEDIDAS EM CENTÍMETROS.	<b>01</b>