


2.0 PLANTA BAIXA
ESCALA 1:50

LEGENDA GERAL	
	Interruptor Paralelo
	Interruptor Simples
	Quadro de distribuição - embutir a 1,50m do piso
	Tomada hexagonal (NBR 14136) - 2P+T 10 A a 0,30m do piso
	Tomada hexagonal (NBR 14136) - 2P+T 10 A a 1,10m do piso
	Tomada hexagonal (NBR 14136) - 2P+T 10 A a 2,20m do piso
	Tomada existente à ser mantida
	Tomada Ar condicionado - 2P+T 10 A a 2,20m do piso
	Tomada Sistema Prev. Incêndio - 2P+T 10 A a 2,20m do piso - Em circuito separado
	Tomada RJ 45 a 0,30m do piso
	Tomada RJ 11 a 0,30m do piso

Quadro de Cargas (QD1)																		
Circuito	Descrição	Esquema	V	Iluminação (w)					Tomadas(w)				Pot. total (W)	Fases	FCT	Seção (mm2)	Disj (A)	
				7	15	40	60	100	600	1800	5500	7500						
1	Iluminação Interna 01	F+N	220 V	0	0	0	40	0	0	0	0	0	0	2400	S	1.00	1.5	16.0
2	Iluminação Interna 02	F+N+T	220 V	0	0	0	41	0	0	0	0	0	2460	T	1.00	1.5	16.0	
3	Tomadas Sala - Hall	F+N+T	220 V	0	0	0	0	5	0	0	0	0	500	R	1.00	2.5	16.0	
4	Tomadas Bwc - A.S. - Ref.	F+N+T	220 V	0	0	0	0	7	1	0	0	0	1300	S	1.00	4.0	20.0	
5	Tomadas Cozinha	F+N+T	220 V	0	0	0	0	4	1	0	0	0	1000	T	1.00	4.0	20.0	
6	Torneira Cozinha	F+N+T	220 V	0	0	0	0	0	0	1	0	1	5500	R	1.00	4.0	25.0	
7	Tomadas Preventivo	F+N+T	220 V	0	0	0	0	6	0	0	0	0	600	S	1.00	2.5	16.0	
8	Tomadas Ar Cond Sala 01	F+N+T	220 V	0	0	0	0	0	0	1	0	0	1800	T	1.00	4.0	20.0	
9	Tomadas Ar Cond Sala 02	F+N+T	220 V	0	0	0	0	0	0	1	0	0	1800	R	1.00	4.0	20.0	
10	Tomadas Ar Cond Sala 03	F+N+T	220 V	0	0	0	0	0	0	1	0	0	1800	S	1.00	4.0	20.0	
TOTAL				0	0	0	4860	2200	1200	5400	5500	0000	19160					

LEGENDA LUMINÁRIAS			
	ESPECIFICAÇÃO	USO	COR
	Luminária Pendente em acrílico incolor - 40 a 45cm Lâmpada Fluorescente Compacta - 45w	Interno	Branca
	Luminária Tipo Calha Duas Lâmpadas Fluorescentes - 40w	Interno	Branca
	Luminária Spot em alumínio, de sobrepor 2 Lâmpada de Led - 26w	Interno	Branca

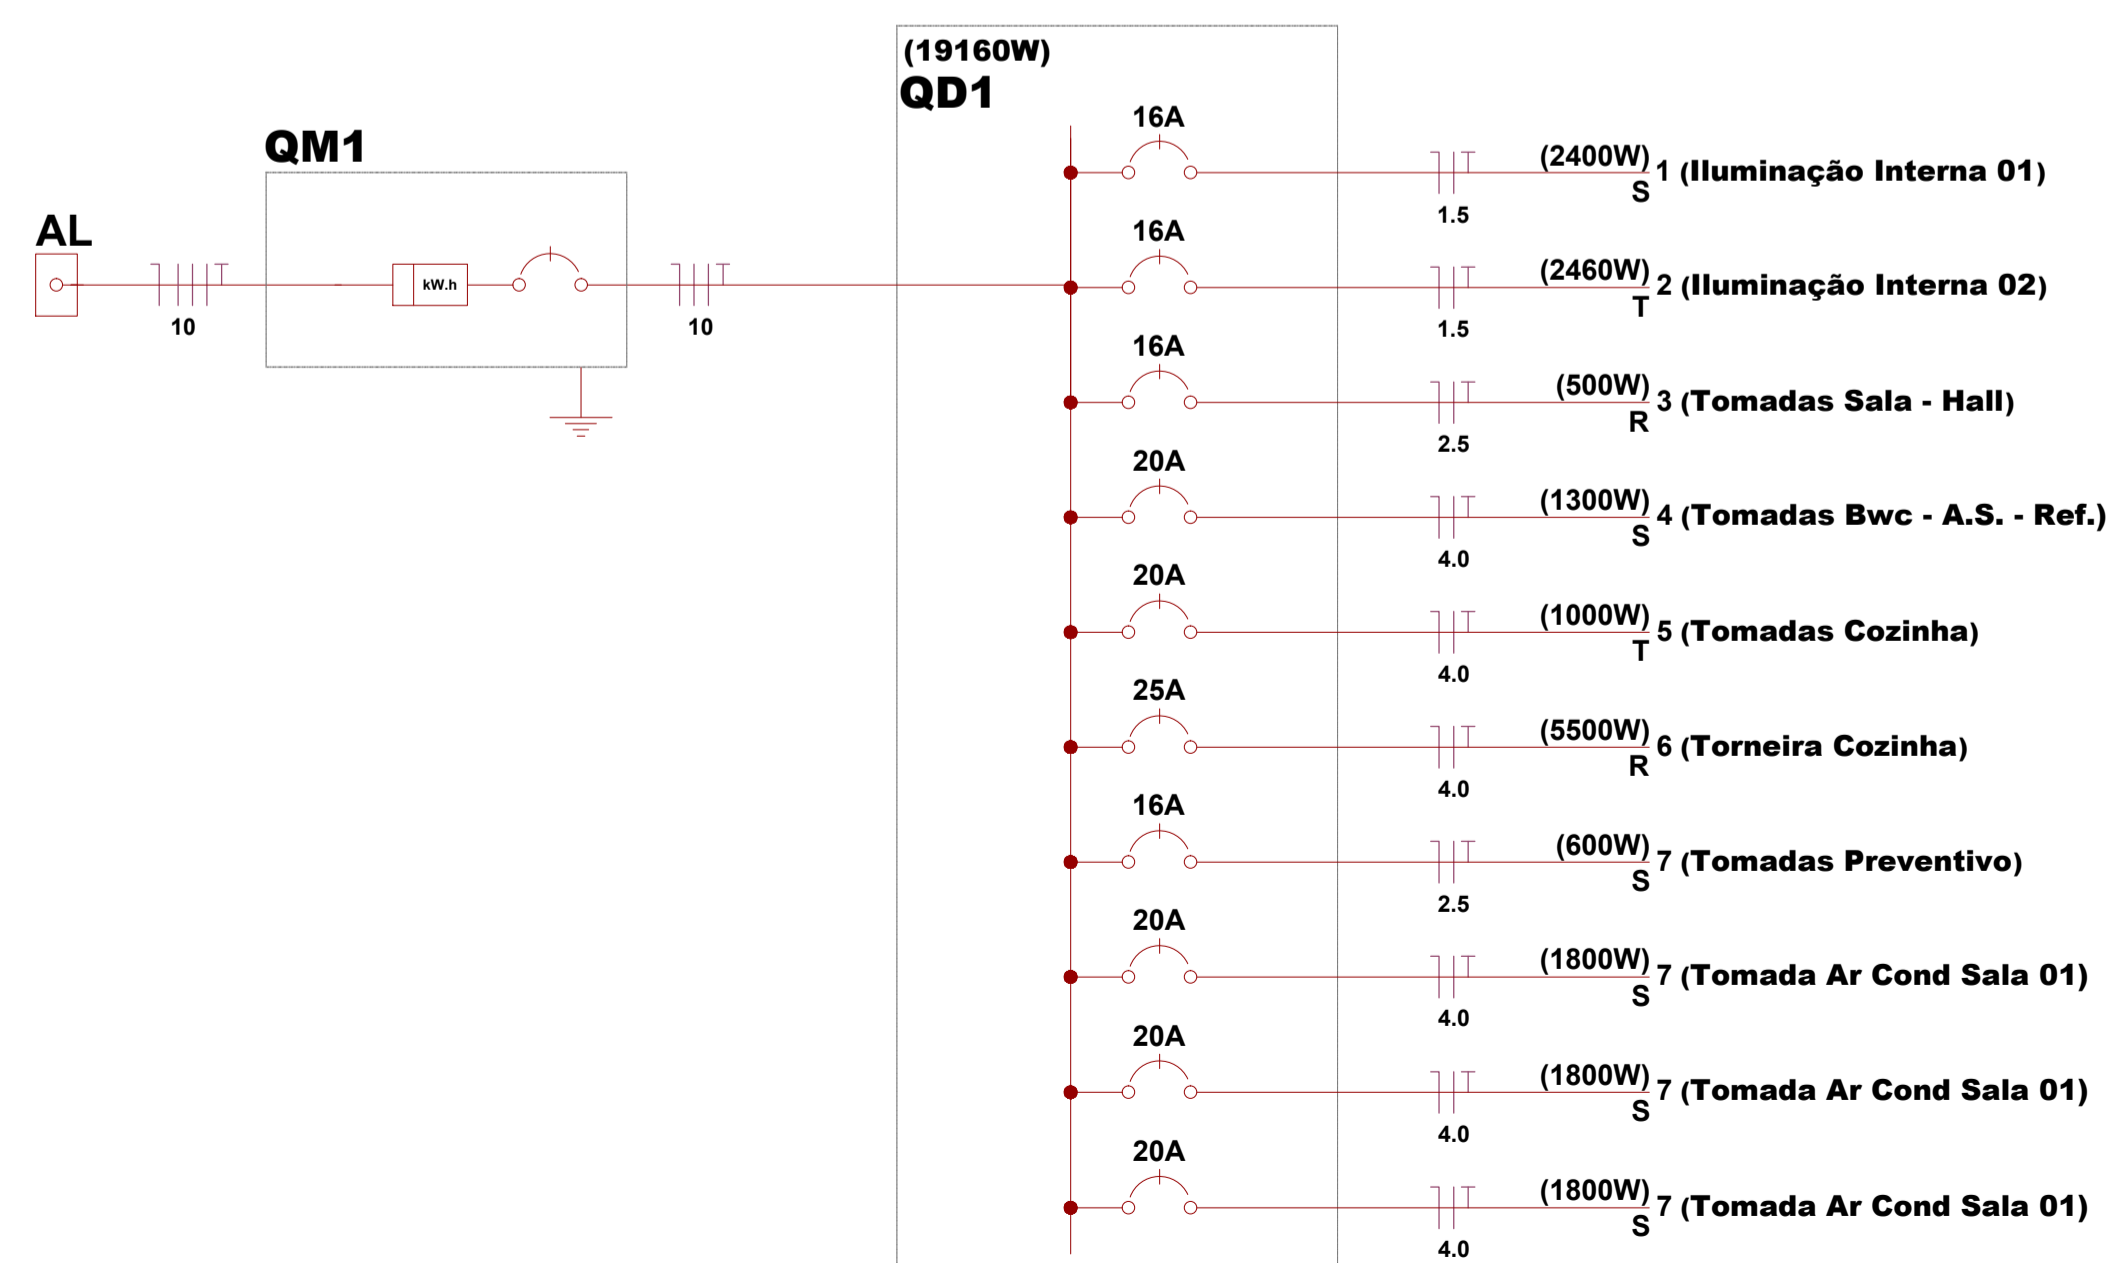

KAROLINE_CRESTANI

karolcrest@gmail.com

PROJETO_ELÉTRICO

CONTEÚDO: PLANTA_BAIXA
DETALHES

RESPONSABILIDADE PROJETO: PROPRIETÁRIO

KAROLINE APARECIDA CRESTANI ARQUITETA E URBANISTA
CAU 461466-1

PREFEITURA MUNICIPAL DE IRINEOPOLIS

QUADRO DE ÁREAS	DATA:
	ESCALA: INDICADA
OBSERVAÇÕES:	ÁREA:
	DESENHO: KAROLINE
PRONCHA: Y	

01

01

* CONFERRIR AS MEDIDAS NO LOCAL.
* QUAS QUER ALTERAÇÕES DEVERÃO SER COMUNICADAS AOS AUTORES DO PROJETO.
* MEDIDAS EM CENTÍMETROS.