




1.0 PLANTA BAIXA - Hidro
ESCALA 1:50

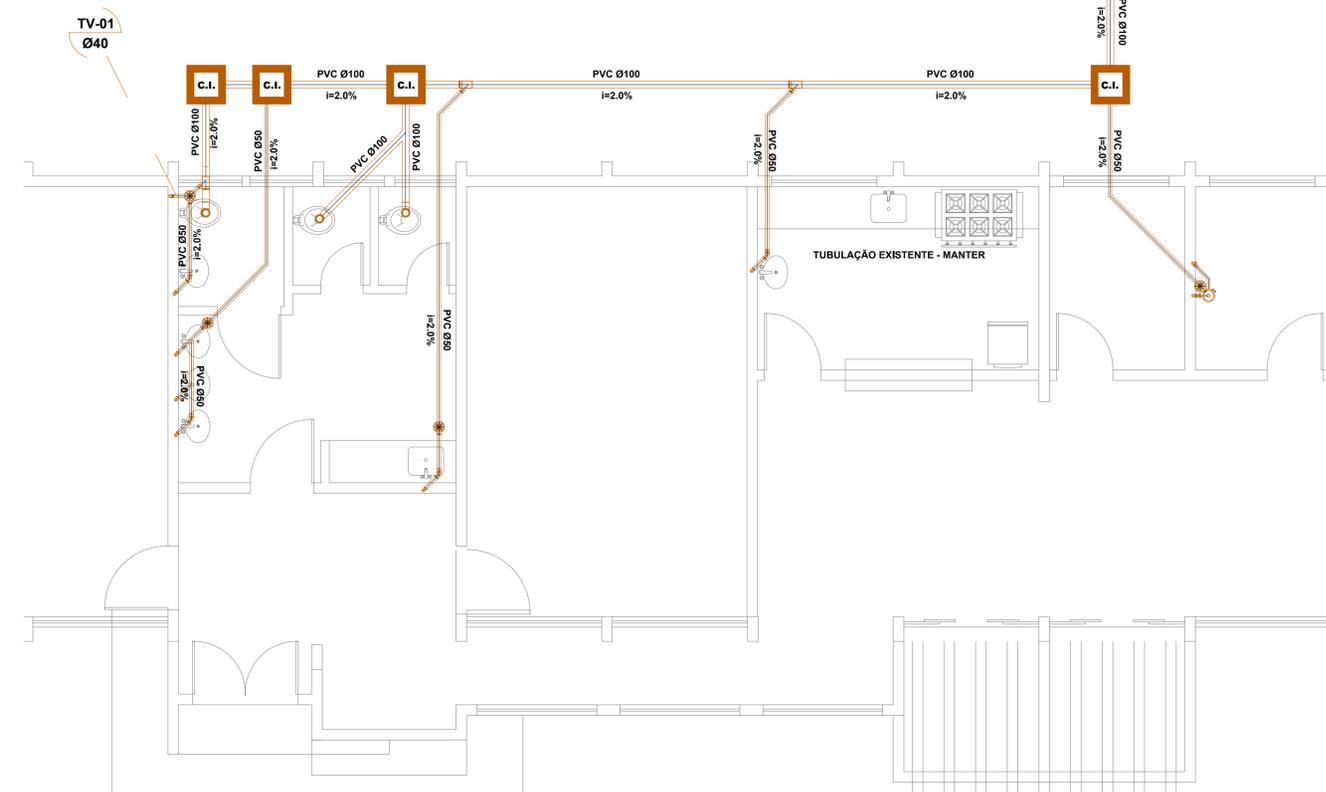


3.0 PLANTA BAIXA - Sanitário
ESCALA 1:50

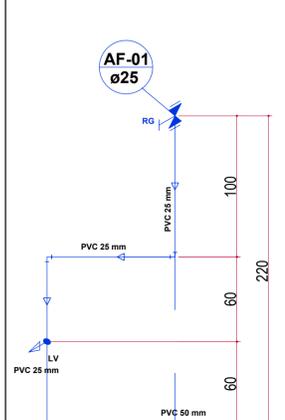


2.0 Esquema Água Fria H01
ESCALA 1:25

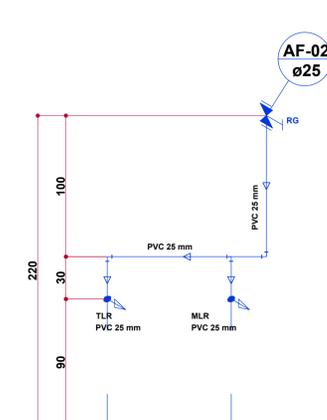


2.1 Esquema Água Fria H02
ESCALA 1:25

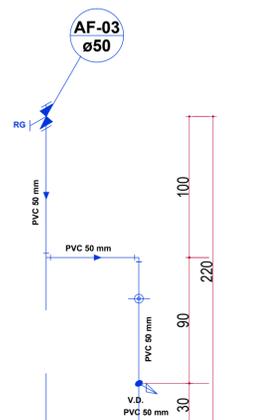


2.2 Esquema Água Fria H03
ESCALA 1:25

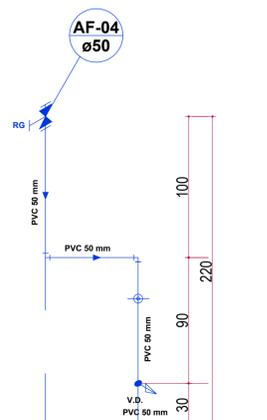

2.3 Esquema Água Fria H04
ESCALA 1:25

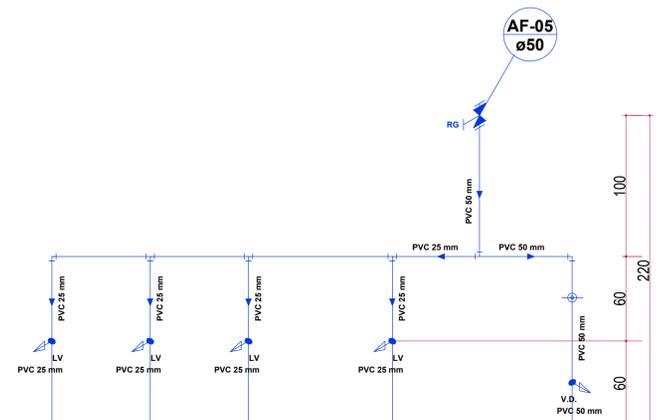

2.4 Esquema Água Fria H05
ESCALA 1:25

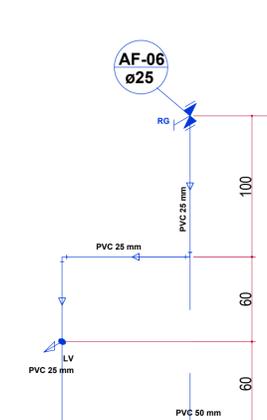

2.5 Esquema Água Fria H06
ESCALA 1:25

KAROLINE_CRESTANI
karolcrest@gmail.com

PROJETO_HIDROSSANITÁRIO

CONTEÚDO: PLANTA_BAIXA_HIDRO
PLANTA_BAIXA_SANITÁRIO
DETALHES

RESPONSABILIDADE PROJETO: _____ PROPRIETÁRIO: _____

KAROLINE APARECIDA CRESTANI ARQUITETA E URBANISTA CAU 461466-1
PREFEITURA MUNICIPAL DE IRINEOPOLIS

QUADRO DE ÁREAS	DATA:
	ESCALA: INDICADA
	ÁREA:
	DESENHO: KAROLINE
	PRANCHAS:

OBSERVAÇÕES:
* CONFERRIR AS MEDIDAS NO LOCAL;
* QUAIS QUER ALTERAÇÕES DEVERÃO SER COMUNICADAS AOS AUTORES DO PROJETO;
* MEDIDAS EM CENTÍMETROS.

01
01