

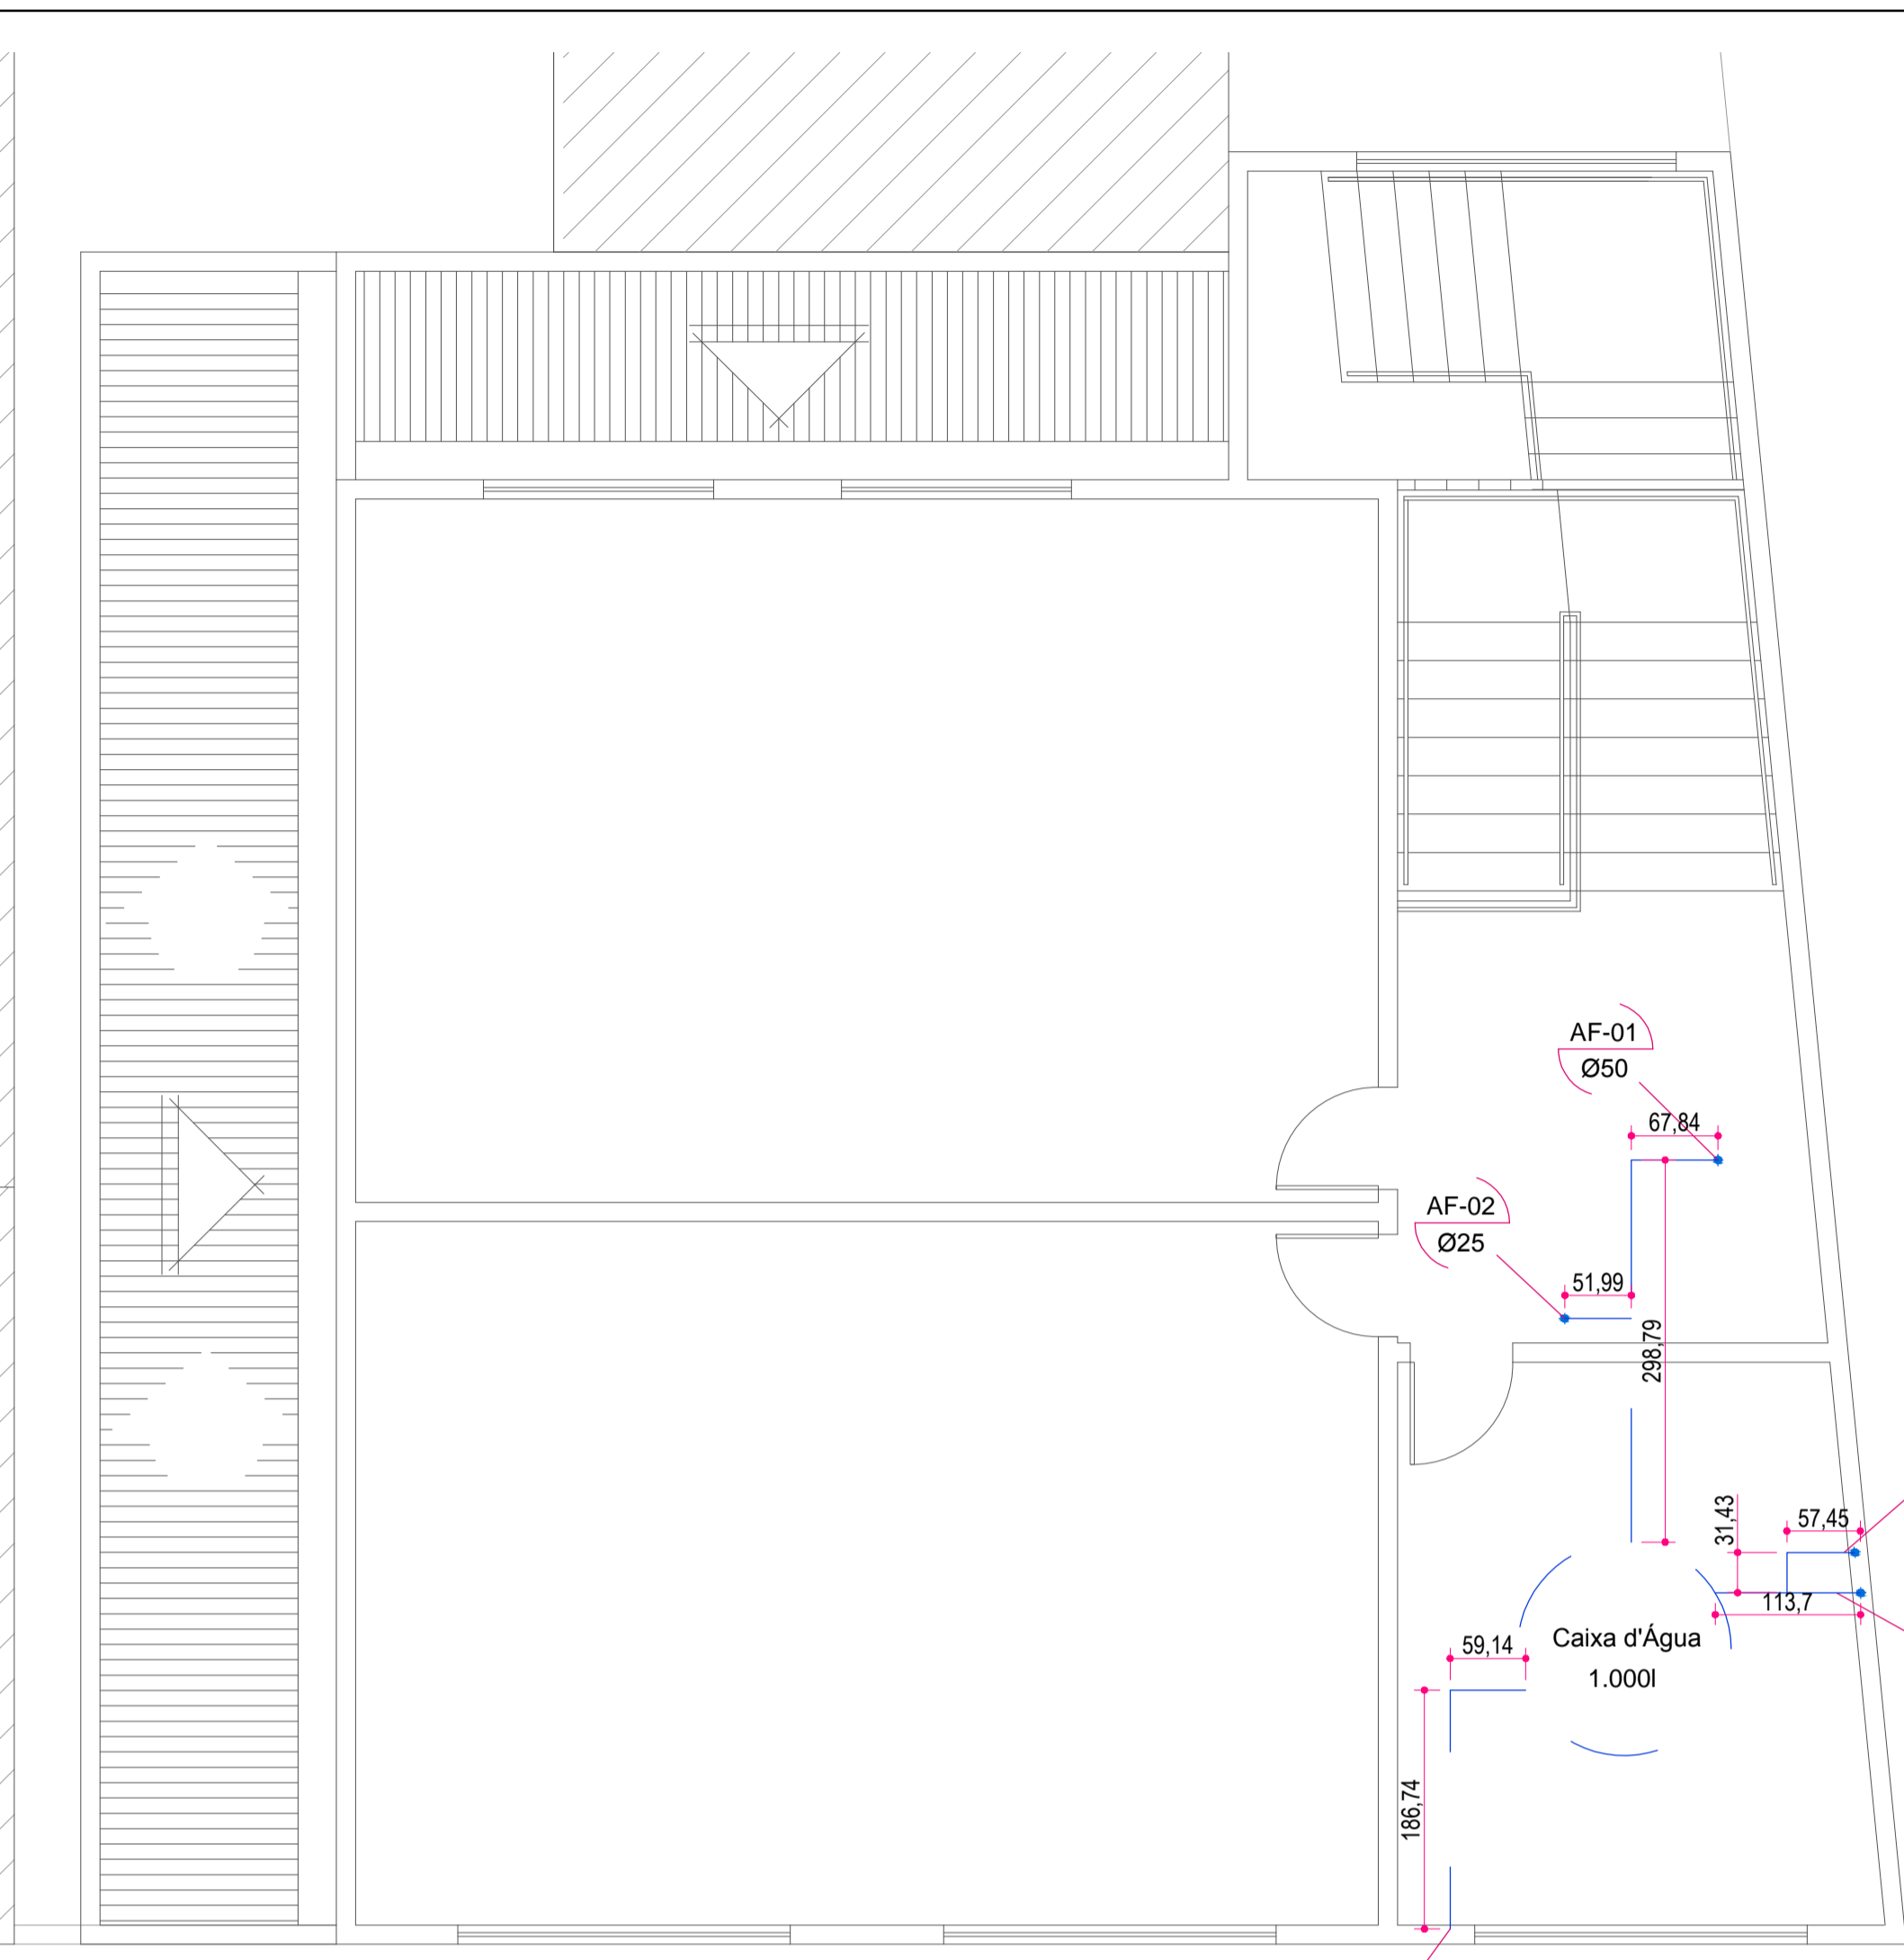


1.0 PLANTA BAIXA 1 PV.
ESCALA 1:50

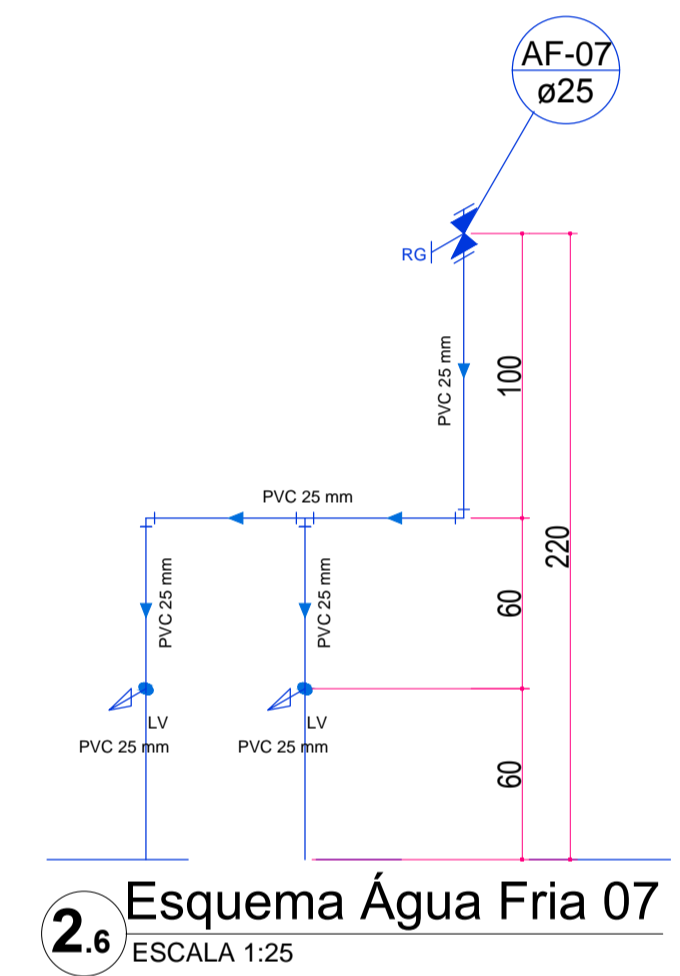

1.1 PLANTA BAIXA 2 PV.
ESCALA 1:50

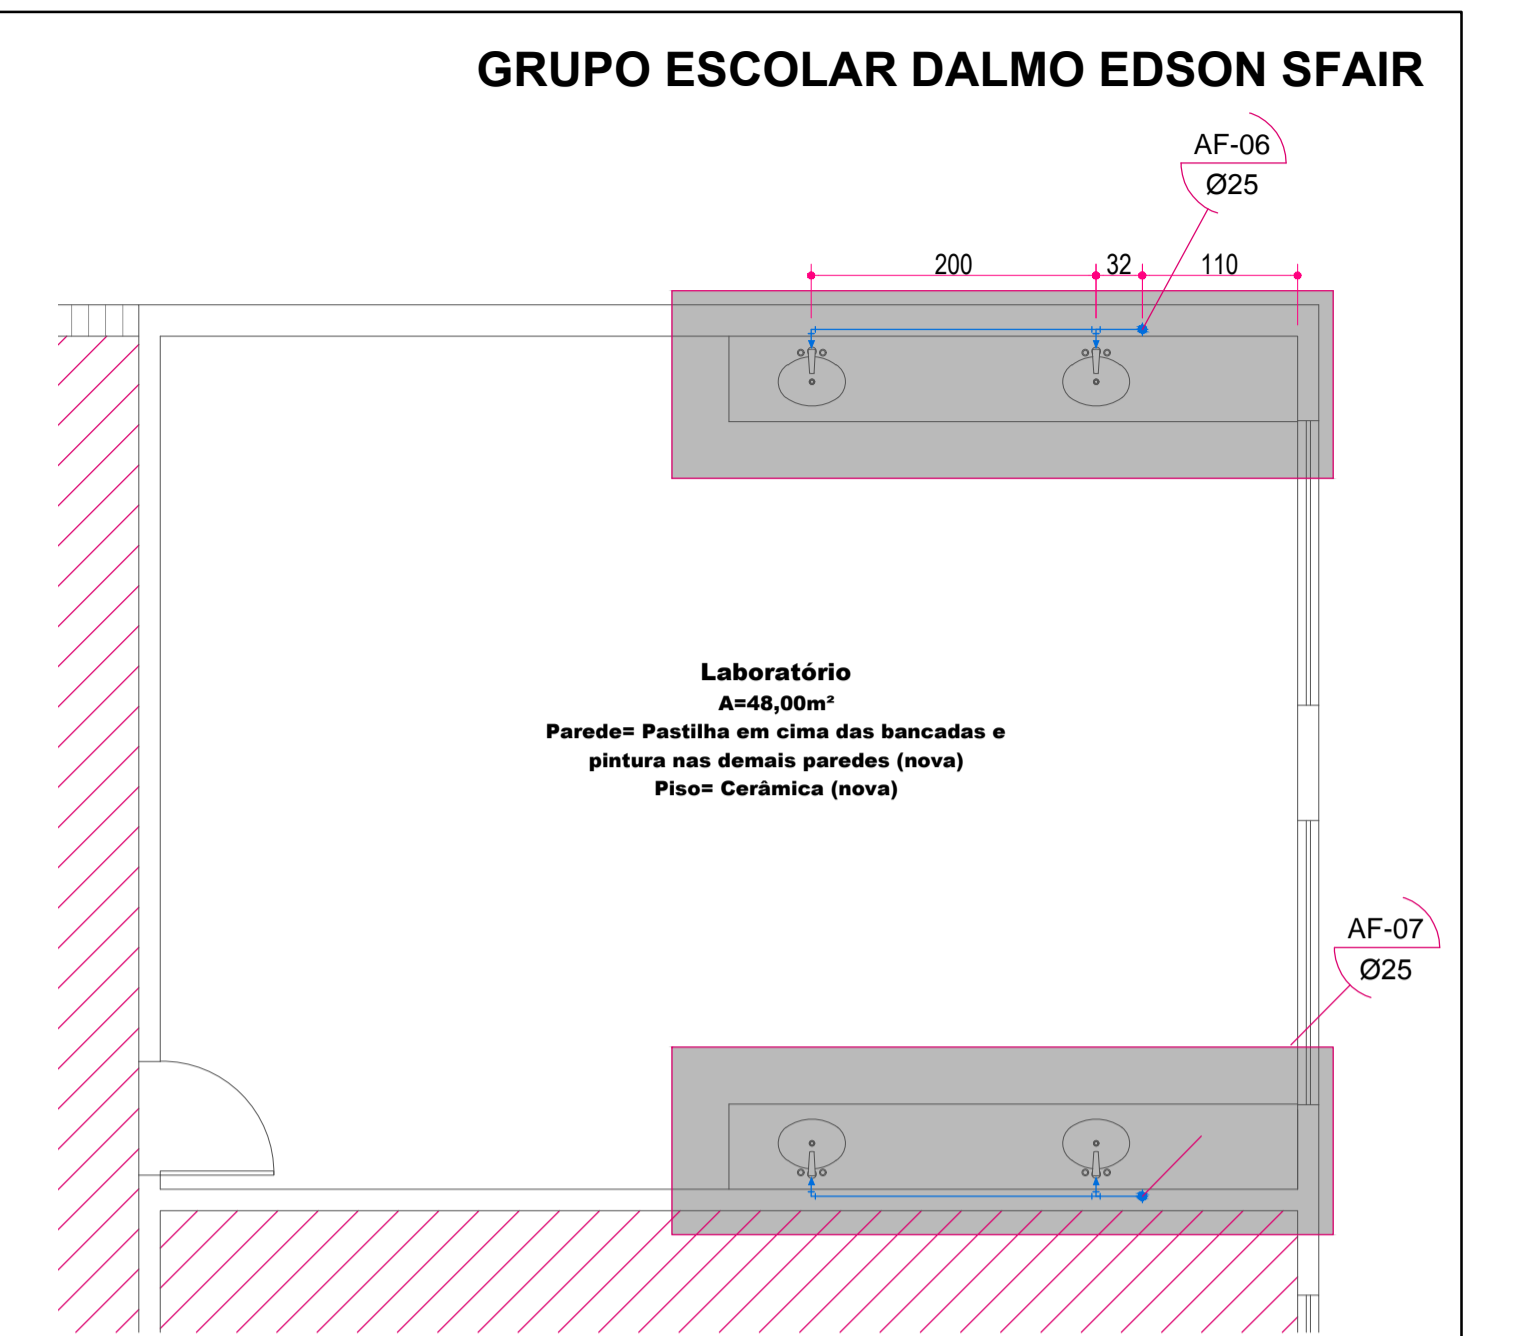

2.6 Esquema Água Fria 07
ESCALA 1:25

OBSERVAÇÃO

- As tubulações de água dos sanitários pode passar direto sem serem ligadas aos registros de gaveta.

KAROLINE CRESTANI

karolcrest@gmail.com

PROJETO_HIDROSSANITÁRIO

CONTEÚDO:
PLANTA_BAIXA_1_PV_HIDRO
PLANTA_BAIXA_2_PV-HIDRO
DETALHES_HIDRO

RESPONSABILIDADE PROJETO:

PROPRIETÁRIO:

KAROLINE APARECIDA CRESTANI
ARQUITETA E URBANISTA
CAU 461466-1


PREFEITURA MUNICIPAL DE IRINEÓPOLIS

QUADRO DE ÁREAS


DATA:	02/08/2022
ESCALA:	INDICADA
ÁREA:	477,28MF
DESENHO:	KAROLINE
FRANQUINA:	

OBSERVAÇÕES:
* CONFERIR AS MEDIDAS NO LOCAL.
* QUISER ALTERAÇÕES DEVERÃO SER COMUNICADAS AOS AUTORES DO PROJETO.
* MEDIDAS EM CENTÍMETROS.


01
02

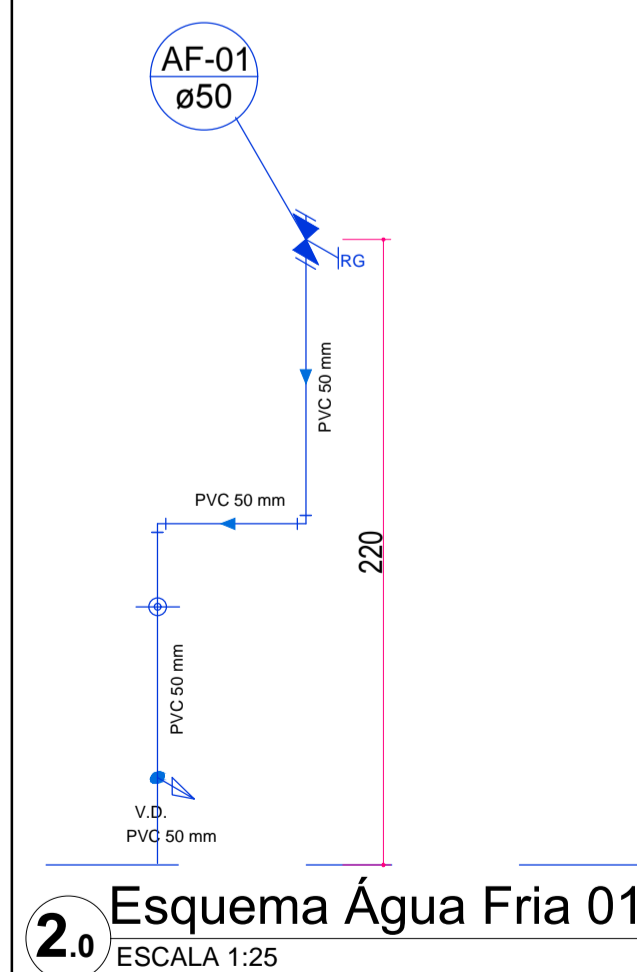


2.0 Esquema Água Fria 01
ESCALA 1:25

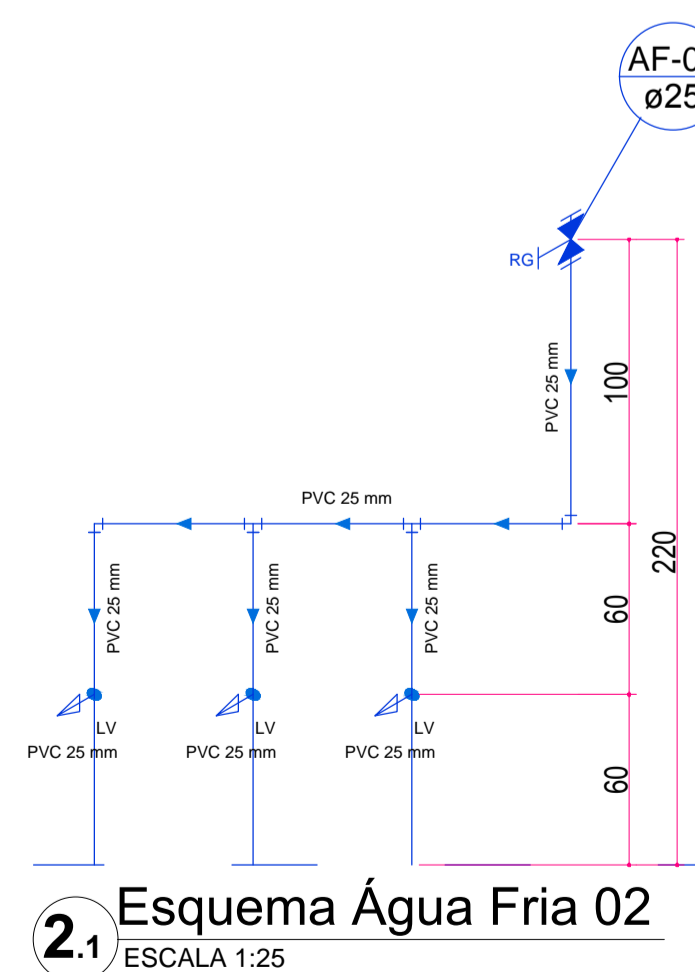


2.1 Esquema Água Fria 02
ESCALA 1:25

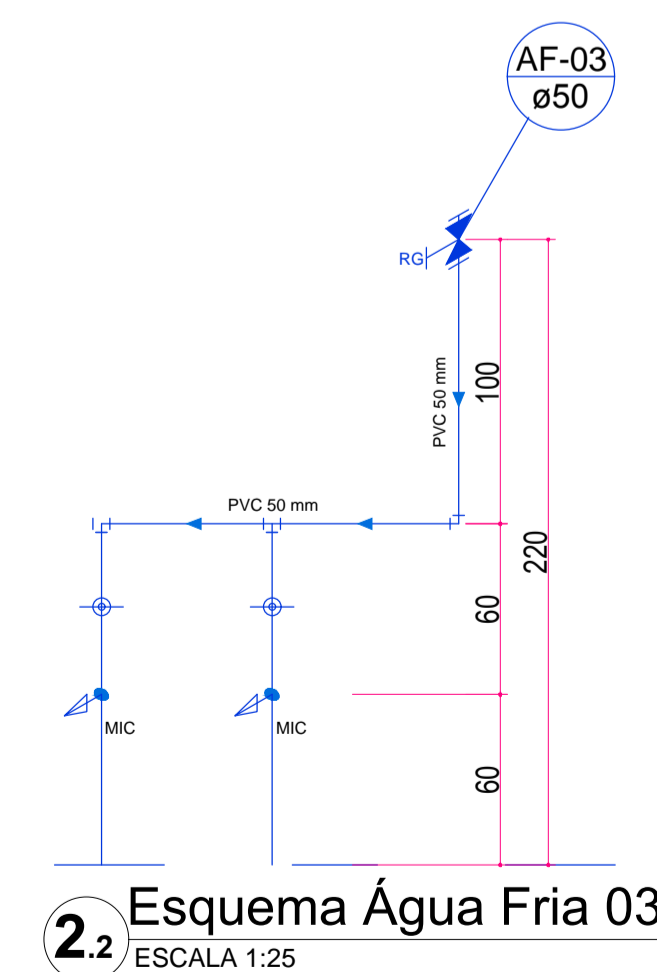


2.2 Esquema Água Fria 03
ESCALA 1:25

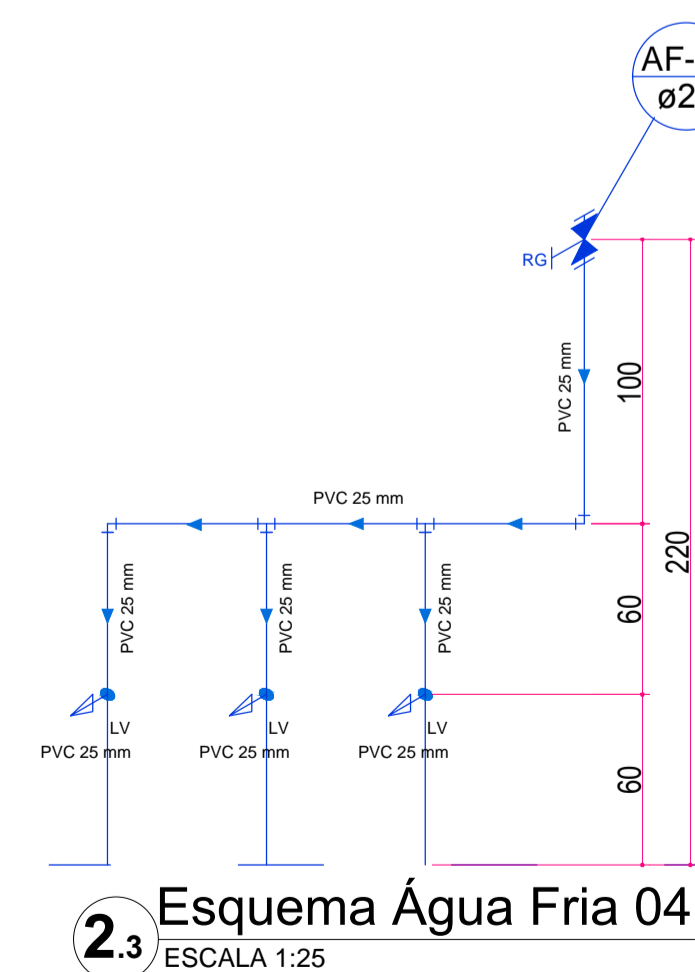

2.3 Esquema Água Fria 04
ESCALA 1:25

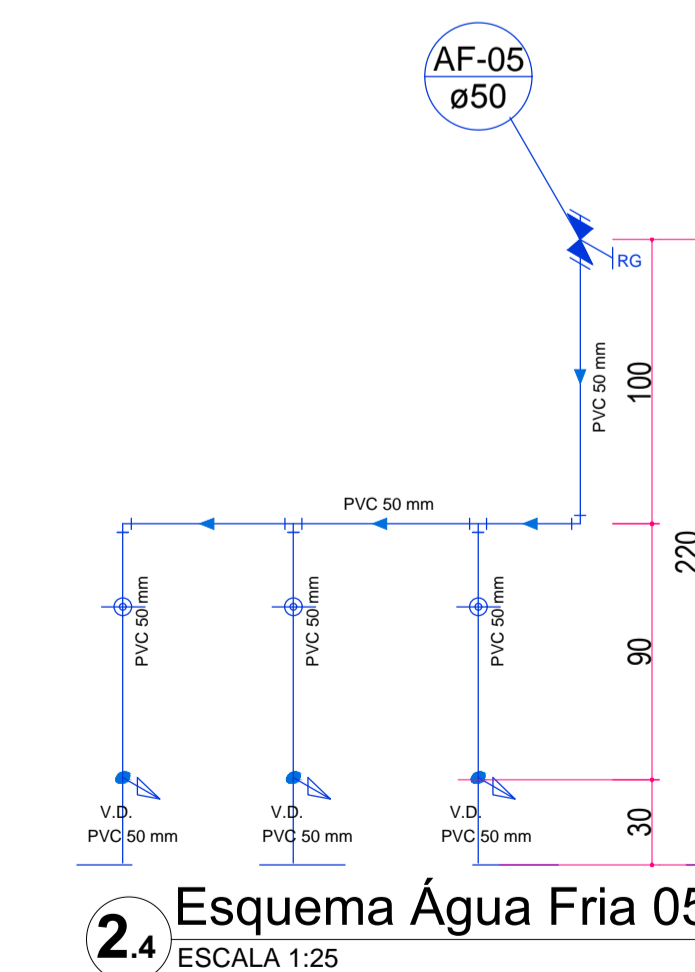

2.4 Esquema Água Fria 05
ESCALA 1:25

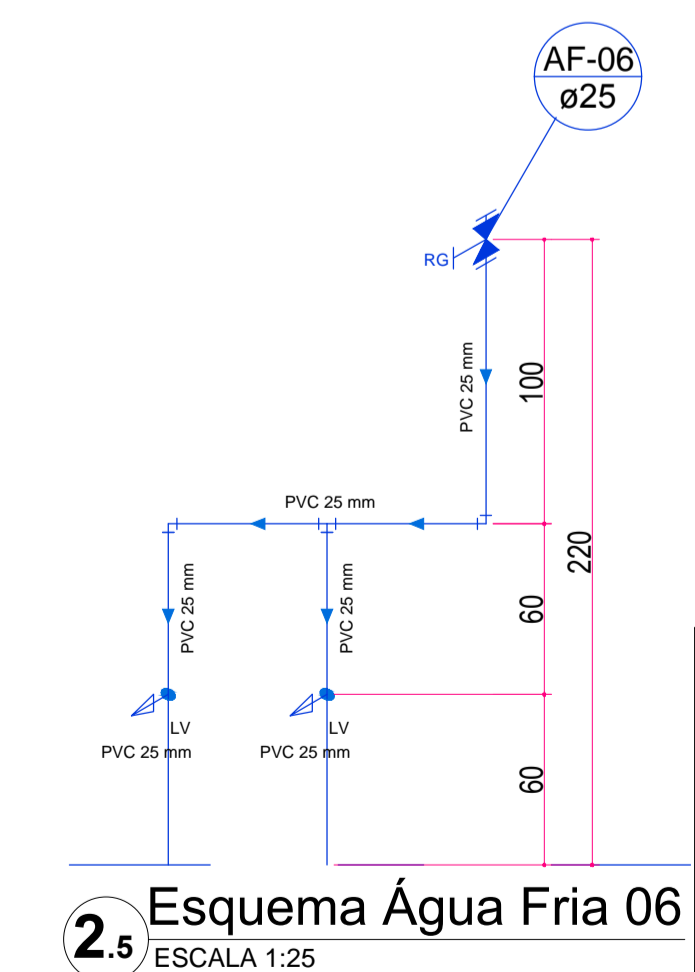

2.5 Esquema Água Fria 06
ESCALA 1:25