

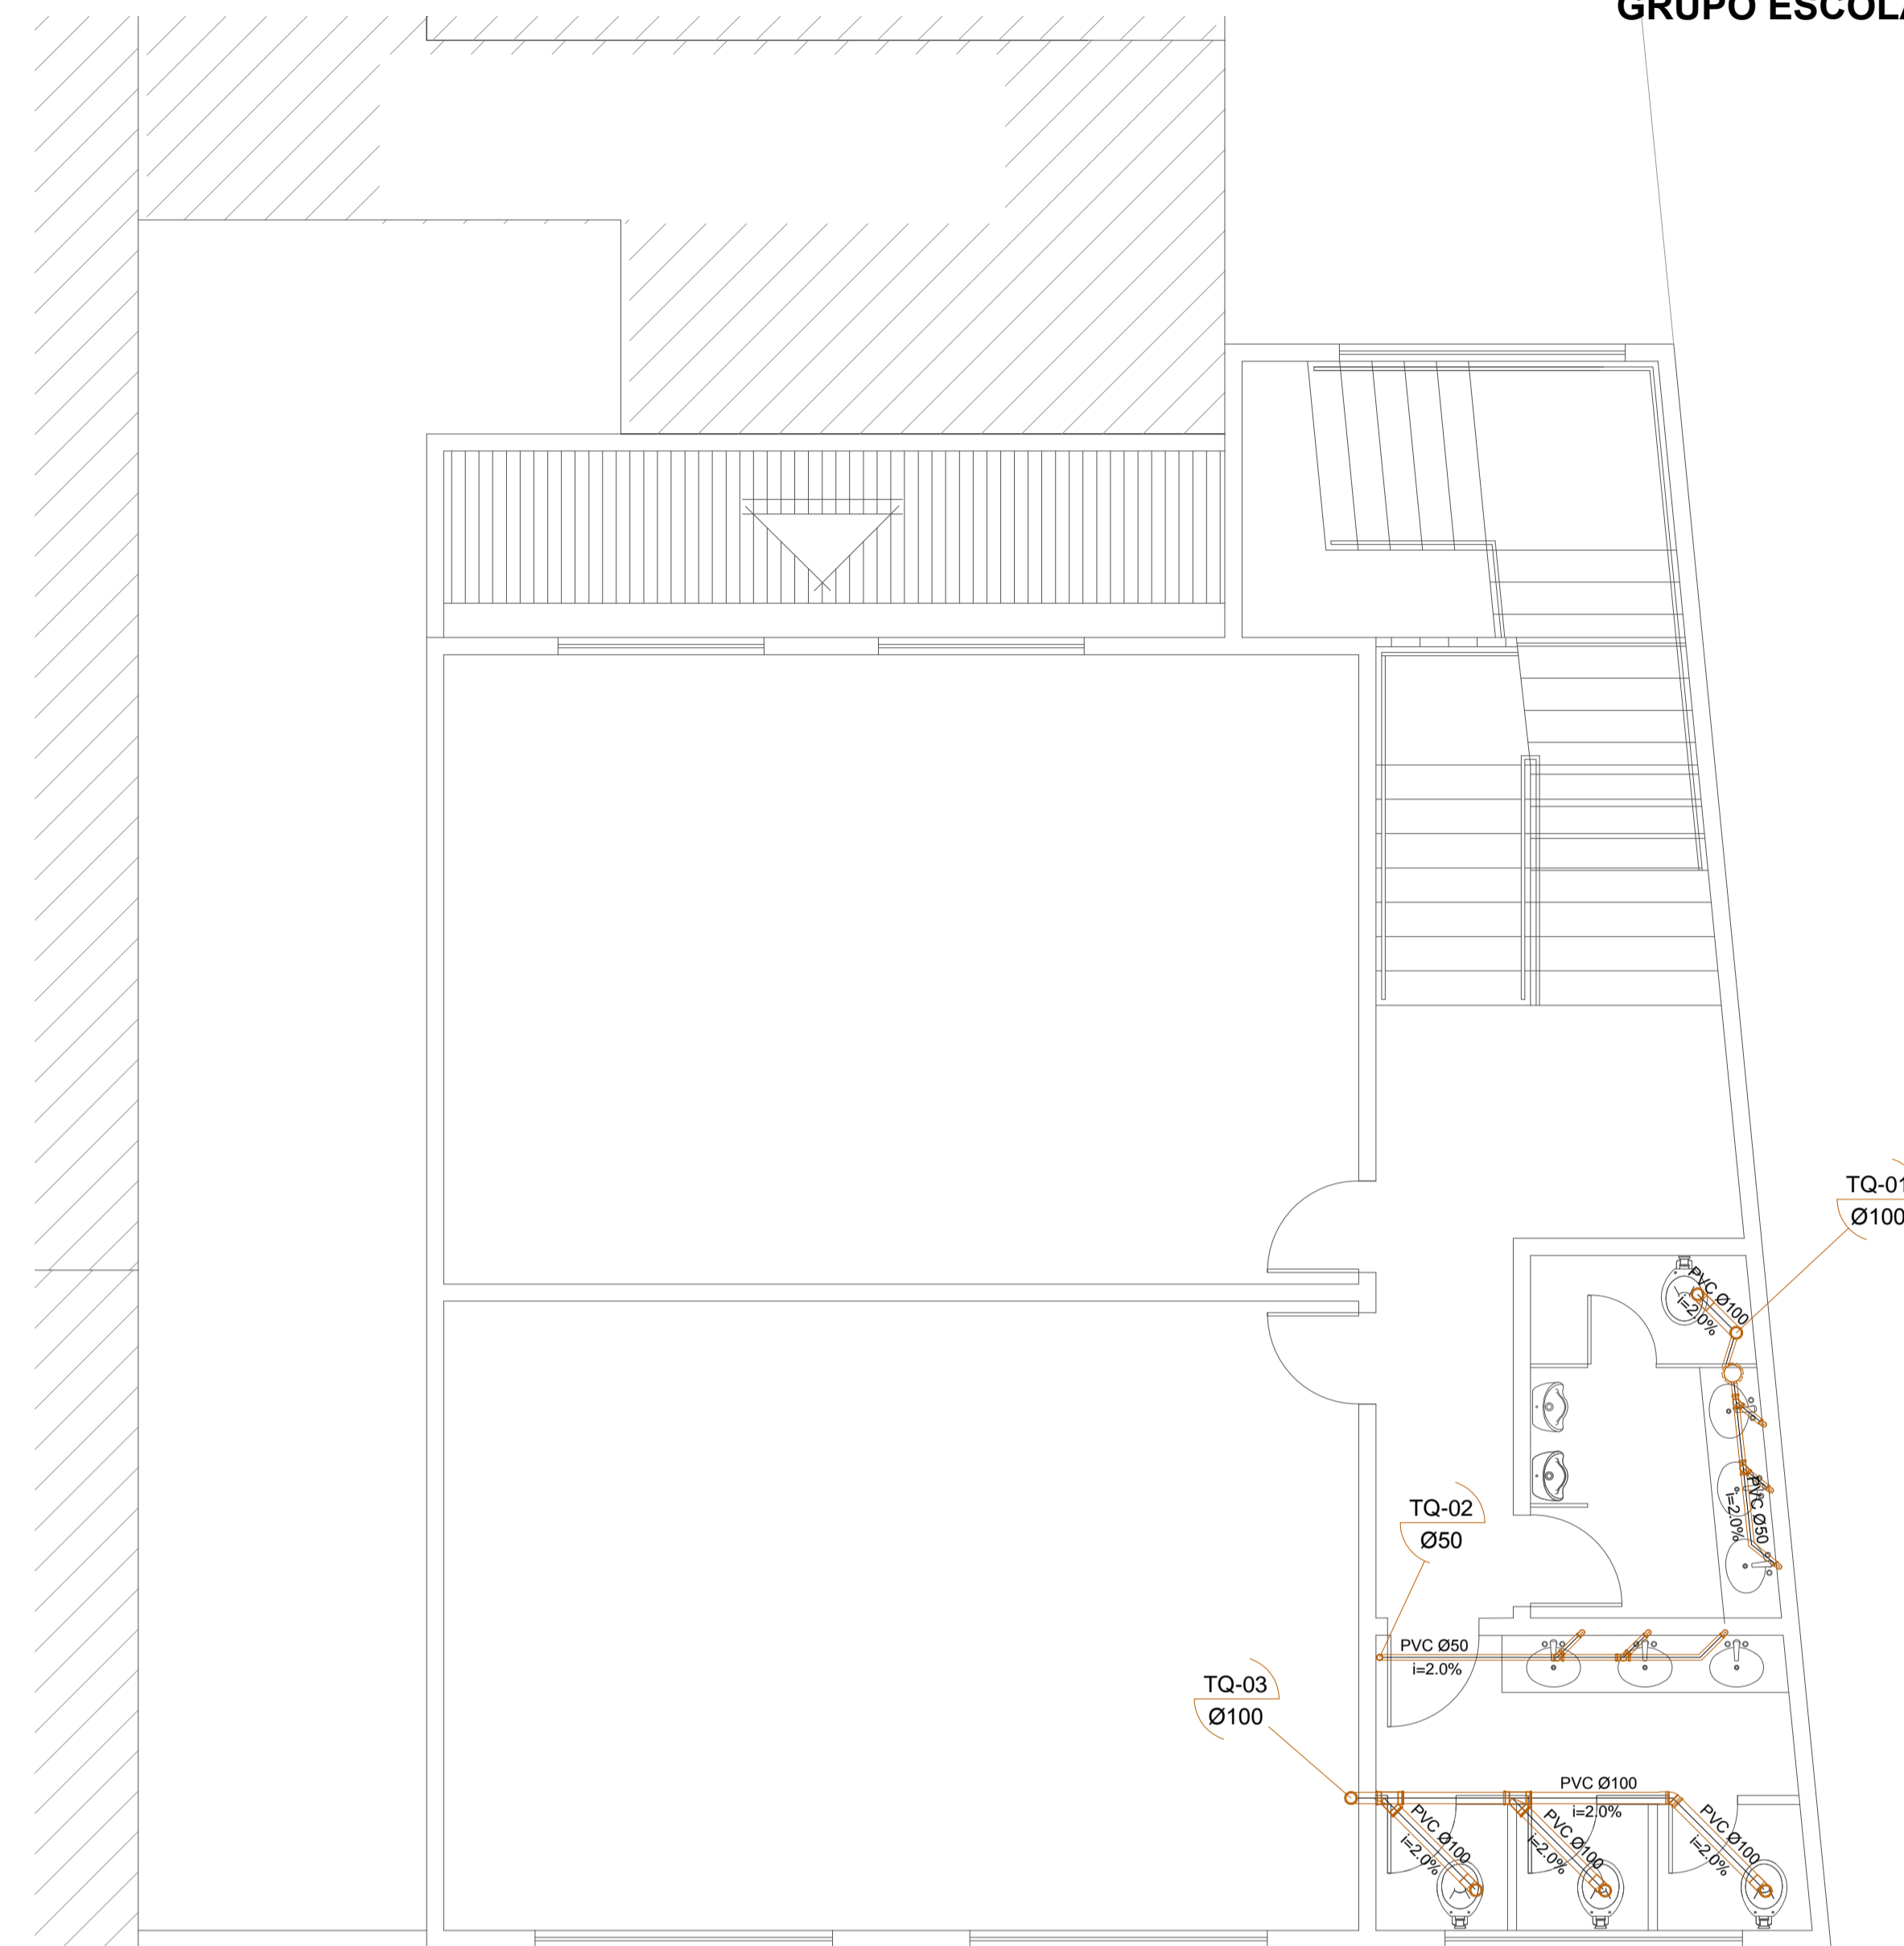


3.0 PLANTA BAIXA TERREO
ESCALA 1:50

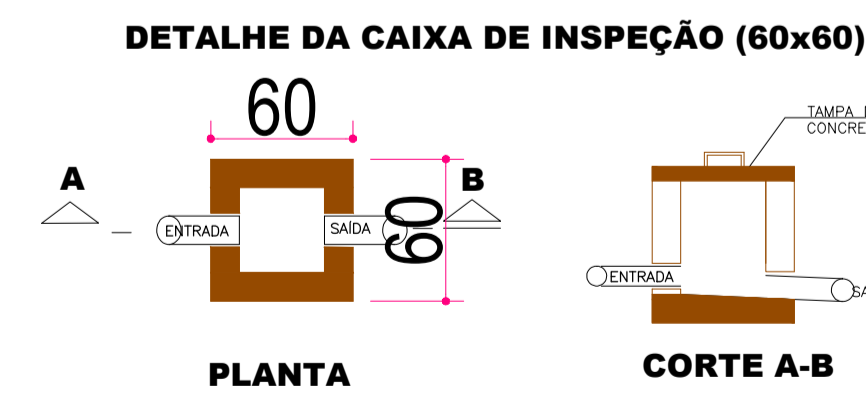

3.1 PLANTA BAIXA 1 PV.
ESCALA 1:50

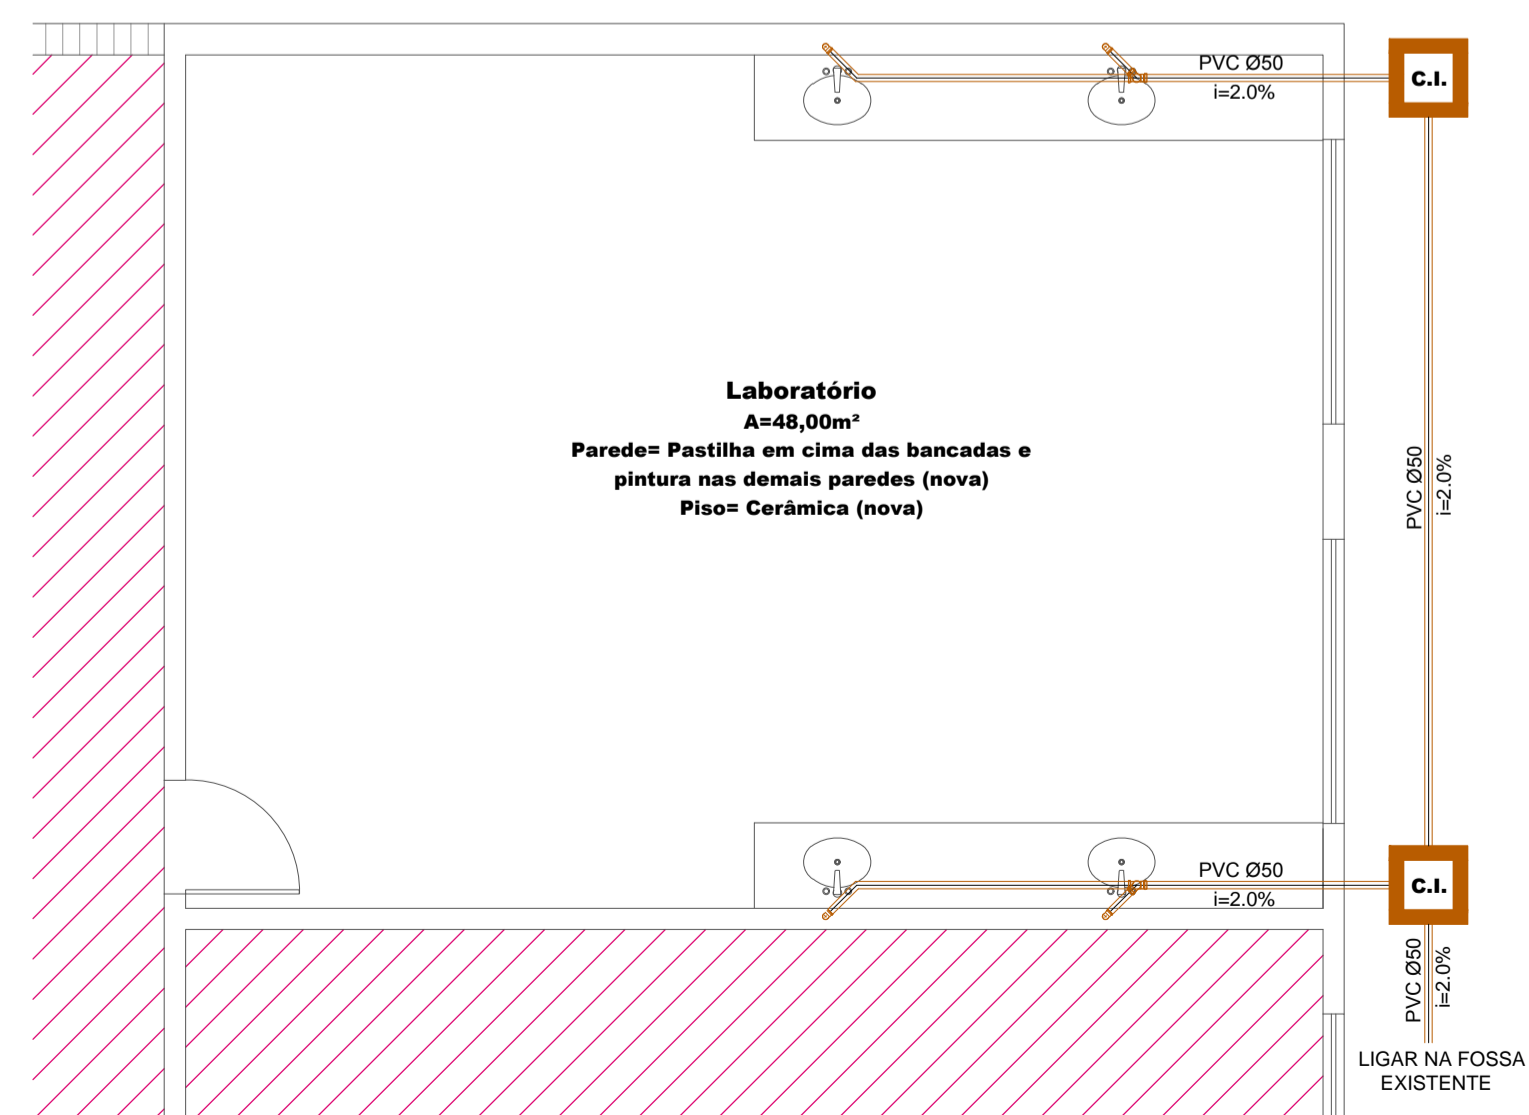

KAROLINE_CRESTANI

karolcrest@gmail.com

PROJETO_HIDROSSANITÁRIO

CONTEÚDO:
PLANTA_BAIXA_TERREO_SANITÁRIO
PLANTA_BAIXA_1_PV_SANITÁRIO
DETALHES_SANITÁRIO

RESPONSABILIDADE PROJETO:

PROPRIETÁRIO:

KAROLINE APARECIDA CRESTANI
ARQUITETA E URBANISTA
CAU 461466-1

PREFEITURA MUNICIPAL DE IRINEÓPOLIS

QUADRO DE ÁREAS	DATA:
	02/08/2022
	ESCALA: INDICADA
	ÁREA: 477,28M²
	DESENHO: KAROLINE
	PRANCHAS N.º:

OBSERVAÇÕES:
* CONFERIR AS MEDIDAS NO LOCAL.
* QUANTO QUISER AL TERMOSES DEVERÃO SER COMUNICADAS AOS AUTORES DO PROJETO.
* MEDIDAS EM CENTÍMETROS.

02
02