

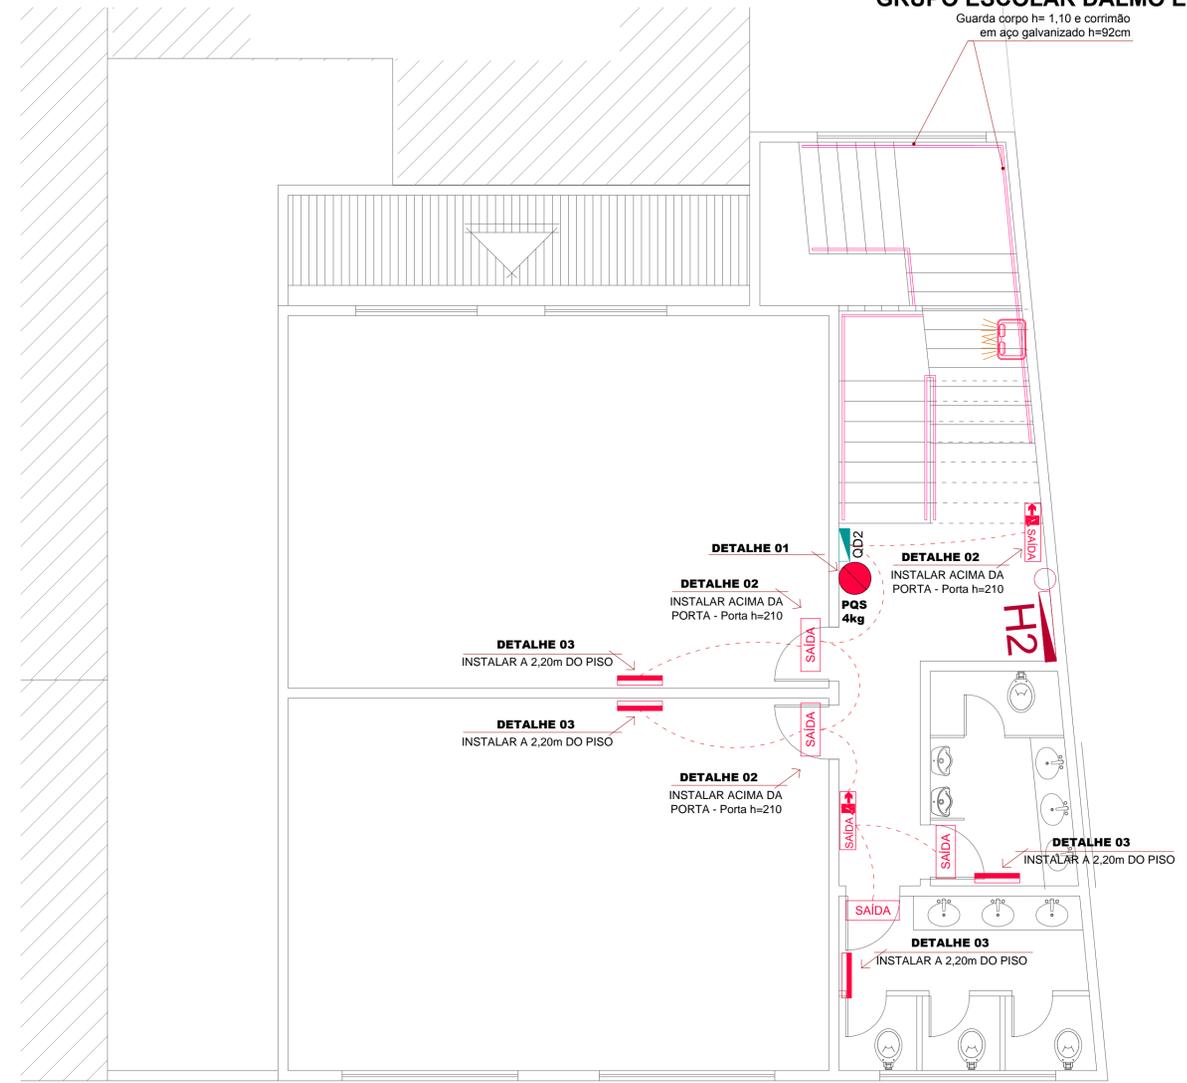


1.0 PLANTA BAIXA TERREO
ESCALA 1:50

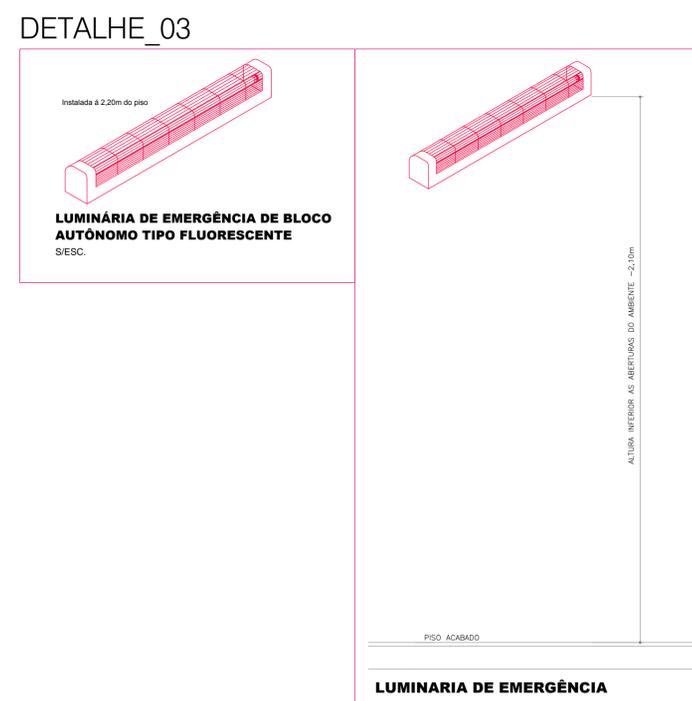

1.1 PLANTA BAIXA 1 PV.
ESCALA 1:50

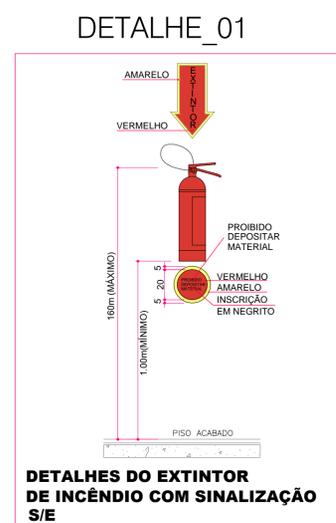

KAROLINE_CRESTANI
karolcrest@gmail.com

PROJETO_ELÉTRICO

CONTEÚDO: PLANTA BAIXA_1_PV, PLANTA BAIXA_2_PV, DETALHES

RESPONSABILIDADE PROJETO: PROPRIETÁRIO

KAROLINE APARECIDA CRESTANI - PREFEITURA MUNICIPAL DE IRINEÓPOLIS
ARQUITETA E URBANISTA - CAU 140468-1

QUADRO DE ÁREAS	DATA: 02/08/2022
	ESCALA: INDICADA
	ÁREA: 477,28M²
	DESENHO: KAROLINE
	FRANQUIA N.º:

OBSERVAÇÕES:
 * CONFERIR AS MEDIDAS NO LOCAL.
 * QUANDO QUER ALTERAÇÕES DEVERÃO SER COMUNICADAS AOS AUTORES DO PROJETO.
 * MEDIDAS EM CENTÍMETROS.

02
03