


1.2 PLANTA BAIXA 2 PV.  
ESCALA 1:50

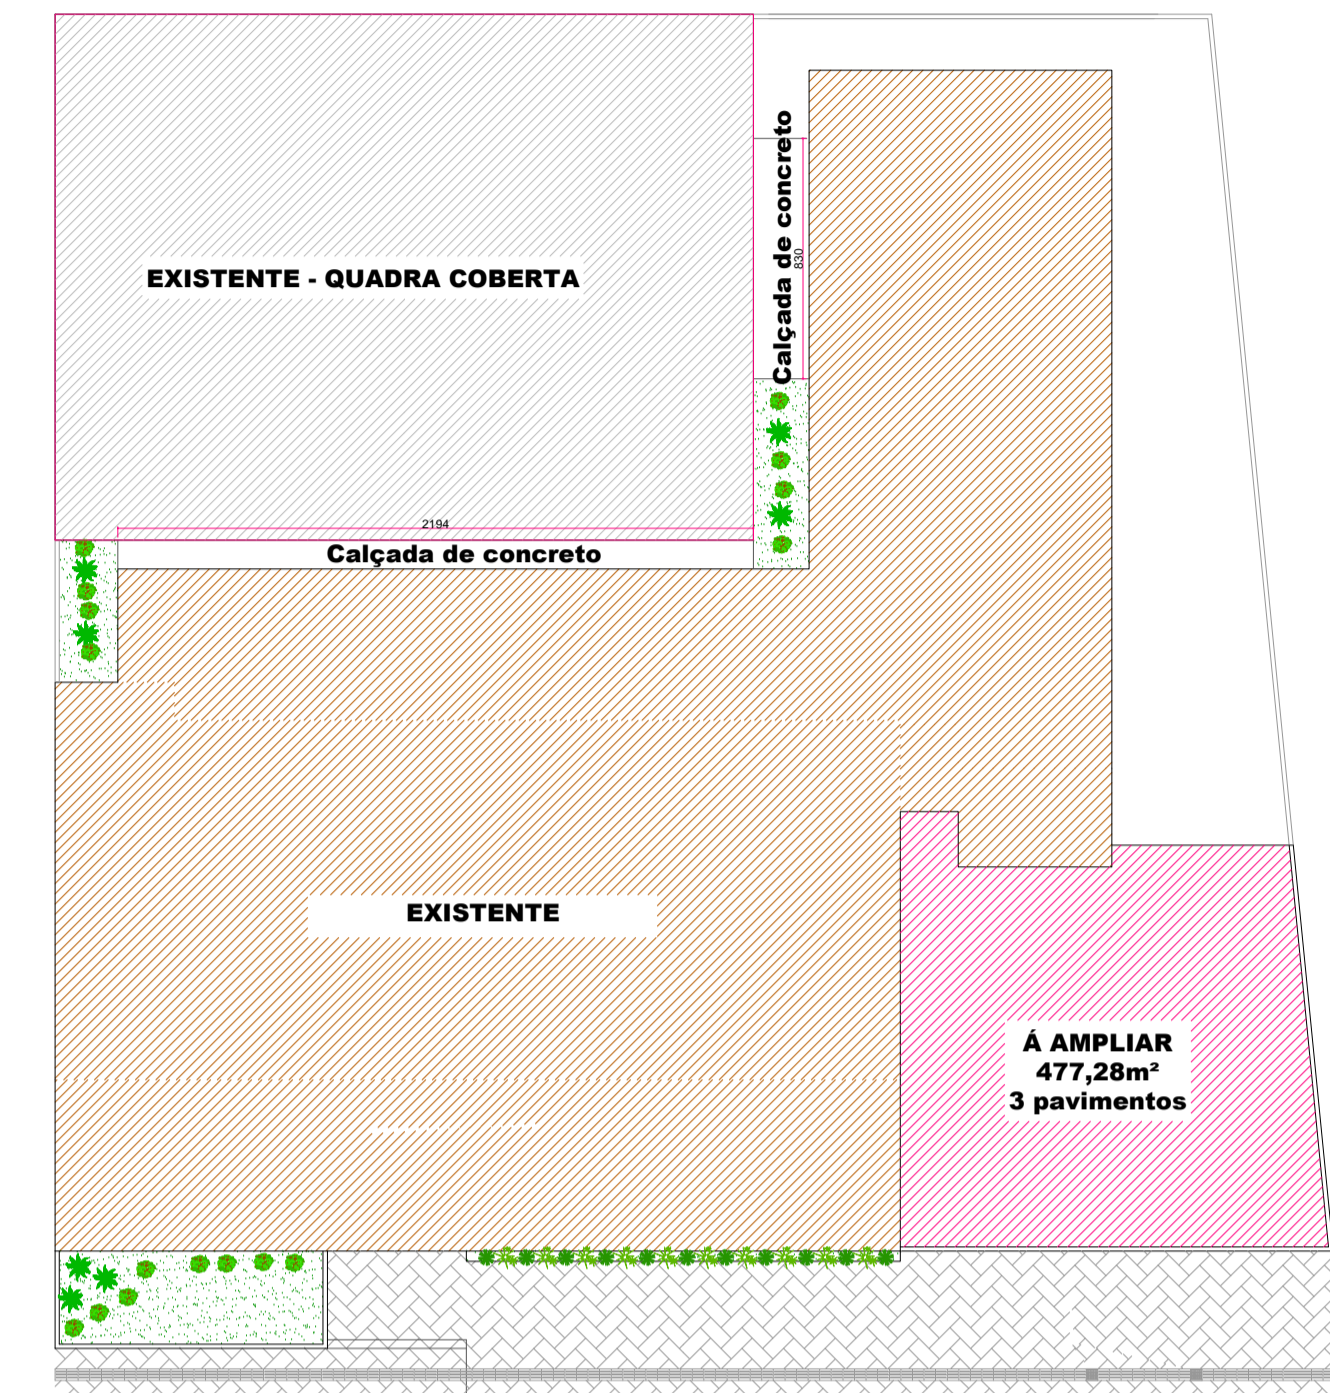


1.0 IMPLANTAÇÃO  
ESCALA 1:250


DETALHE\_04



DETALHE\_05

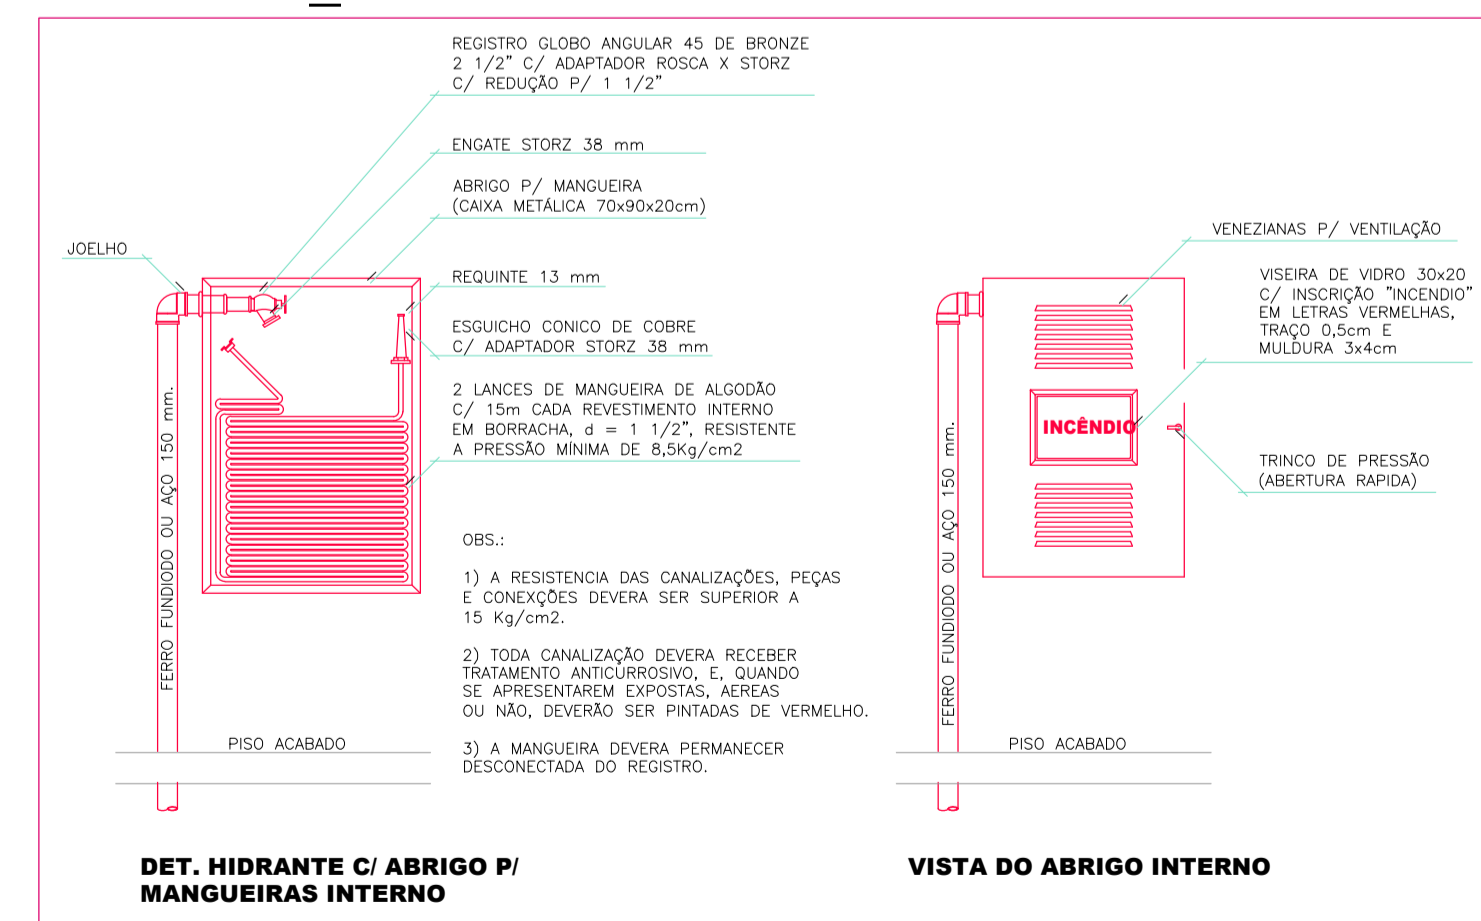

LOCALIZAÇÃO  
ESCALA:1/1000

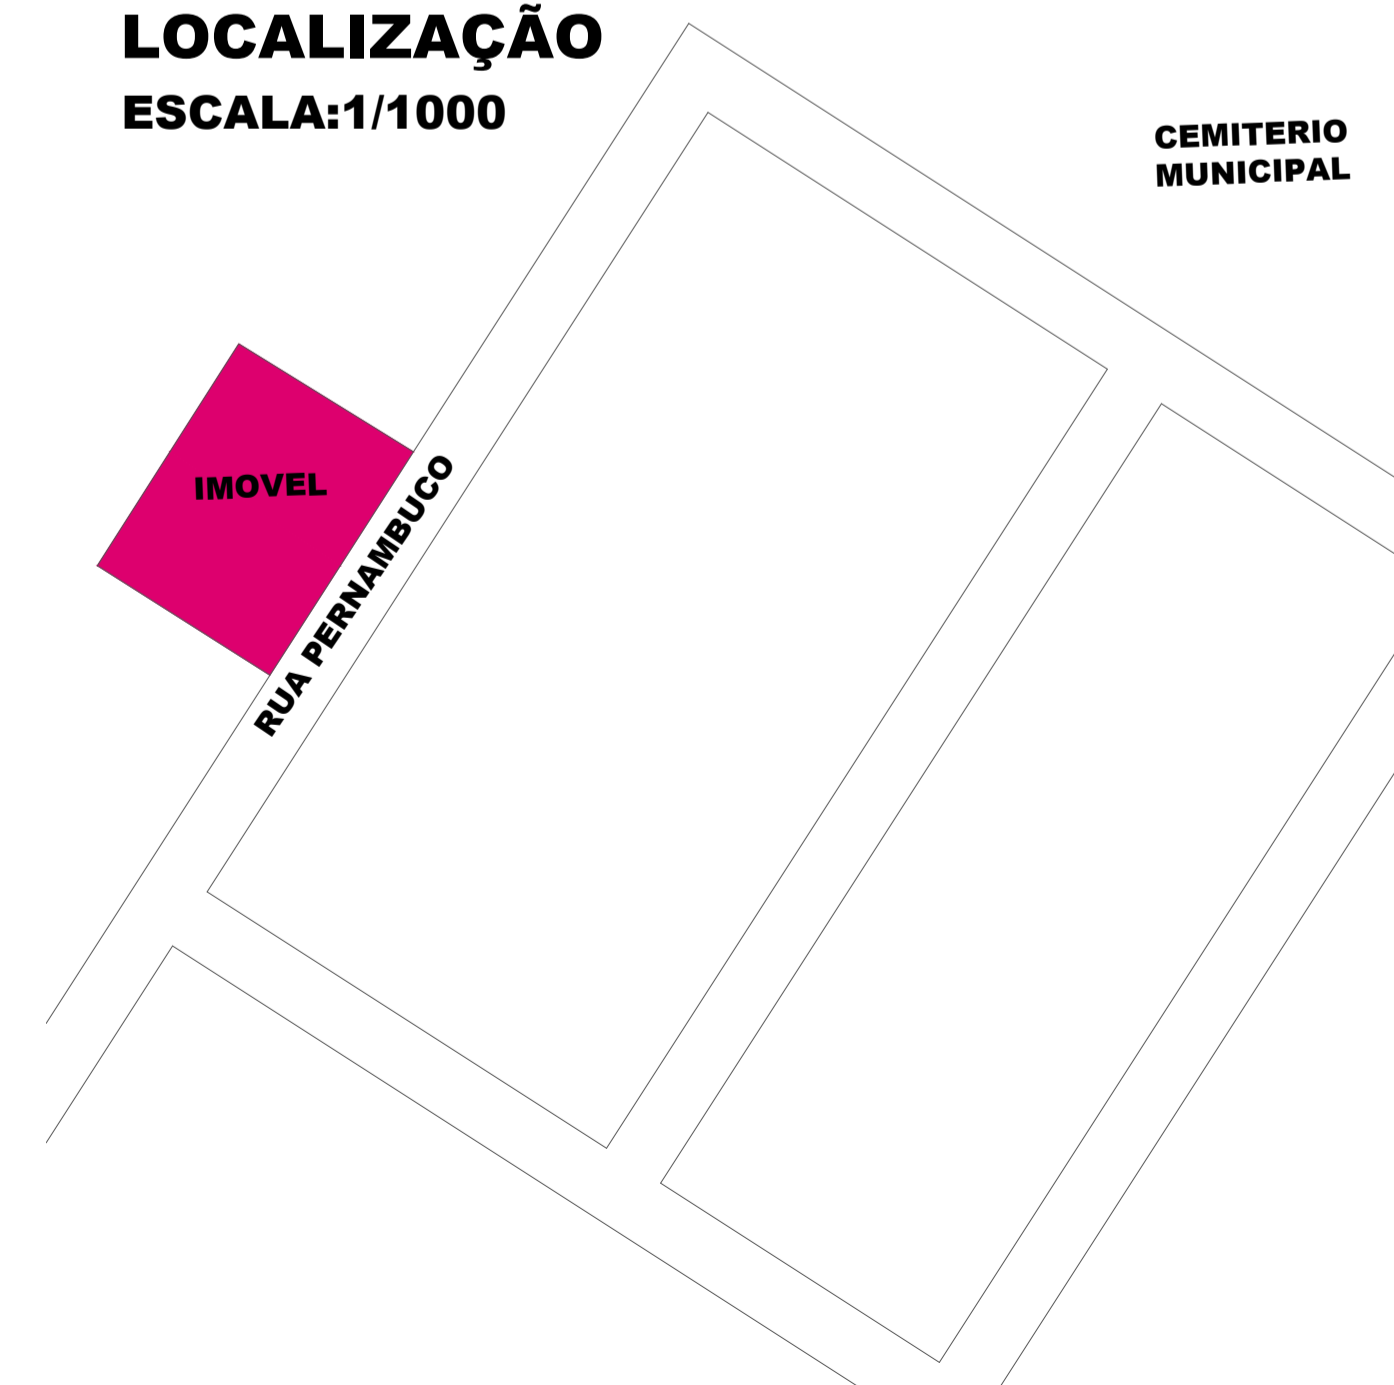

KAROLINE\_CRESTANI

karolcrest@gmail.com

PROJETO\_ELÉTRICO

CONTEÚDO:  
PLANTA BAIXA\_1\_PV,  
PLANTA BAIXA\_2\_PV,  
DETALHES

RESPONSABILIDADE PROJETO:

PROPRIETÁRIO:

KAROLINE APARECIDA CRESTANI  
ARQUITETA E URBANISTA  
CAU 140469-1

PREFEITURA MUNICIPAL DE IRINEÓPOLIS

QUADRO DE ÁREAS	DATA:	02/08/2022
	ESCALA:	INDICADA
	ÁREA:	477,28M²
	DESENHO:	KAROLINE
OBSERVAÇÕES	FRANQUIA Nº:	
	* CONFIRMAR AS MEDIDAS NO LOCAL. * QUANDO QUER ALTERAÇÕES DEVERÃO SER COMUNICADAS AOS AUTORES DO PROJETO. * MEDIDAS EM CENTÍMETROS.	

03  
03